


Сельское

Инв. № подл.

Подп. и дата

Взам. инв. №

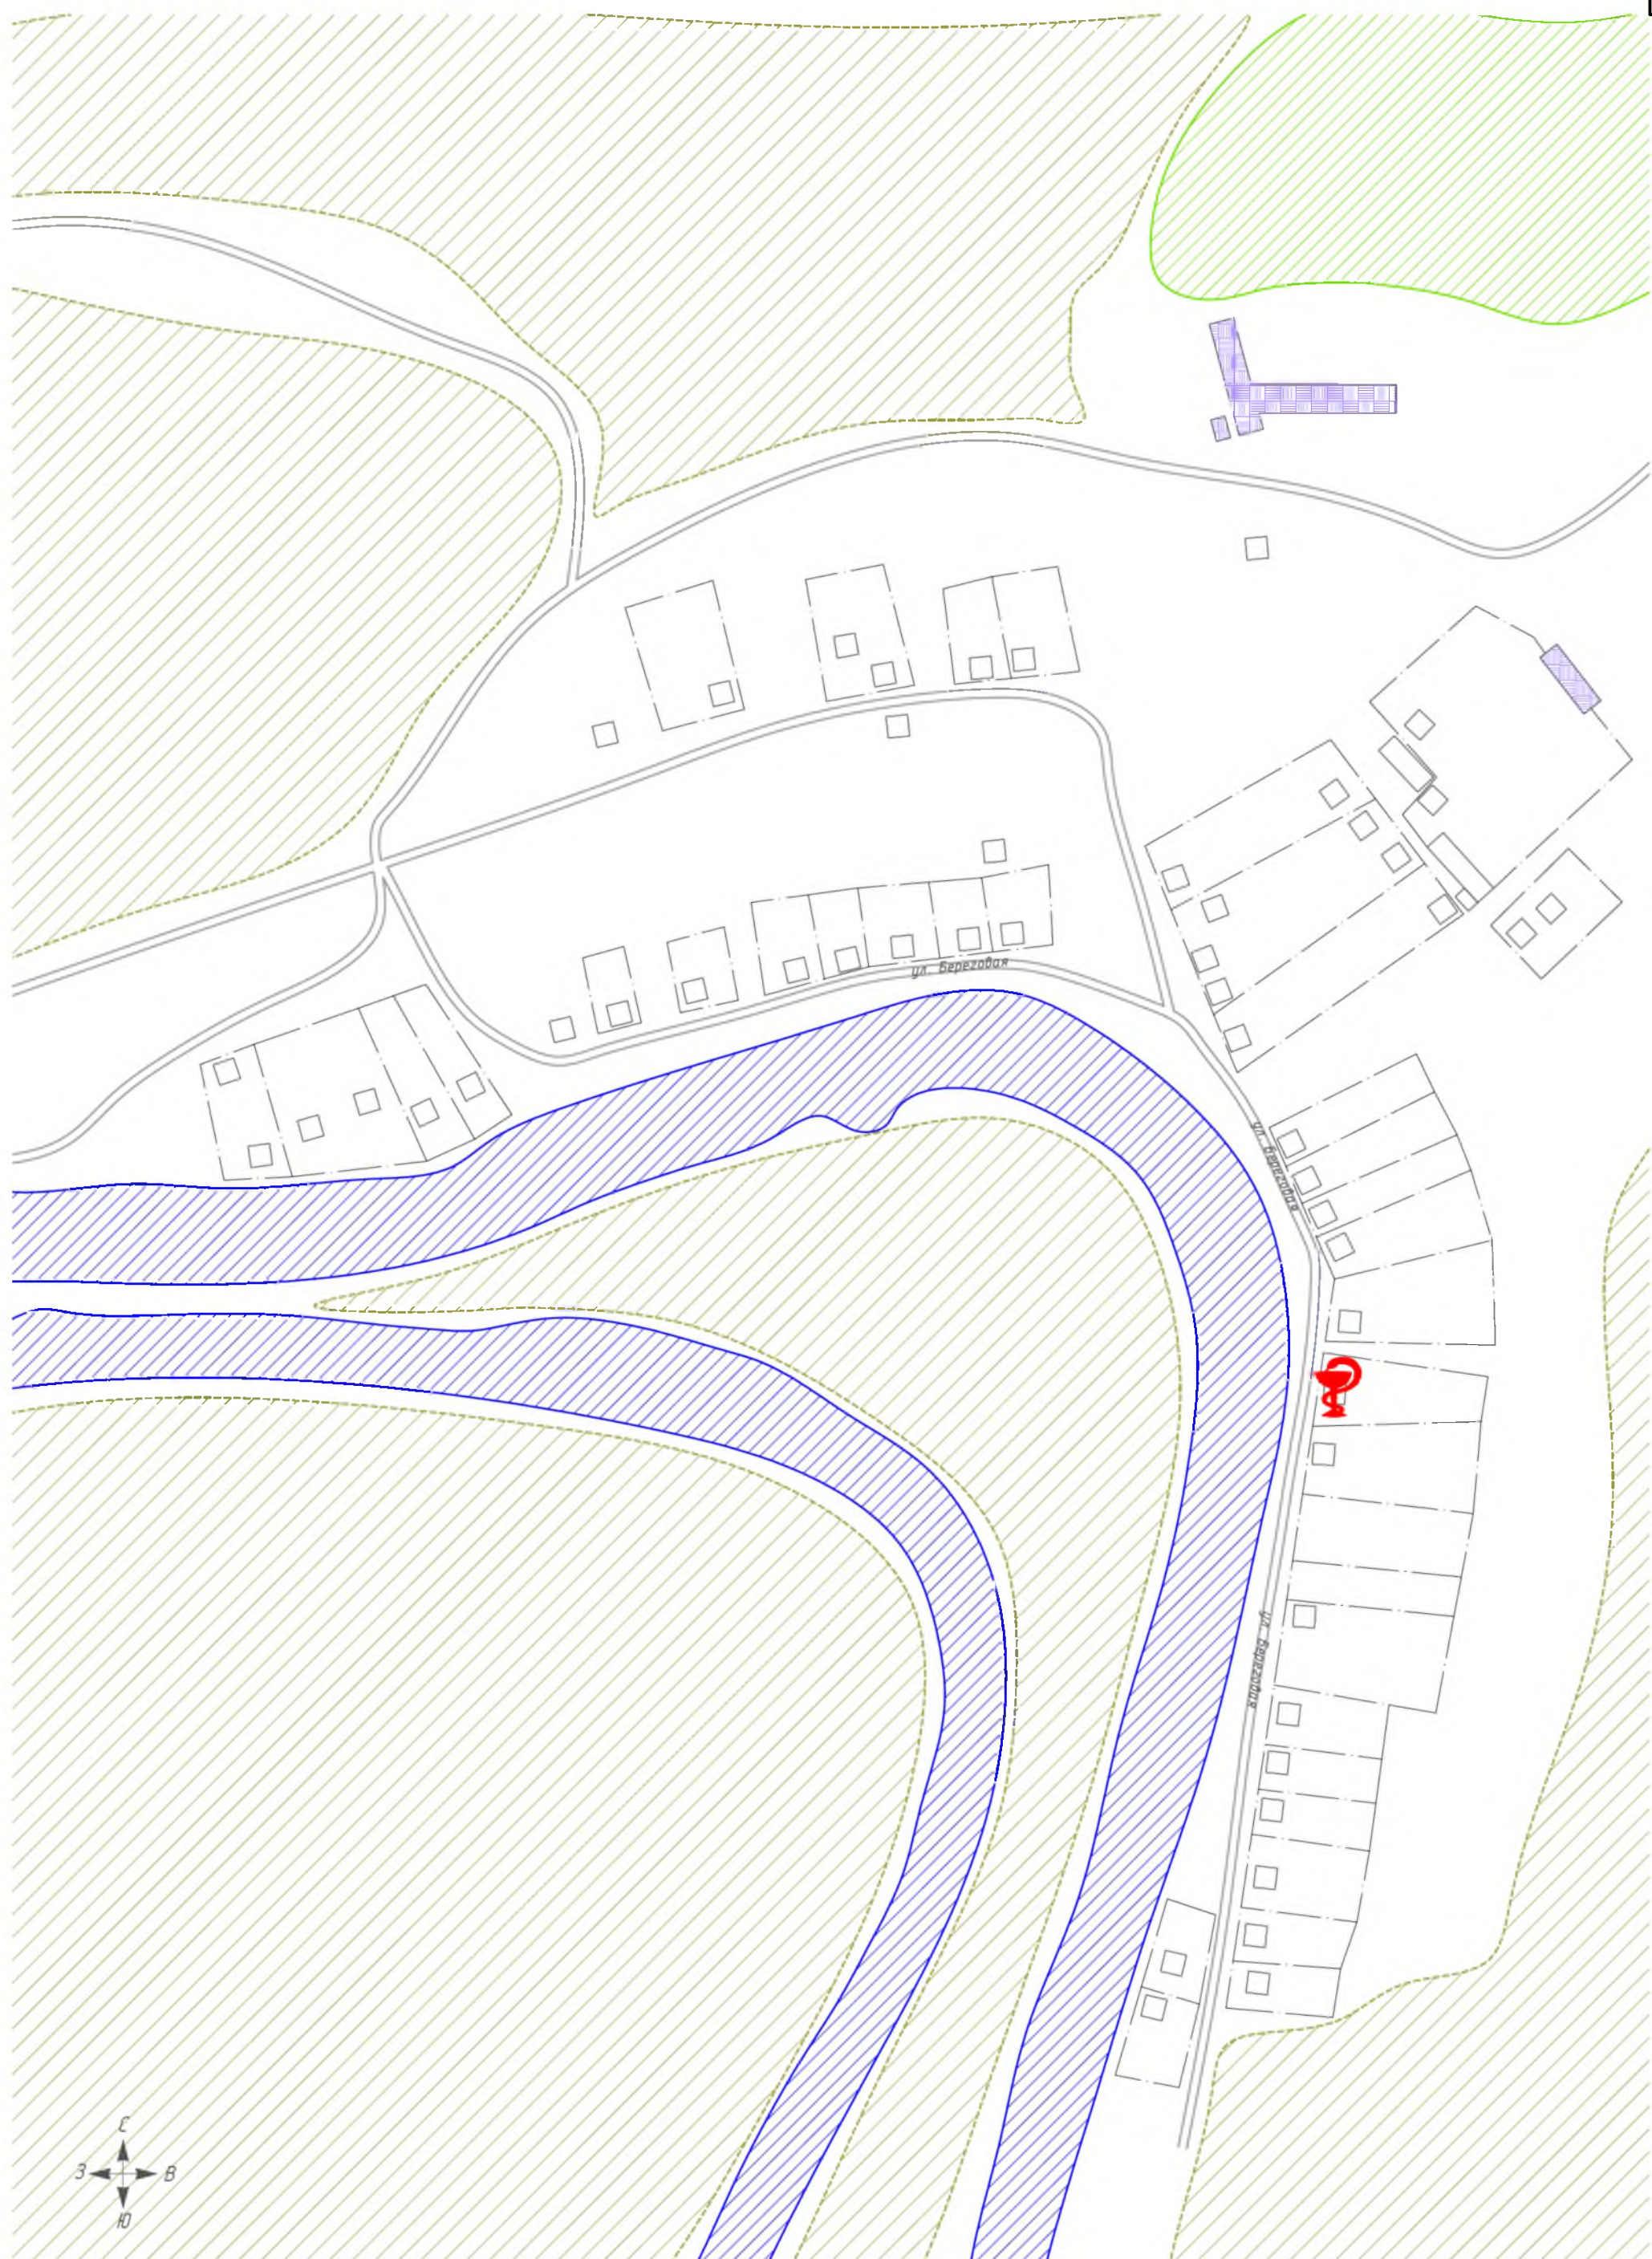

Условные обозначения

- |                                  |   |
|----------------------------------|---|
| — существующий водопровод, чугун | — водоем  |
| — существующий водопровод, ПВХ   | — лес   |
| — существующий водопровод, сталь | — сельскохозяйственные и промышленные предприятия |
| - - - бесхозный водопровод       | — кладбище  |
| ● пожарный гидрант               | — памятник культуры                               |
| ○ водопроводная колонка          | — религиозное учреждение                          |
| ○ водопроводный колодец          | □ жилой дом                                       |
| ● водонапорная башня             |   |
| ⊗ скважина                       |   |
| ⊗ ВОС станция водоочистки        |   |

Схема расположения листов



						№ 2/ЕП/2019			
						Схема водоснабжения и водоотведения			
Изм.	Кол. уч.	Лист	№ док.	Подп./	Дата	д. Малиново	Стадия	Лист	Листов
Разраб.	Володин А.В.				15.08.19				
Пров.	Кутейко В.В.				15.08.19			1	1
Т. Контр.	Вьюхов Р.С.				15.08.19				
Н. контр.	Харьков Д.Б.				15.08.19	Масштаб 1:2500		ХАРЬКОВ ПРОЕКТИРОВАНИЕ	
Читв.	Харьков Д.Б.								





Условные обозначения

- |                                  |   |
|----------------------------------|---|
| — существующий водопровод, чугун | ■ водоем  |
| — существующий водопровод, ПВХ   | ■ лес   |
| — существующий водопровод, сталь | ■ сельскохозяйственные и промышленные предприятия |
| - - - бесхозный водопровод       | ■ кладбище  |
| ⊙ пожарный гидрант               | ⊙ памятник культуры                               |
| ⊙ водопроводная колонка          | ⊙ религиозное учреждение                          |
| ⊙ водопроводный колодец          | □ жилой дом                                       |
| ● водонапорная башня             |   |
| ⊗ скважина                       |   |
| ВОС станция водоочистки          |   |

Схема расположения листов



						№ 2/ЕП/2019			
						Схема водоснабжения и водоотведения			
Изм.	Кол. у	Лист	№ док.	Подп.	Дата				
Разраб.		Володин А.В.			15.08.15	п. Ивушка	Стадия	Лист	Листов
Проб.		Кутейко В.В.			15.08.15			1	1
Г. Контр.		Вьюхов Р.С.			15.08.15				
И. контр.		Харьков Д.Б.			15.08.15	Масштаб 1:2500		ХАРЬКОВ ПРОЕКТИРОВАНИЕ	
Итв.		Караванов О.В.							



Содержание

Изм.	№ подл.	Взам. инв. №
Подп. и дата		
Инв. № подл.		



- Условные обозначения**
- |                                  |   |
|----------------------------------|---|
| — существующий водопровод, чугун | водоем  |
| — существующий водопровод, ПВХ   | лес   |
| — существующий водопровод, сталь | сельскохозяйственные и промышленные предприятия |
| - - - бесхозный водопровод       | кладбище  |
| — пожарный гидрант               | памятник культуры                               |
| — водопроводная колонка          | религиозное учреждение                          |
| — водопроводный колодец          | жилой дом                                       |
| — водонапорная дашня             |   |
| — скважина                       |   |
| — ВОС (станция водоочистки)      |   |

Схема расположения листов



№ 2/ЕП/2019					
Схема водоснабжения и водоотведения					
Изм.	Кол. ч.	Лист	№ док.	Подп.	Дата
Разраб.					15.08.19
Проб.					15.08.19
Т. Контр.					15.08.19
Н. контр.					15.08.19
Чтв.					15.08.19
п. Комсомольский					
Масштаб 1:2500					
ХАРЬКОВ ПРОЕКТИРОВАНИЕ					
Формат А2					