

Условные обозначения

- существующий водопровод, чугун

существующий водопровод, ПВХ

существующий водопровод, сталь

бесшовный водопровод

пожарный гидрант

водопроводная колонка

водопроводный колодец

водонапорная башня

скважина

станция водоочистки
- водоем

лес

сельскохозяйственные и промышленные предприятия


кладбище


памятник культуры


религиозное учреждение

жилой дом

Схема расположения листов

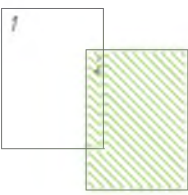


						№ 2/ЕП/2019			
						Схема водоснабжения и водоотведения			
Изм.	Кол. ч.	Лист	№ док.	Подп.	Дата	д. Михайловка	Этадия	Лист	Листов
Разраб.	Володин А.В.				15.08.19				
Проб.	Кутейко В.В.				15.08.19			2	2
Т. Контр.	Вьюхов Р.С.				15.08.19	Масштаб 1:2500	 ХАРЬКОВ ПРОЕКТИРОВАНИЕ		
Н. контр.	Харьков Д.Б.				15.08.19				
Итв.	Караваев О.В.								

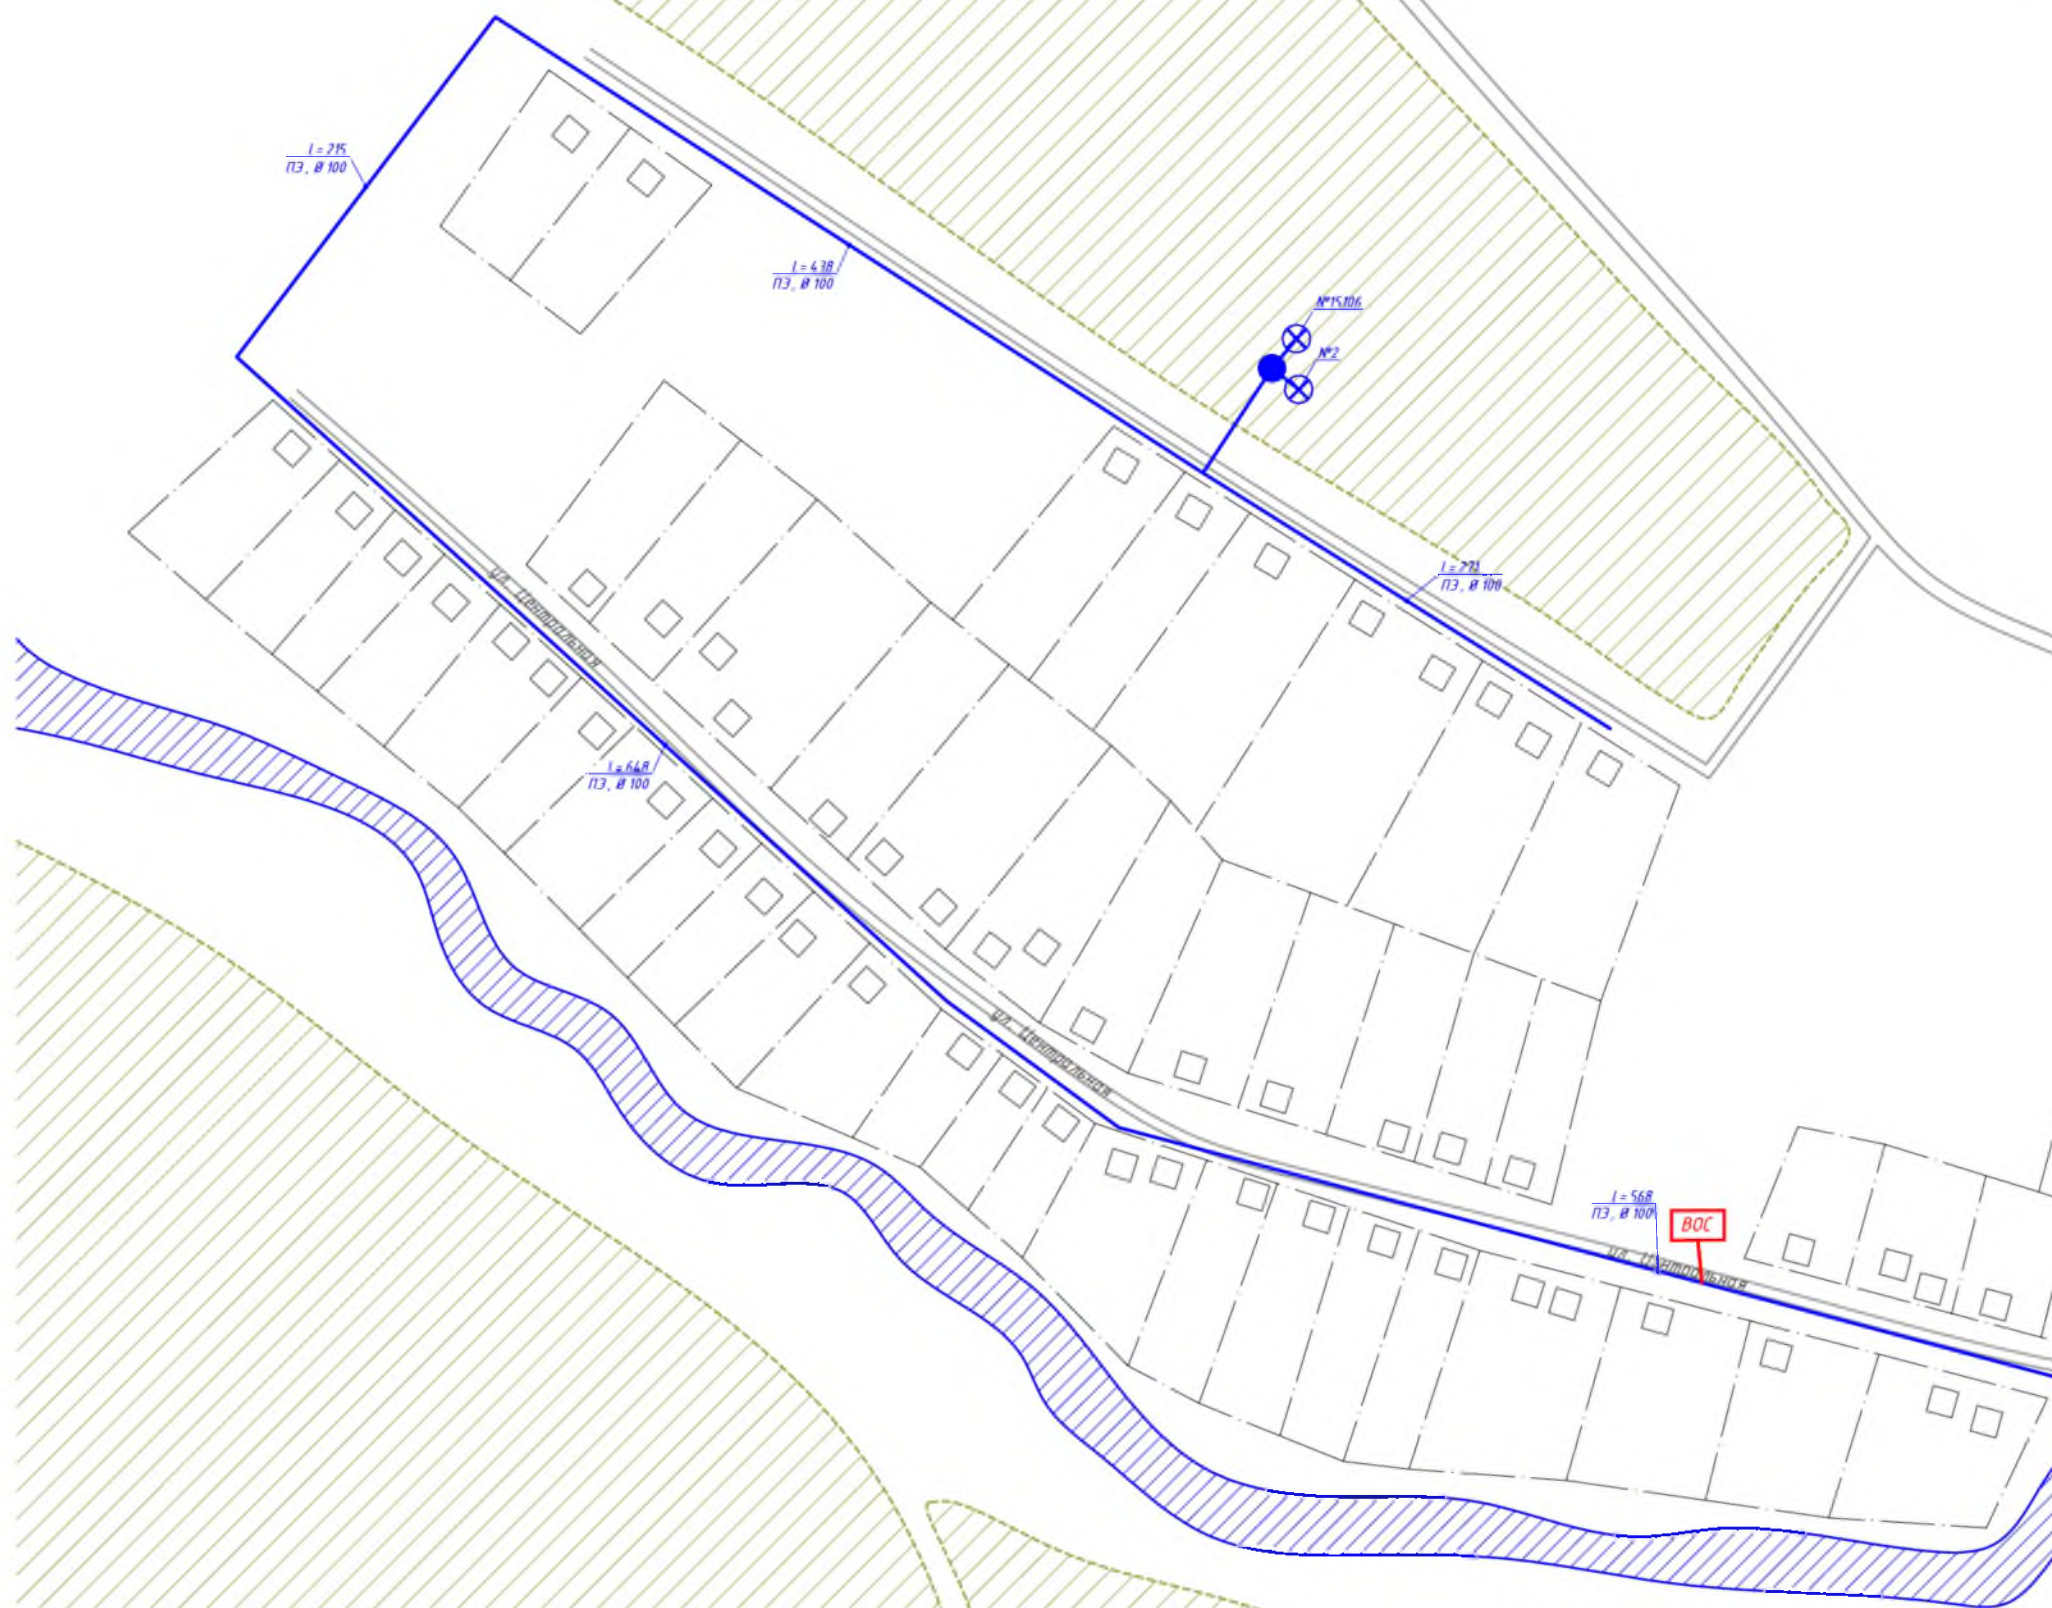


Условные обозначения

- | | | | |
|---|--------------------------------|---|---|
|  | существующий водопровод, чугун |  | водоём |
|  | существующий водопровод, ПВХ |  | лес |
|  | существующий водопровод, сталь |  | сельскохозяйственные и промышленные предприятия |
|  | дескозный водопровод |  | кладбище |
|  | пожарный гидрант |  | памятник культуры |
|  | водопроводная колонка |  | религиозное учреждение |
|  | водопроводный колодец |  | жилой дом |
|  | водонапорная башня | | |
|  | скважина | | |
|  | станция водочистки | | |

Схема расположения листов

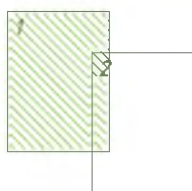

						№ 2/ЕП/2019			
						Схема водоснабжения и водоотведения			
Изм.	Кол. уч.	Лист	№ док	Подп.	Дата	д. Михайловка	Листов	Лист	Листов
Разраб.					15.08.19				
Пров.					15.08.19			1	2
Г. Контр.					15.08.19				
Н. контр.					15.08.19	Масштаб 1:2500		ХАРЬКОВ ПРОЕКТИРОВАНИЕ	
Чтл									



Условные обозначения

- | | |
|----------------------------------|---|
| — существующий водопровод, чугун | водоем |
| — существующий водопровод, ПВХ | лес |
| — существующий водопровод, сталь | сельскохозяйственные и промышленные предприятия |
| - - - бесхозный водопровод | кладбище |
| — пожарный гидрант | памятник культуры |
| — водопроводная колонка | религиозное учреждение |
| — водопроводный колодец | жилой дом |
| ● водонапорная башня | |
| ⊗ скважина | |
| ВОС станция водоочистки | |

Схема расположения листов



№ 2/ЕП/2019

Схема водоснабжения и водоотведения

Изм.	Кол. ч.	Лист	№ док.	Подп.	Дата
Разраб.					
Проб.					
И. Контр.					
И. контр.					
Итв.					

д. Николаевка

Масштаб 1:2500

Стадия	Лист	Листов
	1	1



Формат А2