

Согласовано

Взам. инв. №
Подп. и дата
Инв. № подл.




Условные обозначения

- | | | | |
|--|--------------------------------|--|---|
| | существующий водопровод, чугун | | перспективный водопровод |
| | существующий водопровод, ПВХ | | перспективная водоочистная станция |
| | существующий водопровод, сталь | | перспективная насосная станция |
| | пожарный гидрант | | водоем |
| | водопроводная колонка | | лес |
| | водопроводный колодец | | сельскохозяйственные и промышленные предприятия |
| | водонапорная башня | | жилой дом |
| | скважина | | |
| | насосная станция | | |
| | кладбище | | |

Схема расположения листов



						№ 2/ЕП/2019			
						Схема водоснабжения и водоотведения			
Изм.	Кол. уч.	Лист	№ док.	Подп.	Дата	д. Старогребенщикуво	Стадия	Лист	Листов
Разраб.	Володин А.В.				15.08.15				
Пров.	Кутейко В.В.				15.08.15			1	1
Г. Контр.	Вьюхов Р.С.				15.08.15				
Н. контр.	Харьков Д.Б.				15.08.15				
Масштаб 1:2500							ХАРЬКОВ ПРОЕКТИРОВАНИЕ		

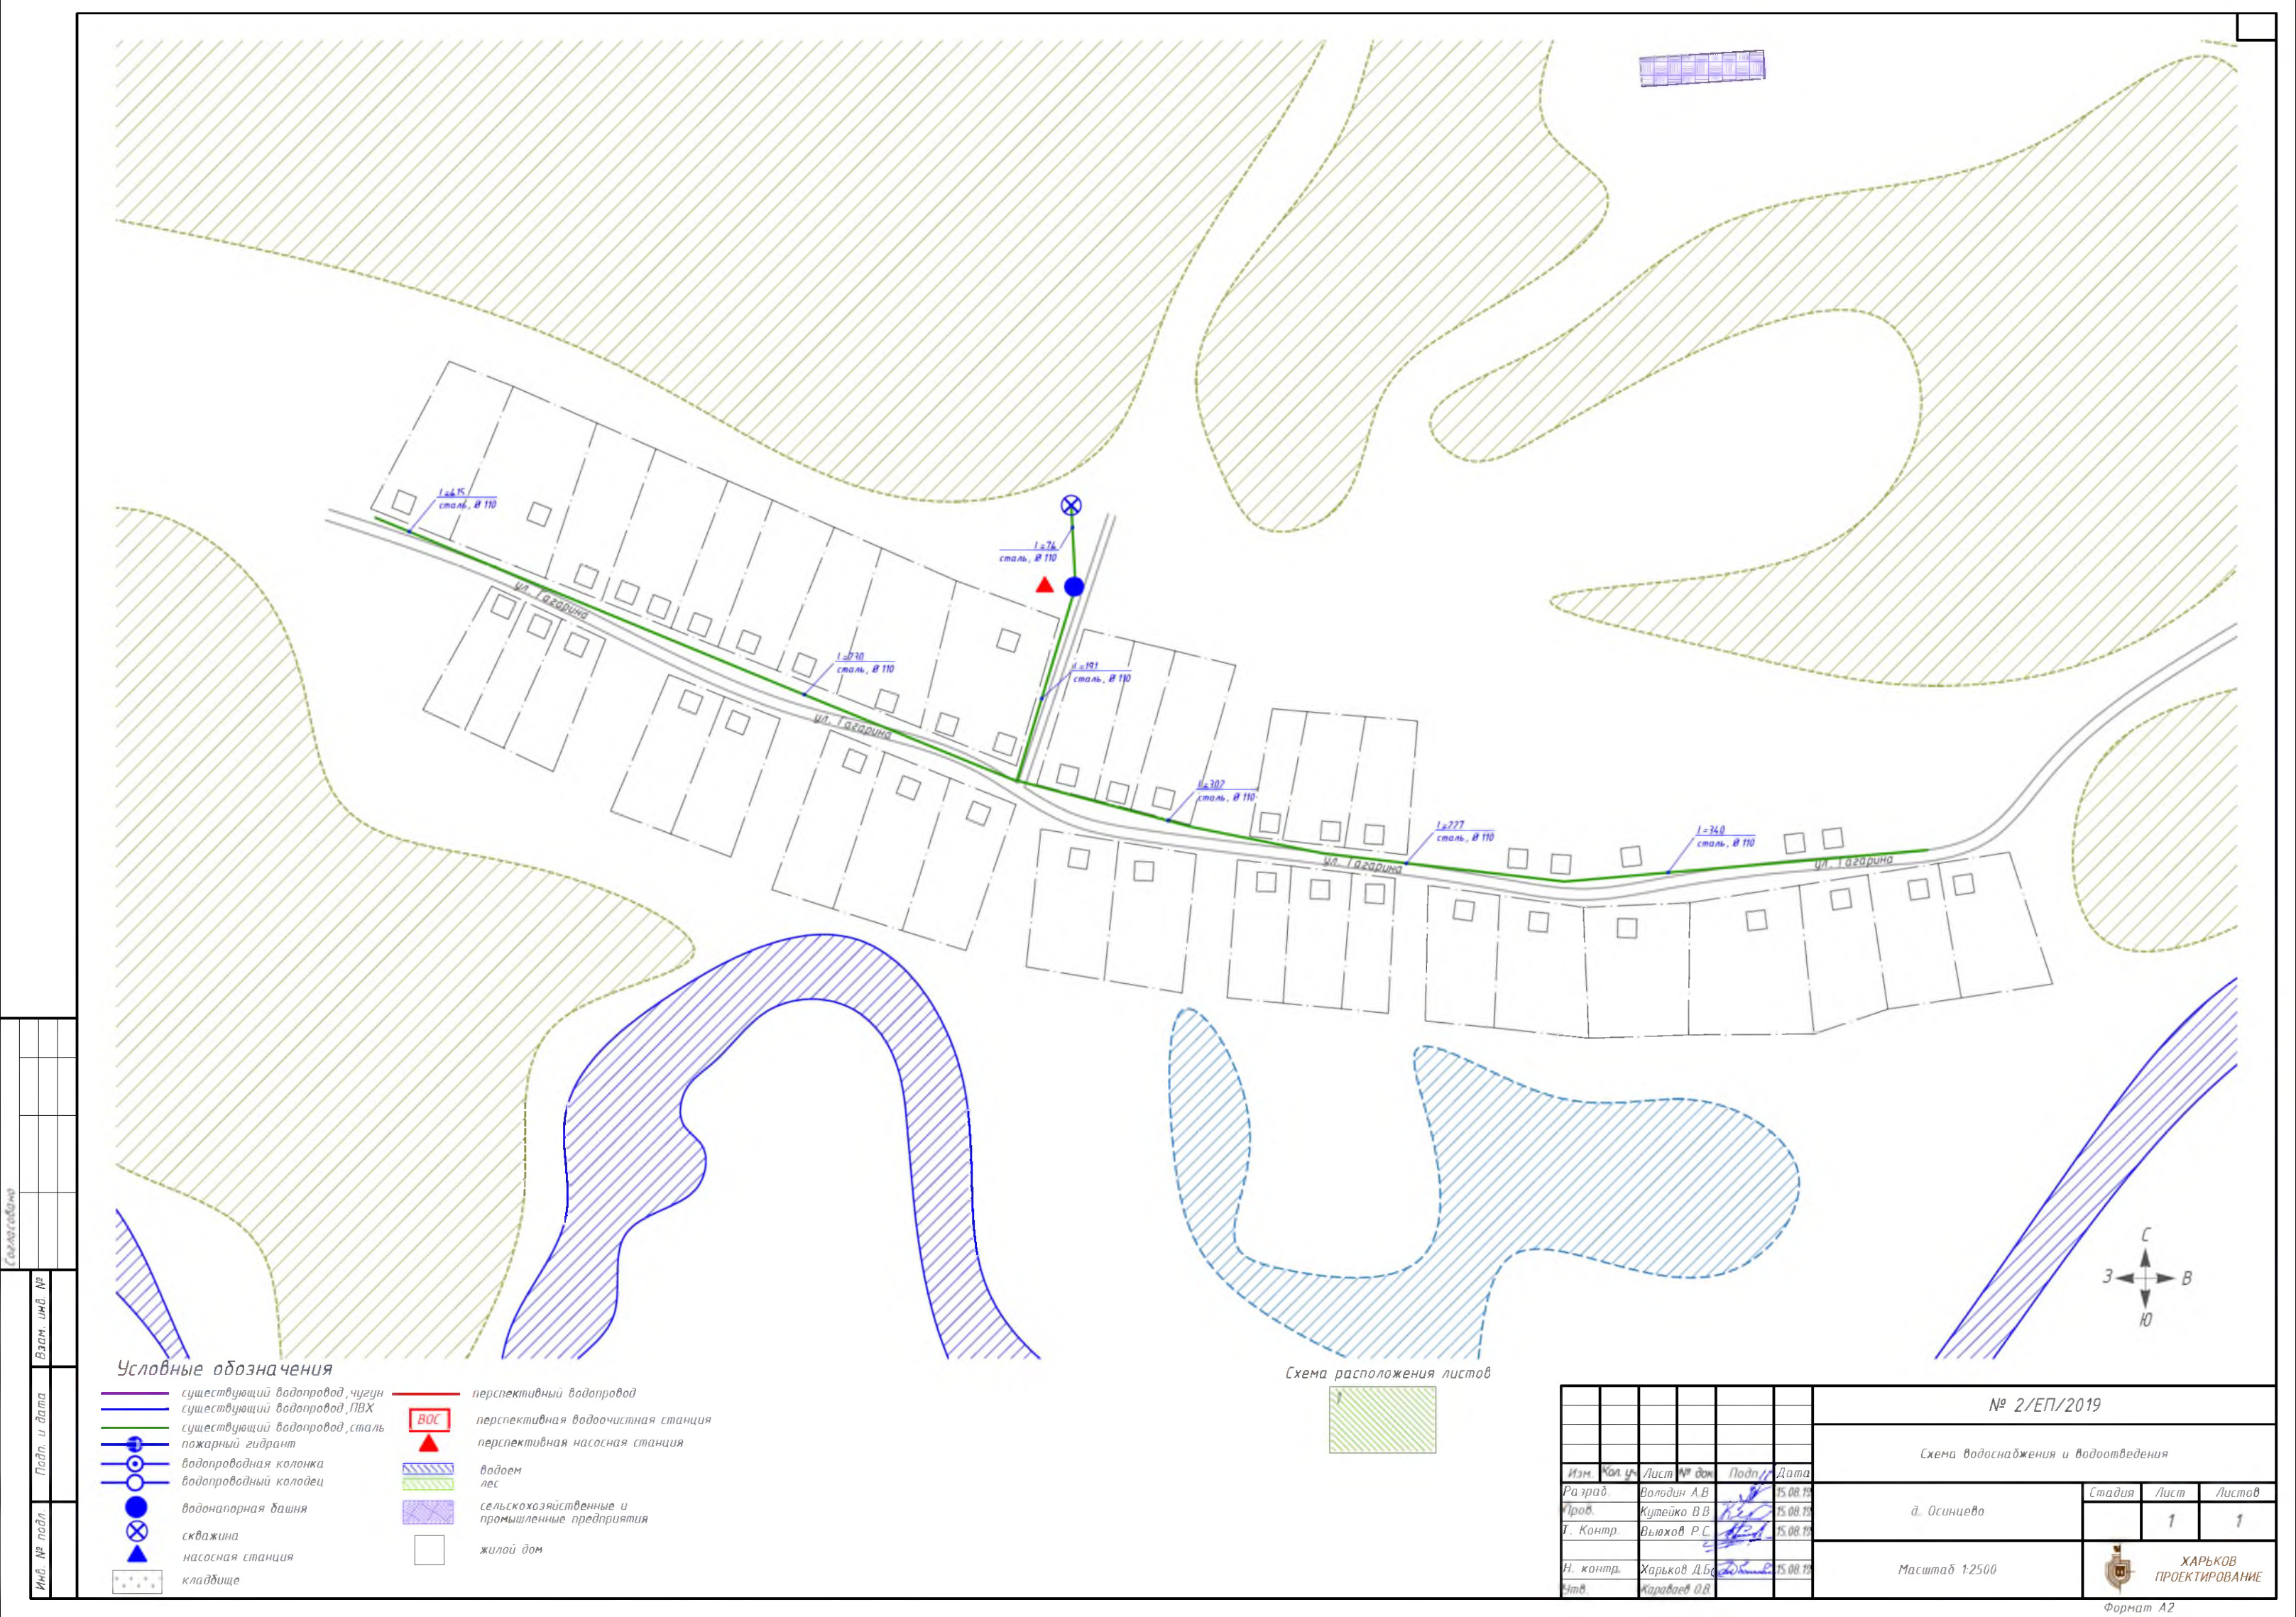

Условные обозначения

- существующий водопровод, чугун
- существующий водопровод, ПВХ
- существующий водопровод, сталь
- пожарный гидрант
- водопроводная колонка
- водопроводный колодец
- водонапорная башня
- скважина
- насосная станция
- кладбище
- перспективный водопровод
- перспективная водоочистная станция
- перспективная насосная станция
- водоём
- лес
- сельскохозяйственные и промышленные предприятия
- жилой дом

Схема расположения листов



						№ 2/ЕП/2019		
						Схема водоснабжения и водоотведения		
Изм.	Кол. ч.	Лист	№ док.	Подп.	Дата	д. Осинцево	Этадия	Лист
Разраб.	Володин А.В.				15.08.19			
Проб.	Кутейко В.В.				15.08.19			
Т. Контр.	Вьюхов Р.С.				15.08.19	Масштаб 1:2500		1
Н. контр.	Харьков Д.Б.				15.08.19			
Чтв.	Каравачев О.В.							
						ХАРЬКОВ ПРОЕКТИРОВАНИЕ		

Ссылка

Лист

Лист

Условные обозначения

- существующий водопровод, чугун
- существующий водопровод, ПВХ
- существующий водопровод, сталь
- пожарный гидрант
- водопроводная колонка
- водопроводный колодец
- водонапорная башня
- скважина
- насосная станция
- кладбище

- перспективный водопровод
- перспективная водоочистная станция
- перспективная насосная станция
- водоем
- лес
- сельскохозяйственные и промышленные предприятия
- жилой дом

ВОС

ВОС

ВОС


ВОС

ВОС

ВОС

ВОС

Схема расположения листов

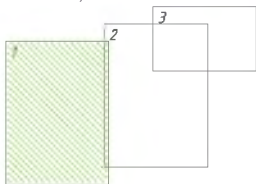

№ 2/ЕП/2019					
Схема водоснабжения и водоотведения					
Изм.	Кол. ч.	Лист	№ док.	Дата	
Разраб.	Валовин А.В.	15.08.19			
Проб.	Кутейко В.В.	15.08.19			
Т. контр.	Вельжов Р.С.	15.08.19			
Н. контр.	Харьков Д.В.	15.08.19			
Этб.	Кардаев О.В.	15.08.19			
с. Адранава				Стация	Лист
				1	3
Масштаб 1:2500				ХАРЬКОВ ПРОЕКТИРОВАНИЕ	
				Формат А1	



Условные обозначения


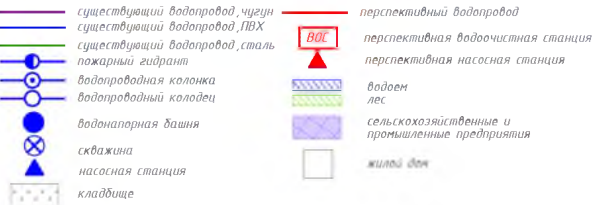



Схема расположения листов

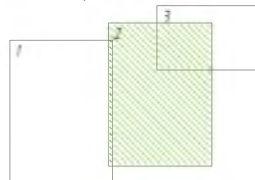

						№ 2/ЕП/2019		
						Схема водоснабжения и водоотведения		
Изм.	Кол. уч.	Лист	№ док	Подп./	Дата	Стация	Лист	Листов
Разработ.		Володин А.В.			15.08.19	с. Адранова	2	3
Проект.		Кутейко В.В.			15.08.19			
Г. Констр.		Вьюхов Р.С.			15.08.19			
Н. контр.		Харьков Л.Б.			15.08.19	Масштаб 1:2500		ХАРЬКОВ ПРОЕКТИРОВАНИЕ
Мин.		Караваев Л.В.						

Формат А1



Согласовано	
Взам. инв. №	
Подп. и дата	
Инв. № подл.	

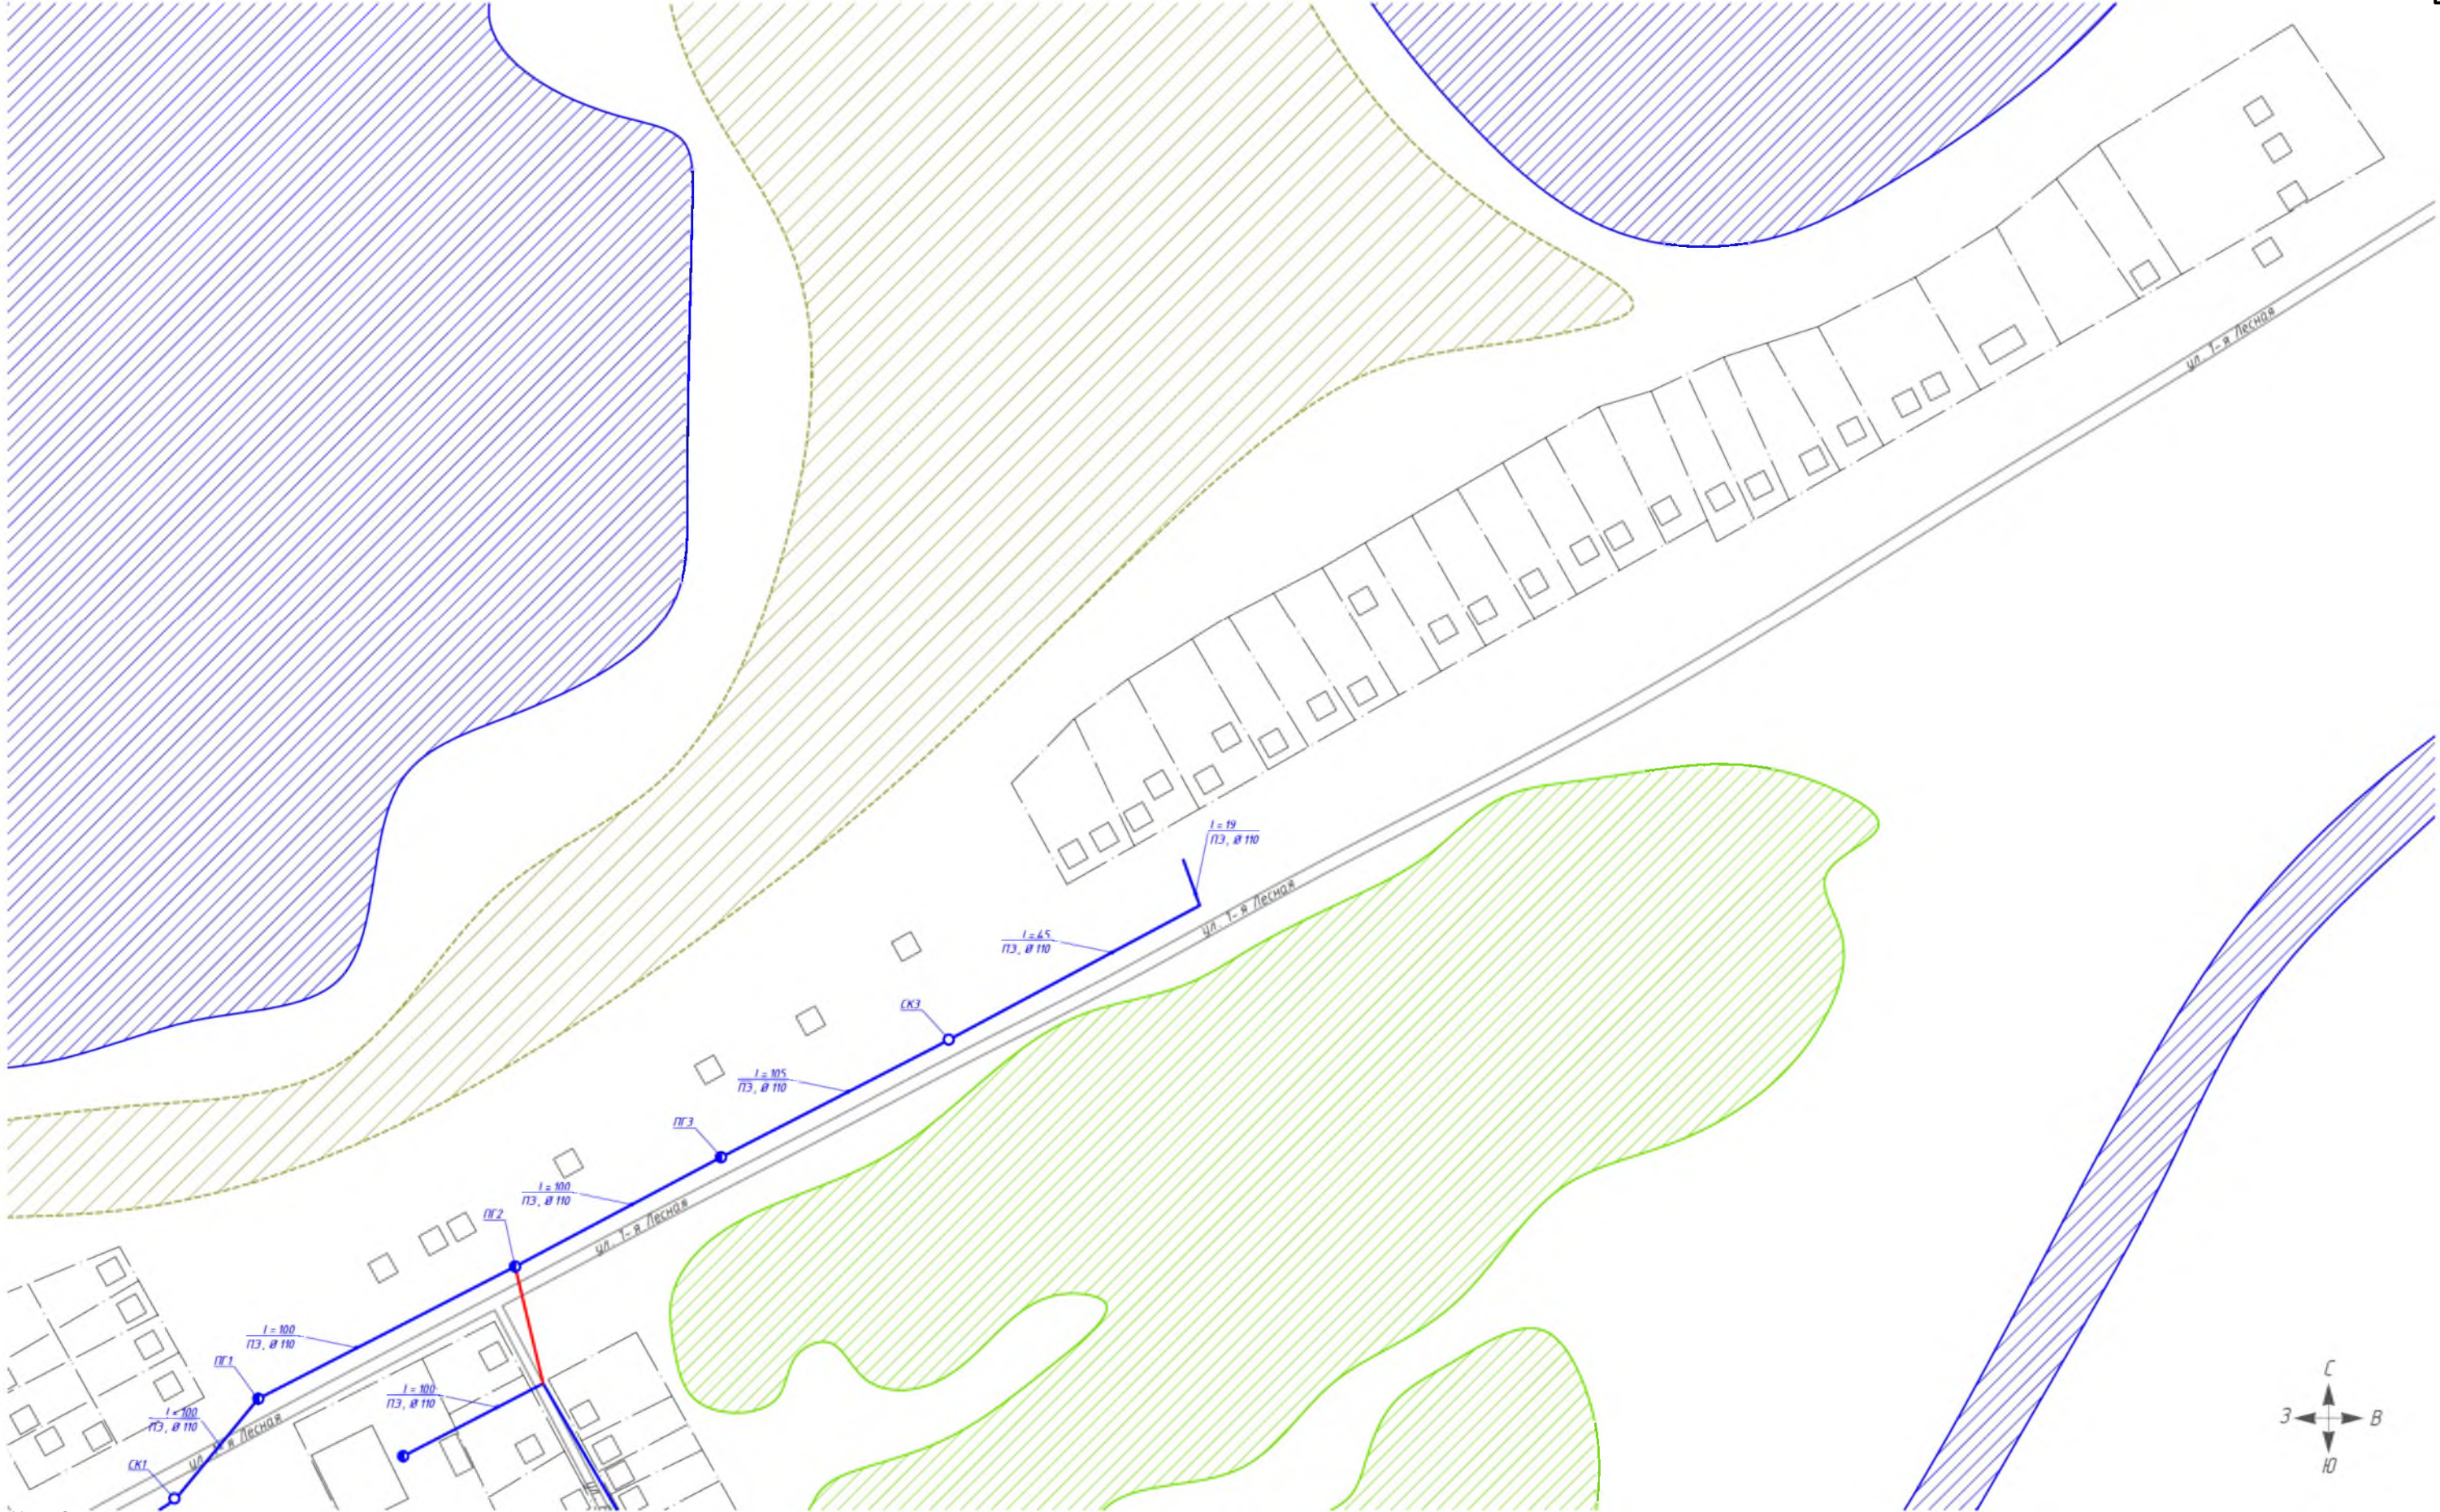

Условные обозначения

	существующий водопровод, чугун		перспективный водопровод
	существующий водопровод, ПВХ		перспективная водоочистная станция
	существующий водопровод, сталь		перспективная насосная станция
	пожарный гидрант		водоем
	водопроводная колонка		лес
	водопроводный колодец		сельскохозяйственные и промышленные предприятия
	водонапорная башня		жилой дом
	скважина		
	насосная станция		
	кладбище		

Схема расположения листов

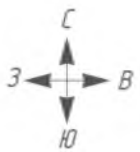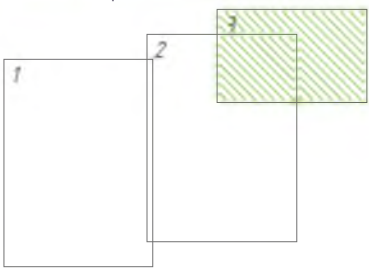

						№ 2/ЕП/2019			
						Схема водоснабжения и водоотведения			
Изм	Кол.ч.	Лист	№ док.	Подп./	Дата	с. Абрамова	Стадия	Лист	Листов
Разраб.		Володин А.В.			15.08.19				
Прод.		Кутейко В.В.			15.08.19			3	3
Т. Контр.		Вьюхов Р.С.			15.08.19				
Н. контр.		Харьков Д.В.			15.08.19	Масштаб 1:2500	 ХАРЬКОВ ПРОЕКТИРОВАНИЕ		
Итв.		Харьков Д.В.							