

Согласовано

Взам. инв. №
Подп. и дата
Инв. № подл.



Условные обозначения

- | | | | |
|--|--------------------------------|--|---|
| | существующий водопровод, чугун | | перспективный водопровод |
| | существующий водопровод, сталь | | перспективная водоочистная станция |
| | существующий водопровод, ПЭ | | перспективная насосная станция |
| | водопроводная колонка | | водоем |
| | водопроводный колодец | | лес |
| | пожарный гидрант | | сельскохозяйственные и промышленные предприятия |
| | скважина | | жилой дом |
| | водонапорная башня | | |
| | водоочистная станция | | |
| | кладбище | | |

Схема расположения листов



						№ 2/ЕП/2019			
						Схема водоснабжения и водоотведения			
Изм.	Кол. уч.	Лист	№ док.	Подп./	Дата	д. Епанешниково	Стадия	Лист	Листов
Разраб.		Володин А.В.			30.08.19				
Пров.		Кутейко В.В.			30.08.19			1	1
Т. Контр.		Вьюхов Р.С.			30.08.19				
						Масштаб 1:2500	 ХАРЬКОВ ПРОЕКТИРОВАНИЕ		
Н. контр.		Харьков Д.Б.			30.08.19				
Утв.		Карадаев О.В.							



Условные обозначения

- | | | | |
|--|--------------------------------|--|---|
| | существующий водопровод, чугун | | перспективный водопровод |
| | существующий водопровод, сталь | | перспективная водоочистная станция |
| | существующий водопровод, ПЭ | | перспективная насосная станция |
| | водопроводная колонка | | водоем |
| | водопроводный колодец | | лес |
| | пожарный гидрант | | сельскохозяйственные и промышленные предприятия |
| | скважина | | жилой дом |
| | водонапорная башня | | |
| | водоочистная станция | | |
| | кладбище | | |

Схема расположения листов



						№ 2/ЕП/2019		
						Схема водоснабжения и водоотведения		
Изм.	Лист	№ док.	Подп.	Дата		Стадия	Лист	Листов
Разраб.	Володин А.В.			30.08.19	д. Константиновка			
Проб.	Кутеико В.В.			30.08.19			1	2
Т. Контр.	Вьюхов Р.С.			30.08.19				
Н. контр.	Харьков Д.Б.			30.08.19	Масштаб 1:2500		ХАРЬКОВ ПРОЕКТИРОВАНИЕ	
Итв.	Карабаев О.В.							



Условные обозначения

- | | | | |
|--|--------------------------------|--|---|
| | существующий водопровод, чугун | | перспективный водопровод |
| | существующий водопровод, сталь | | перспективная водоочистная станция |
| | существующий водопровод, ПЭ | | перспективная насосная станция |
| | водопроводная колонка | | водоем |
| | водопроводный колодец | | лес |
| | пожарный гидрант | | сельскохозяйственные и промышленные предприятия |
| | скважина | | жилой дом |
| | водонапорная башня | | |
| | водоочистная станция | | |
| | кладбище | | |

Схема расположения листов



Изм.	Кол. ч.	Лист	№ док.	Подп.	Дата
Разраб.		Володин А.В.			30.08.19
Проб.		Кутейко В.В.			30.08.19
Т. Контр.		Вьюков Р.С.			30.08.19
Н. контр.		Харьков Д.В.			30.08.19
Утв.		Карабаев О.В.			

№ 2/ЕП/2019

Схема водоснабжения и водоотведения


с. Адромово

Масштаб 1:2500

Стадия	Лист	Листов
	2	2

ХАРЬКОВ
ПРОЕКТИРОВАНИЕ

Формат А2

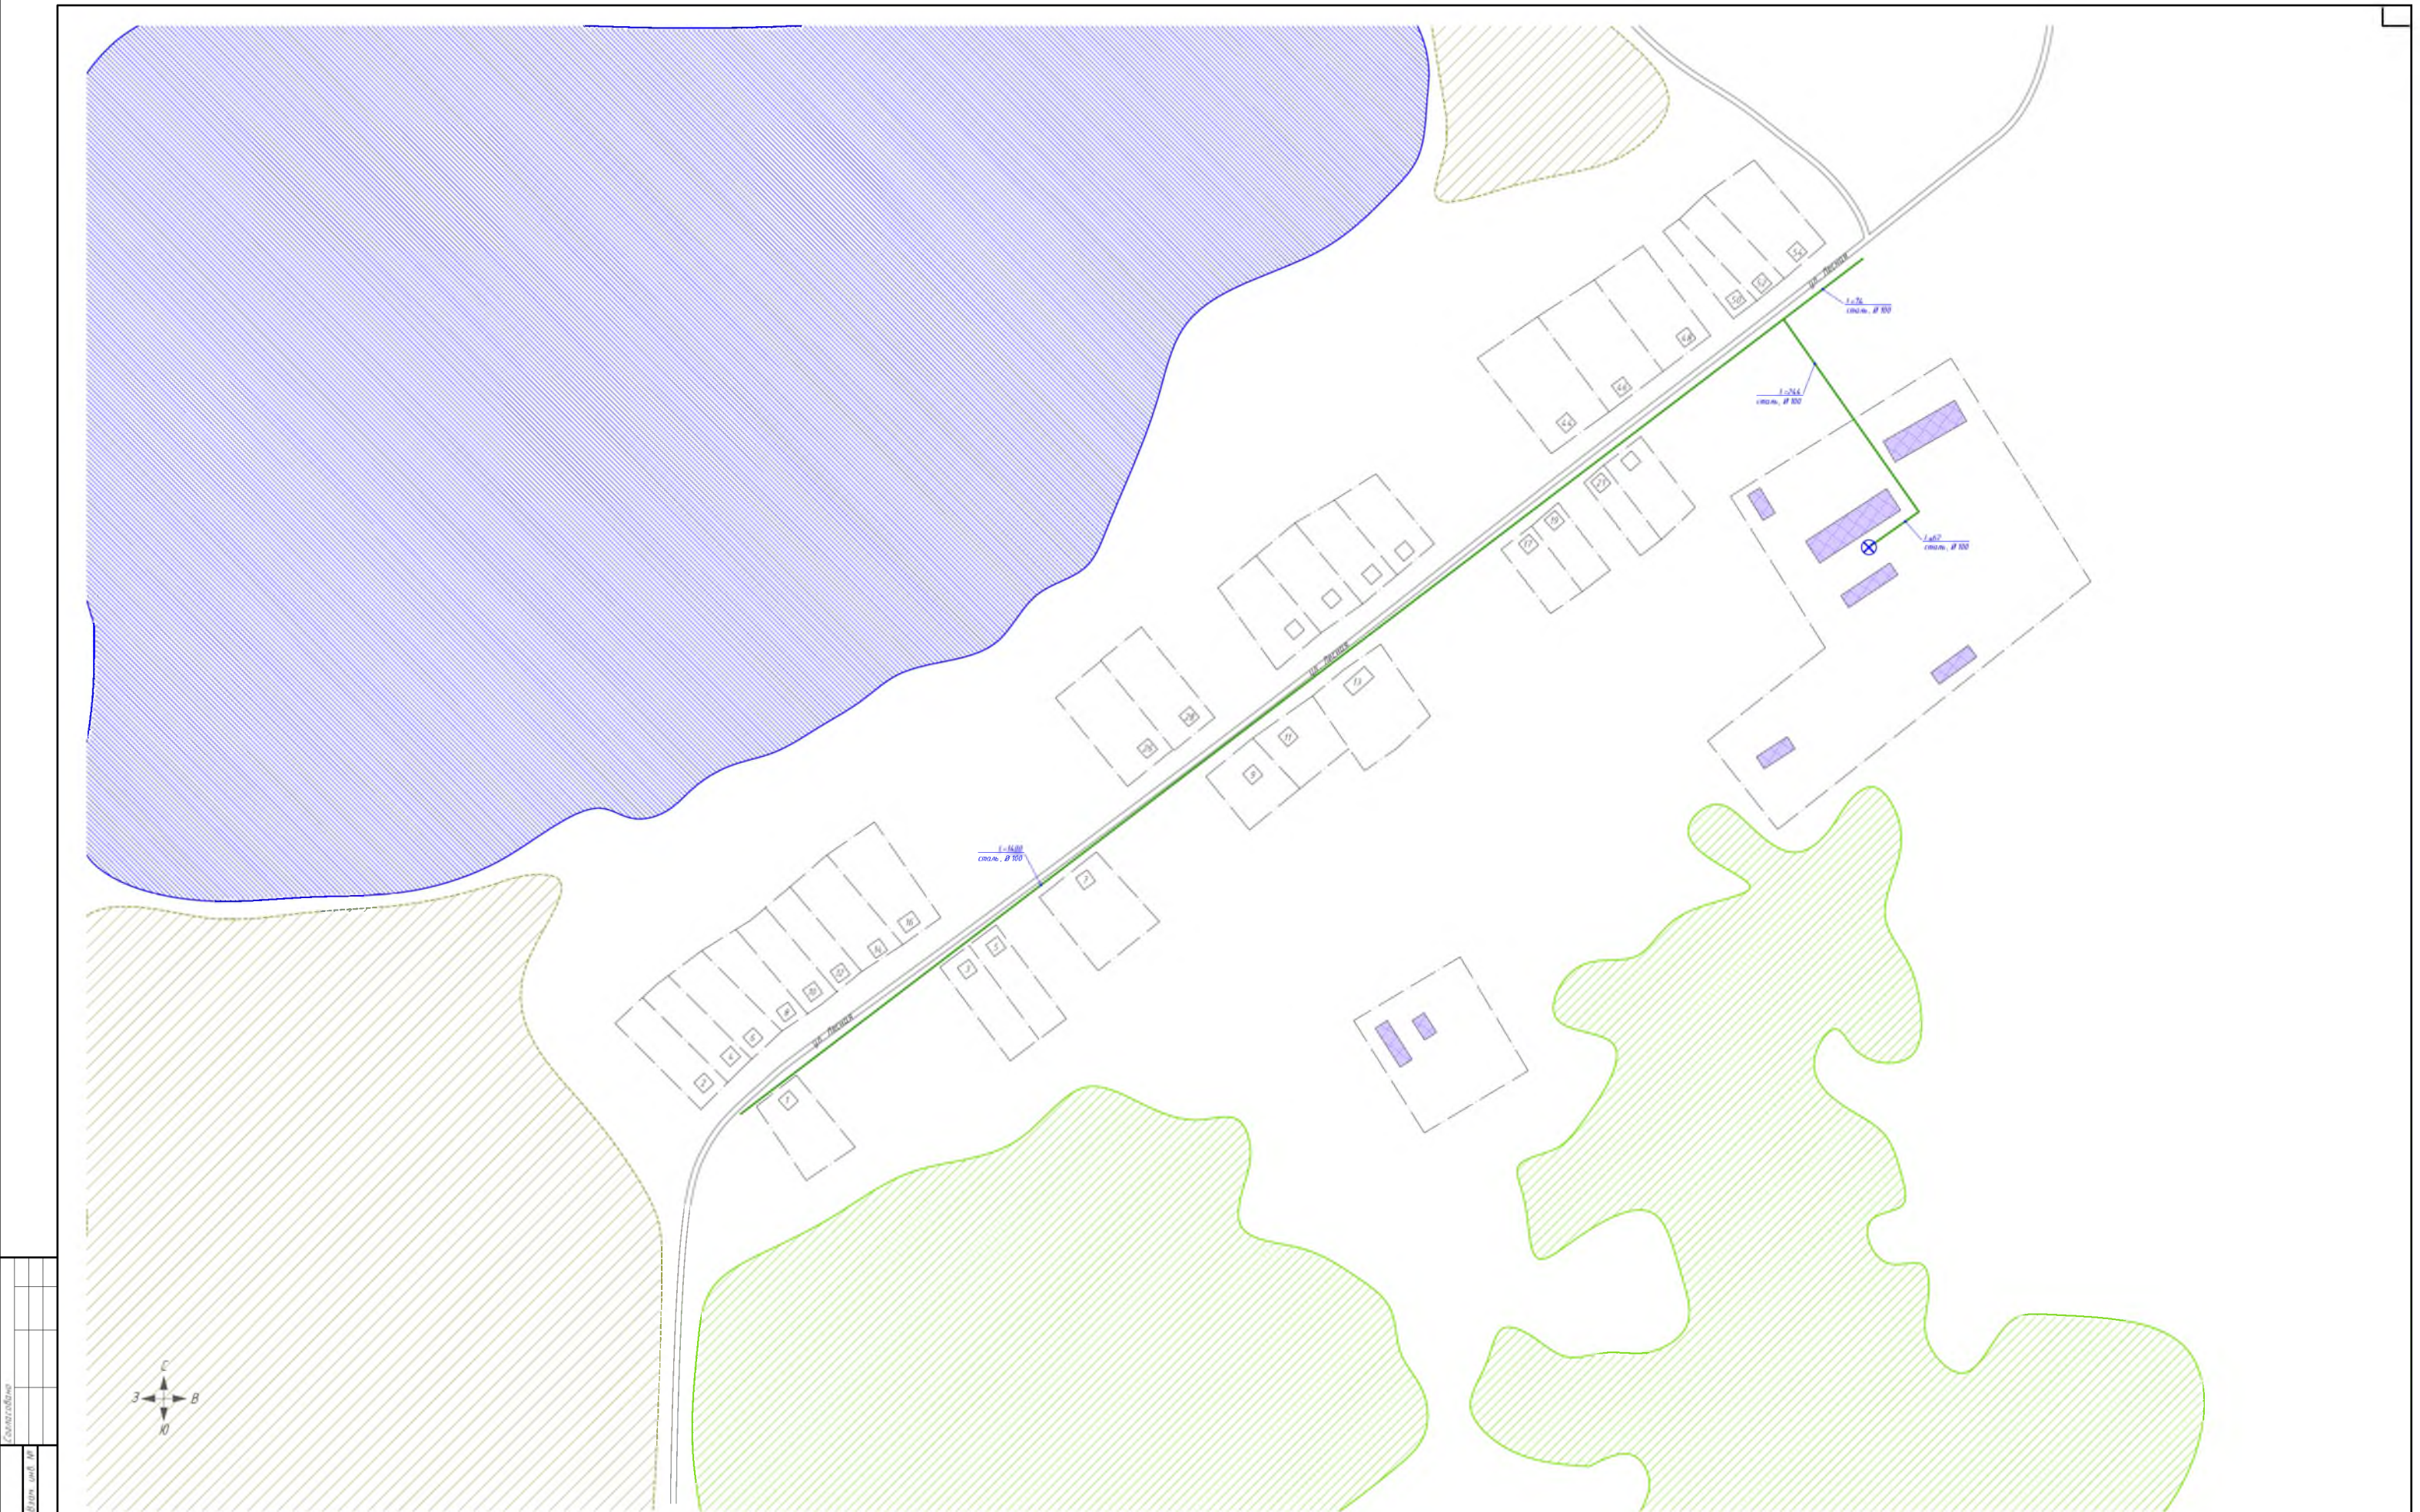

Условные обозначения

- существующий водопровод, чугун

существующий водопровод, сталь

существующий водопровод, ПП

водопроводная колонка

водопроводный колодец

пожарный гидрант

скважина

водонапорная башня

водоочистная станция

кладбище
- перспективный водопровод

перспективная водоочистная станция

перспективная насосная станция

колодец

ЛРС



сельскохозяйственные и промышленные предприятия

жилой дом

Схема расположения листов




						№ 2/ЕП/2019				
						Схема водоснабжения и водоотведения				
Изм.	Кол. у	Лист	№ док.	Подп.	Дата	д. Новоалексеевка	Статус	Лист	Листов	
Разраб.		Володин А.В.			30.08.19					
Проб.		Кутейко В.В.			30.08.19				1	1
Т. Конпр.		Вьюхов Р.С.			30.08.19					
Н. конпр.		Харьков Д.Б.			30.08.19	Масштаб 1:2500		ХАРЬКОВ ПРОЕКТИРОВАНИЕ		
Утв.		Харьков Д.Б.			30.08.19					

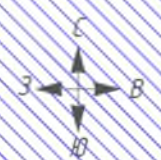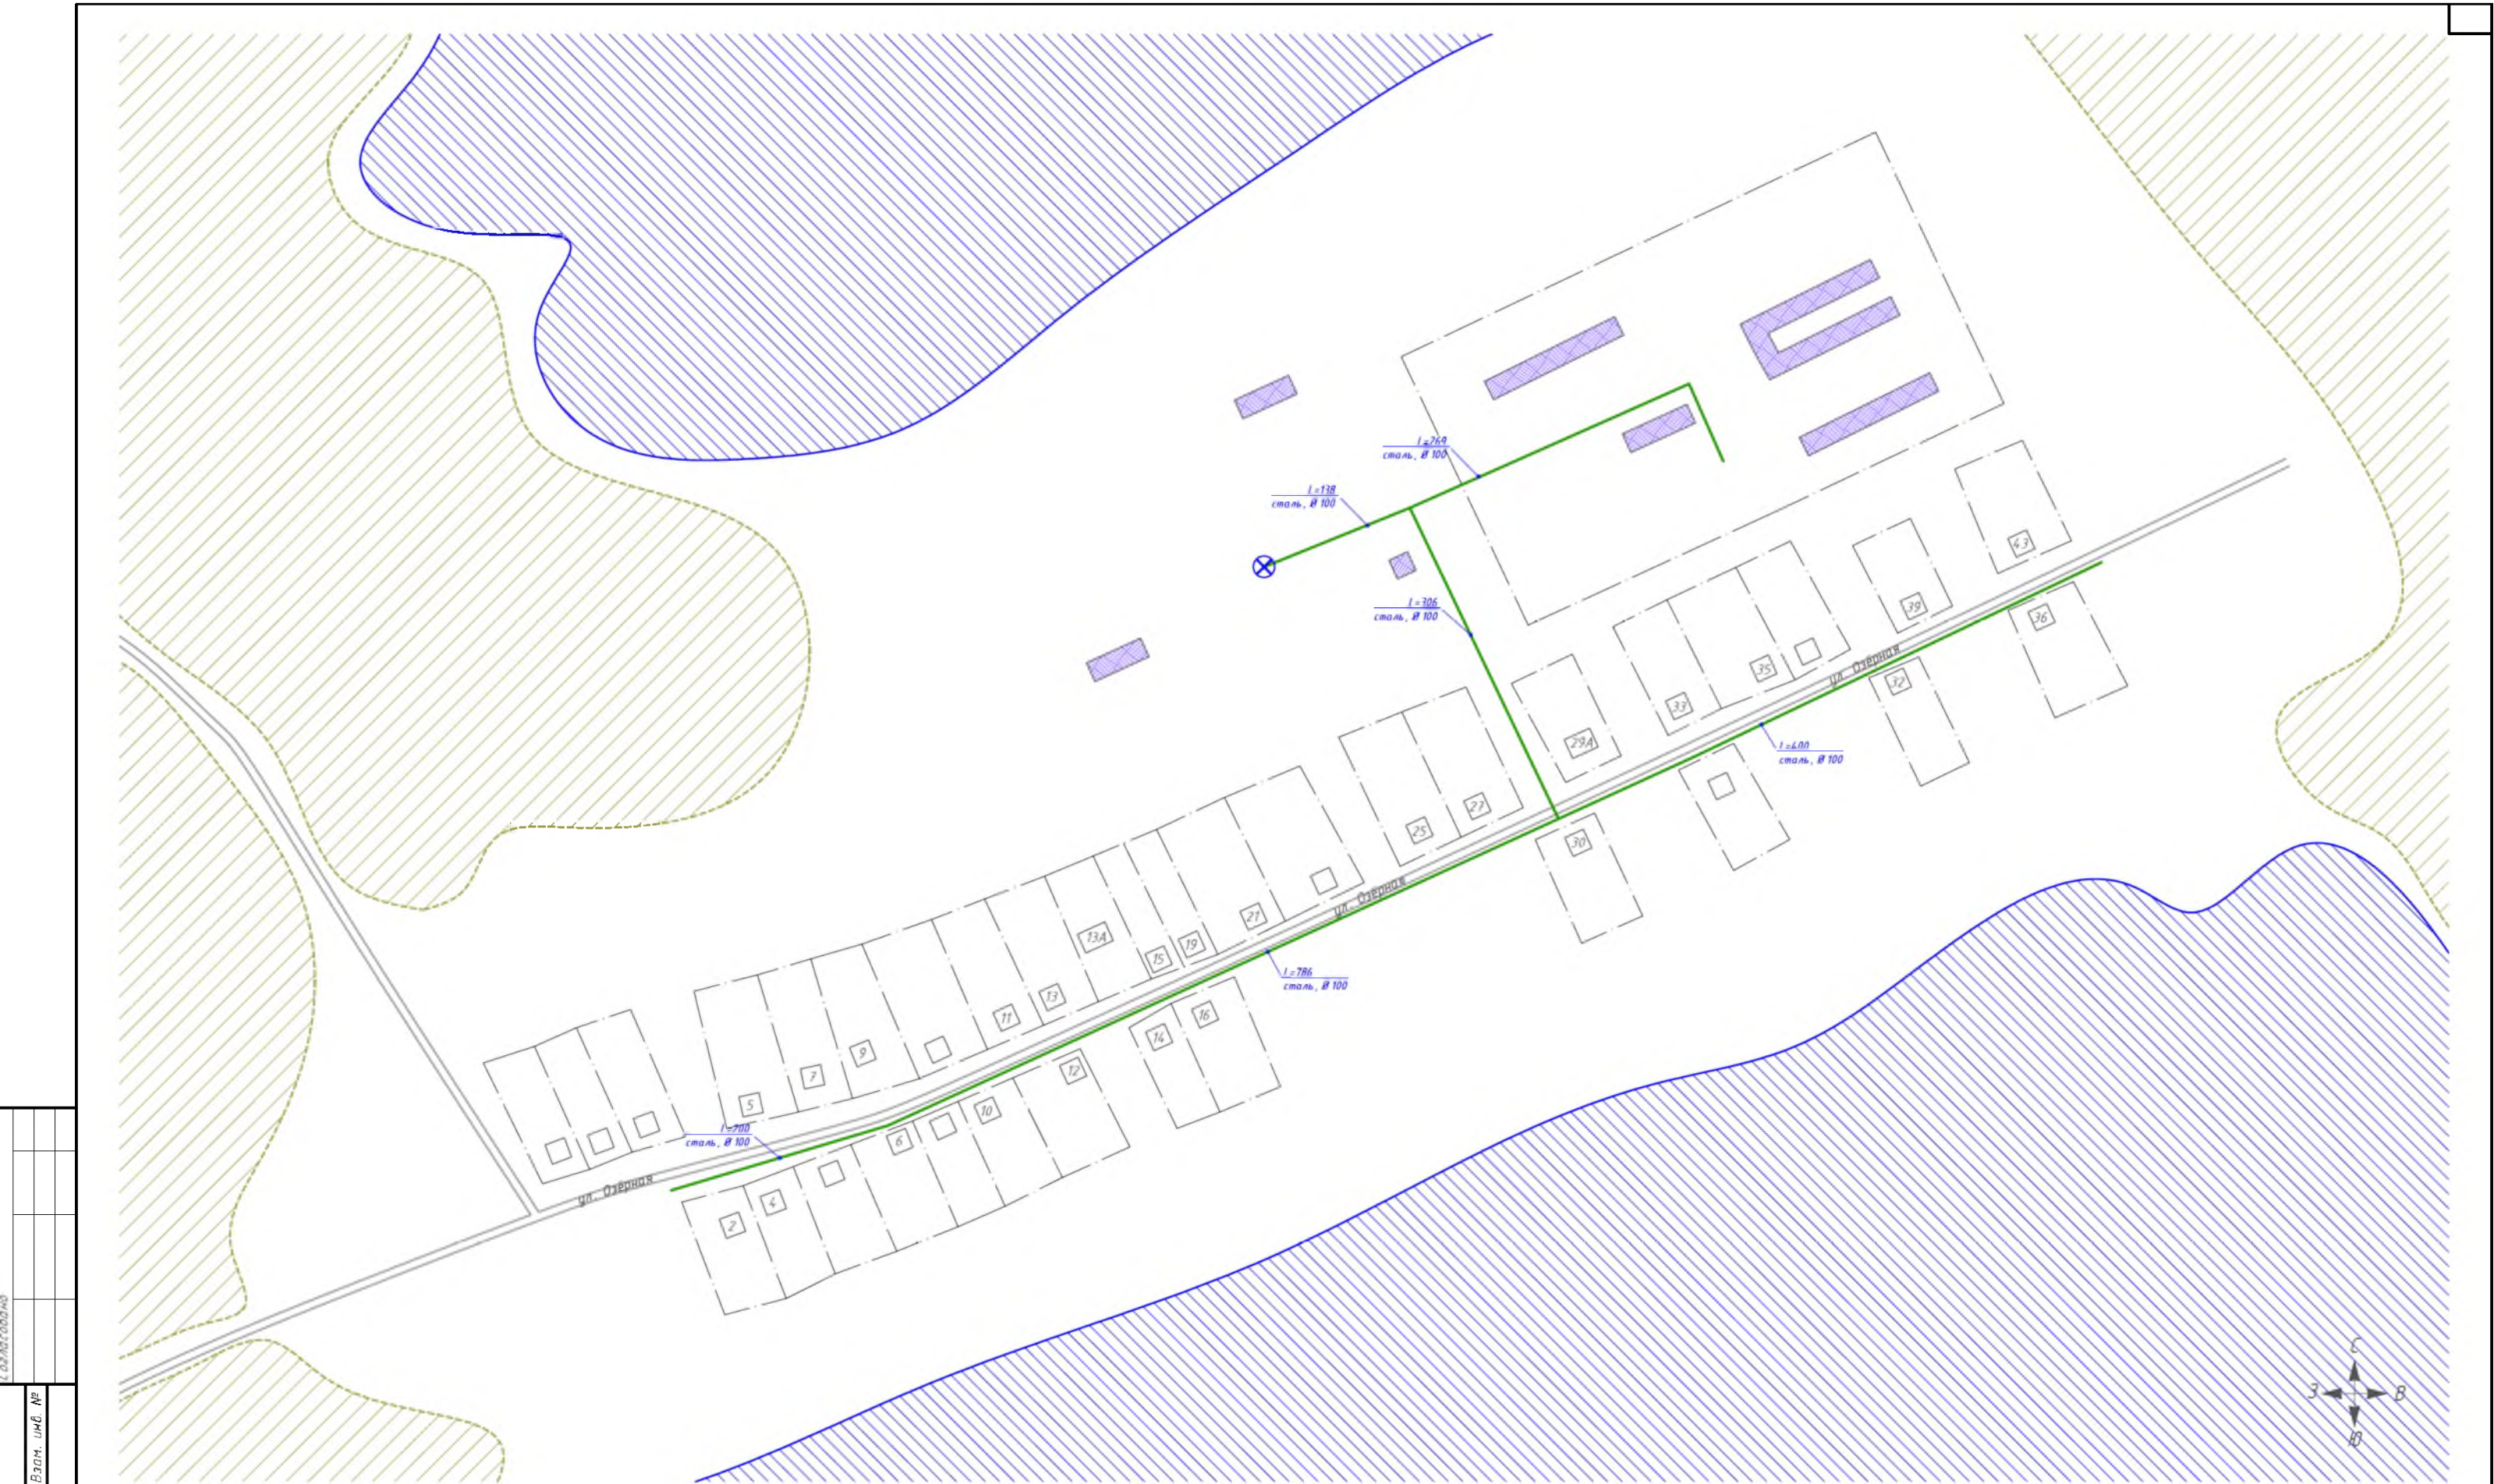

Условные обозначения

- | | |
|--------------------------------|---|
| существующий водопровод, чугун | перспективный водопровод |
| существующий водопровод, сталь | перспективная водоочистная станция |
| существующий водопровод, ПЭ | перспективная насосная станция |
| водопроводная колонка | водоем |
| водопроводный колодец | лес |
| пожарный гидрант | сельскохозяйственные и промышленные предприятия |
| скважина | жилой дом |
| водонапорная башня | |
| водоочистная станция | |
| кладбище | |

Схема расположения листов

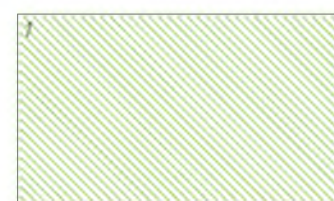

№ 2/ЕП/2019					
Схема водоснабжения и водоотведения					
Изм.	Кол. ч.	Лист	№ док.	Подп.	Дата
Разраб.	Володин А.В.	30.08.19			
Пров.	Кутейко В.В.	30.08.19			
Т. Контр.	Вьюхов Р.С.	30.08.19			
Н. контр.	Харьков Д.Б.	30.08.19			
Утв.	Караев О.В.				
д. Новокиевка					
Масштаб 1:2500					
ХАРЬКОВ ПРОЕКТИРОВАНИЕ					
Формат А2					



Схема расположения листов

-

Формат А3


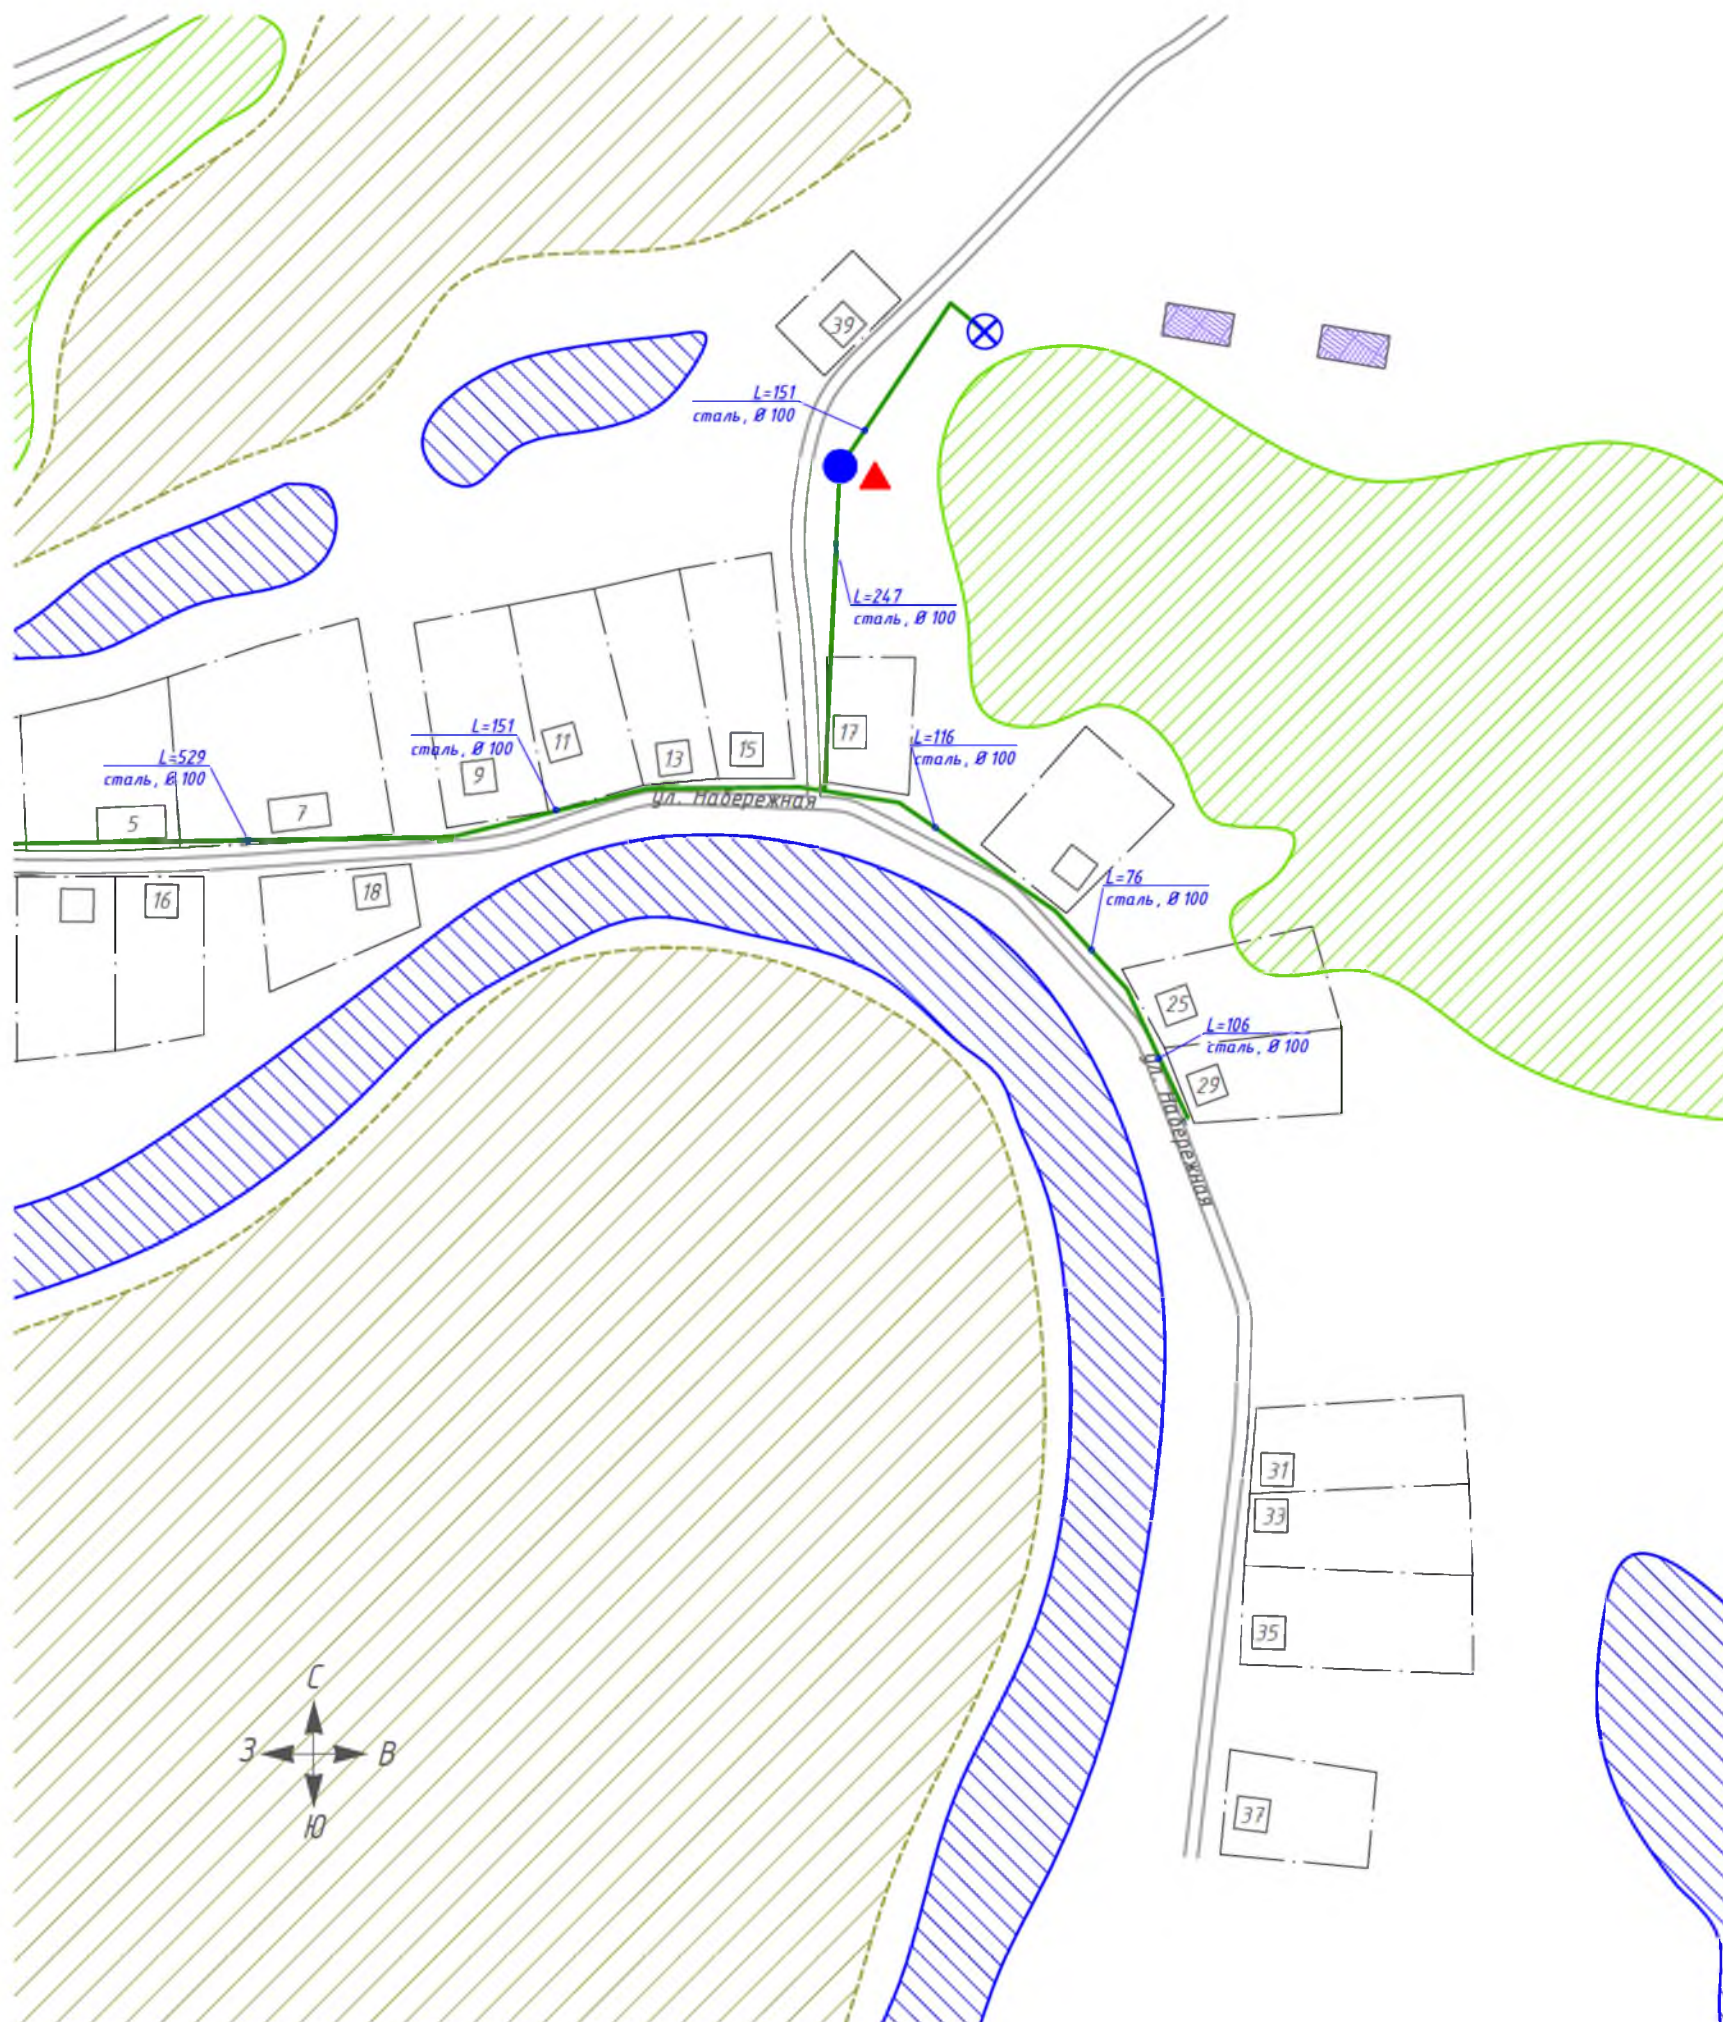


Схема расположения листов

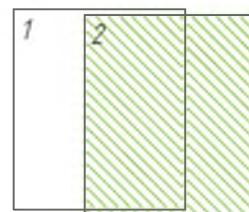

Условные обозначения

- | | |
|---|------------------------------------|
|  | существующий водопровод, чугун |
|  | существующий водопровод, сталь |
|  | существующий водопровод, ПЭ |
|  | водопроводная колонка |
|  | водопроводный колодец |
|  | пожарный гидрант |
|  | скважина |
|  | водонапорная башня |
|  | водоочистная станция |
|  | кладбище |
|  | перспективный водопровод |
|  | перспективная водоочистная станция |
|  | перспективная насосная станция |
|  | водоем |
|  | лес |

 сельскохозяйственные и
промышленные предприятия

 жилой дом

Изм.	Кол. уч.	Лист	№ док	Подп.	Дата
Разраб.		Володин А.В.			30.08.19
Пров.		Кутейко В.В.			30.08.19
Т. Контр.		Вьюхов Р.С.			30.08.19
Н. контр.		Харьков Д.Б.			30.08.19
Утв.		Карабаев О.В.			

№ 2/ЕП/2019

Схема водоснабжения и водоотведения

д. Чуклаїда

Масштаб 1:2500

Стадия	Лист	Листов
	2	2



ХАРЬКОВ
ПРОЕКТИРОВАНИЕ

Формат А3

ОИДГОЗДИЗОО

ВЗАМ. УНВ. №

Подп. и дата

Инв. № подл.



Условные обозначения

Схема расположения листов

- существующий водопровод, чугун
- существующий водопровод, сталь
- существующий водопровод, ПЭ
- водопроводная колонка
- водопроводный колодец
- пожарный гидрант
- ⊗ скважина
- водонапорная башня
- ВОС водоочистная станция
- ⊕ кладбище
- перспективный водопровод
- ВОС перспективная водоочистная станция
- ▲ перспективная насосная станция
- ▨ водоем
- ▨ лес


- ▨ сельскохозяйственные и промышленные предприятия
- жилой дом



Изм.	Кол. уч.	Лист	№ док.	Подп.	Дата
Разраб.	Володин А.В.				30.08.19
Пров.	Кутейко В.В.				30.08.19
Т. Контр.	Вьюхов Р.С.				30.08.19
Н. контр.	Харьков Д.Б.				30.08.19
Утв.	Карабаев О.В.				

№ 2/ЕП/2019			
Схема водоснабжения и водоотведения			
д. Чуклайда		Стадия	Лист
			Листов
			1
			2
Масштаб 1:2500		ХАРЬКОВ ПРОЕКТИРОВАНИЕ	

Изм. № подл. Подп. и дата. Взам. инв. №

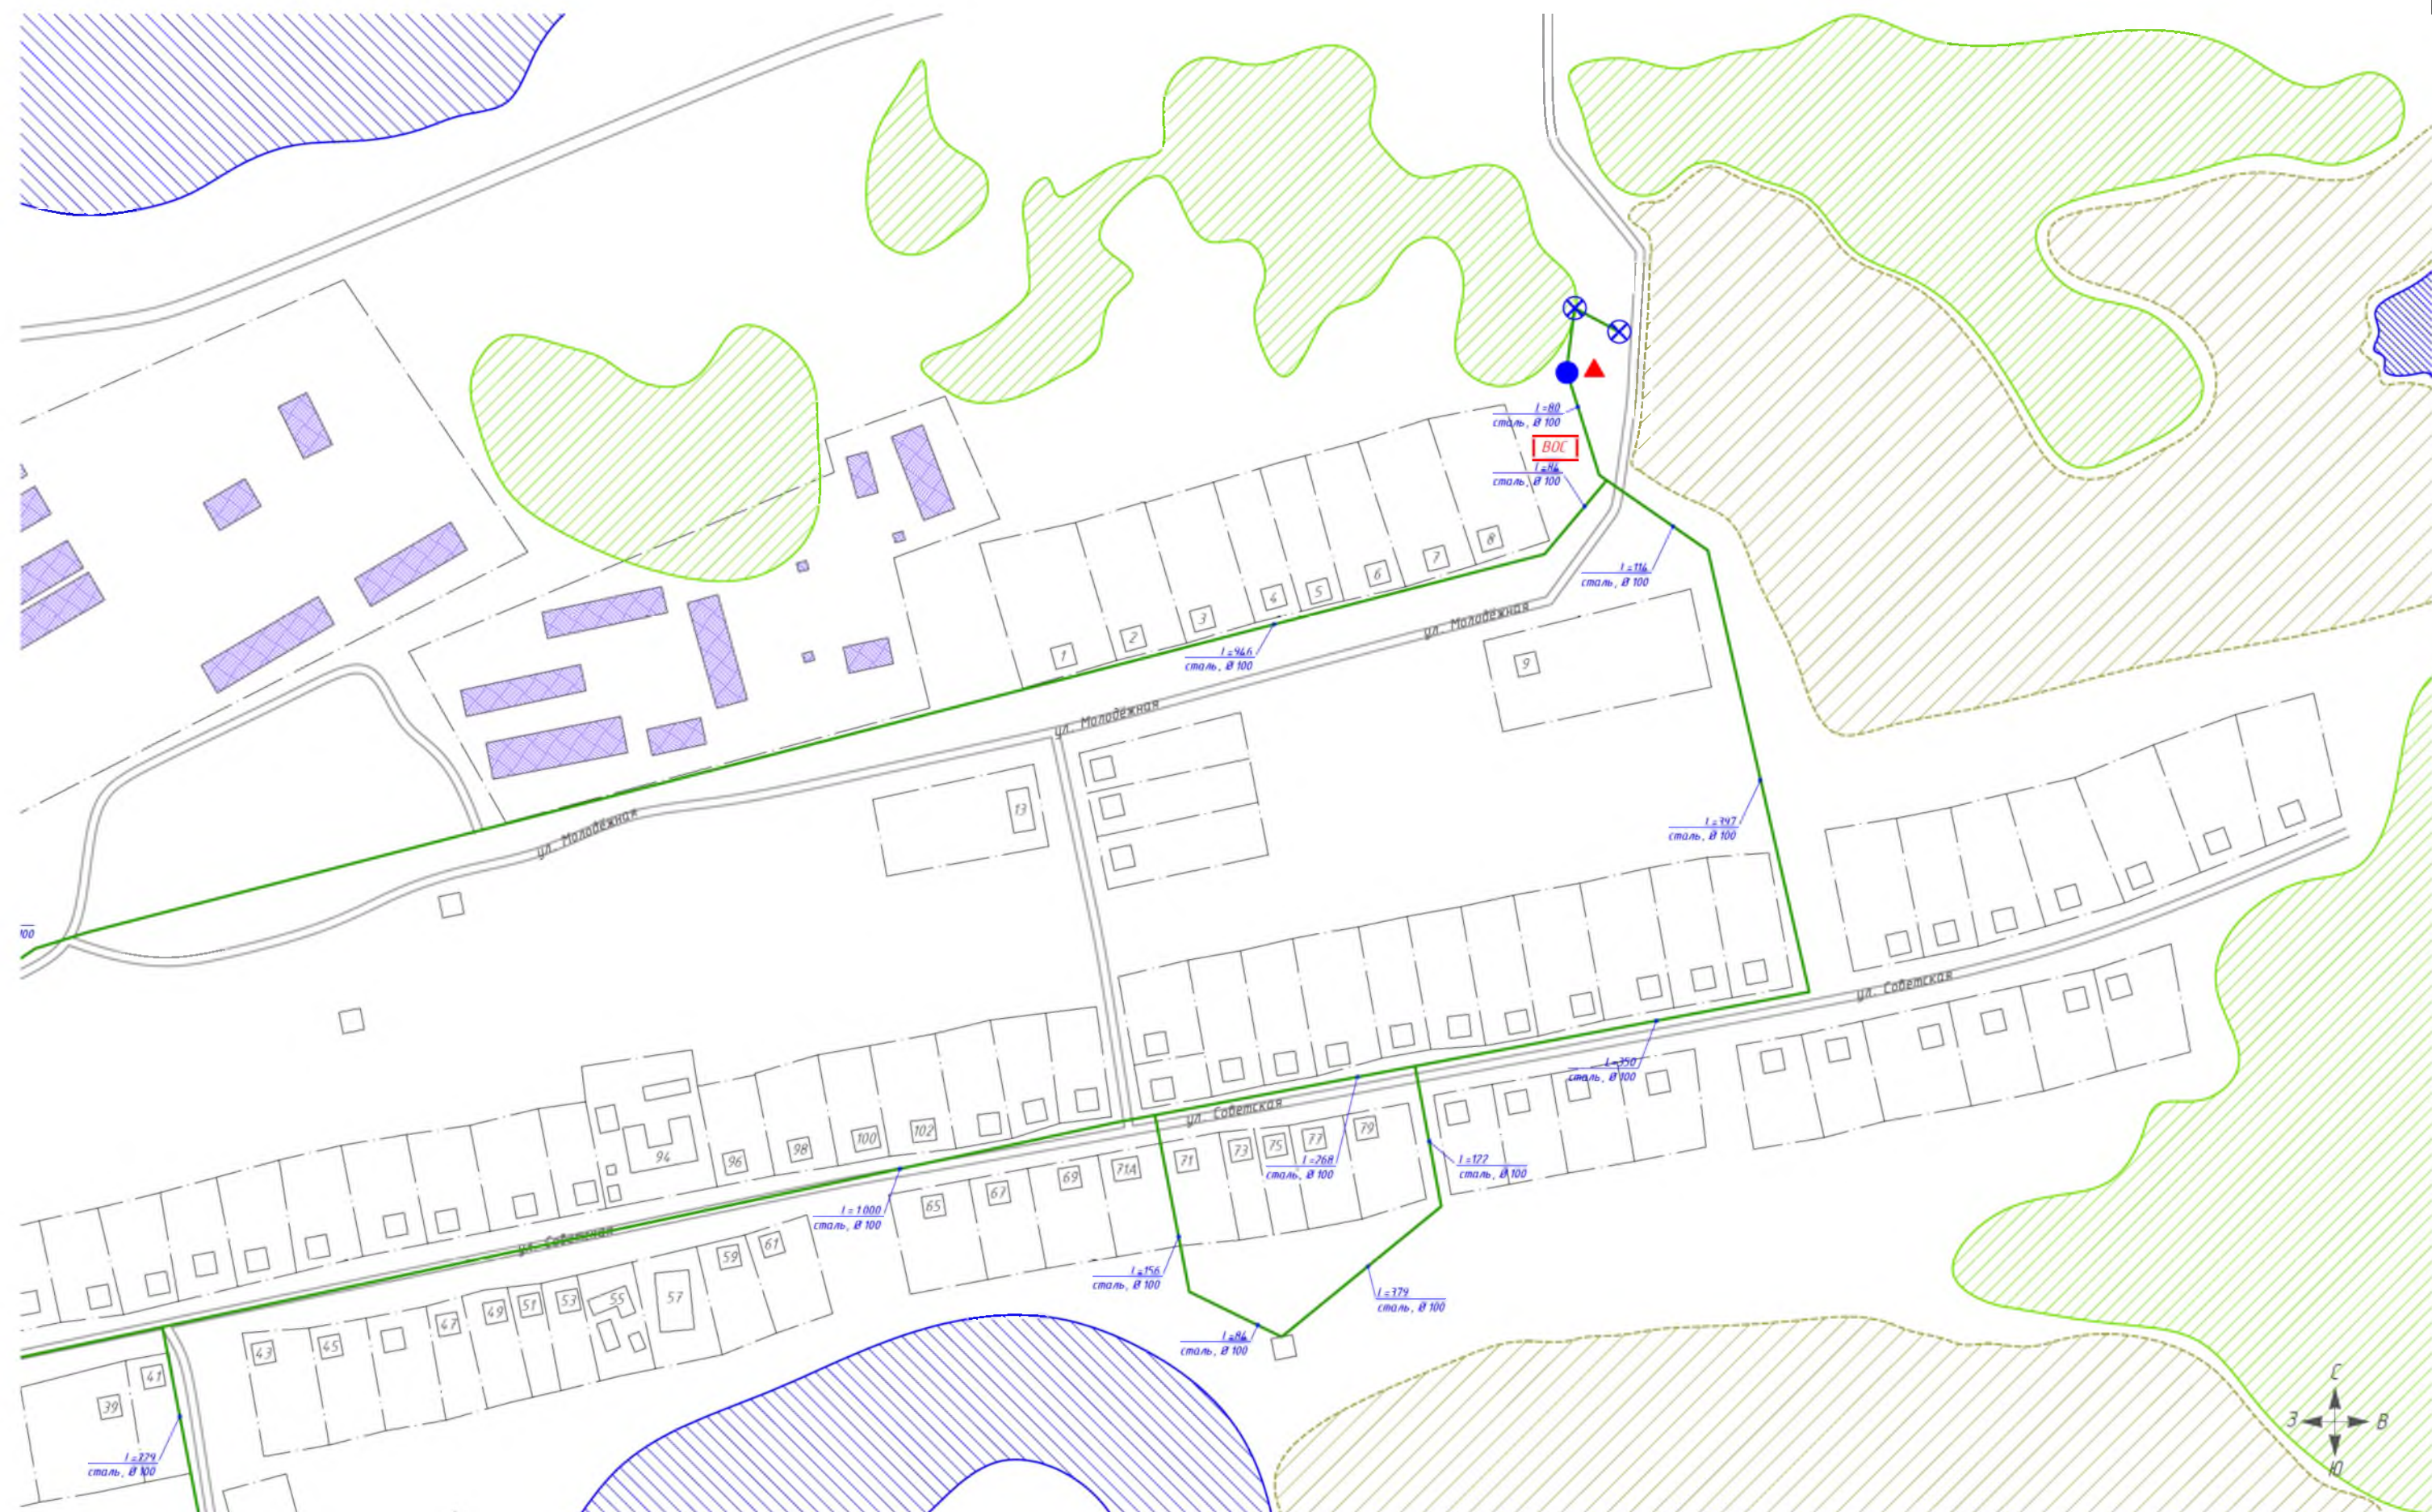

Условные обозначения

- существующий водопровод, чугун
- существующий водопровод, сталь
- существующий водопровод, ПЭ
- водопроводная колонка
- водопроводный колодец
- пожарный гидрант
- скважина
- водонапорная башня
- ВОС
- кладбище
- перспективный водопровод
- перспективная водоочистная станция
- перспективная насосная станция
- водоем
- лес
- сельскохозяйственные и промышленные предприятия
- жилой дом

Схема расположения листов



						№ 2/ЕП/2019				
						Схема водоснабжения и водоотведения				
Изм.	Кол. ч.	Лист	№ док.	Подп./	Дата			Стадия	Лист	Листов
Разраб.		Володин А.В.			30.08.19			с. Горбуново		
Пров.		Кутейко В.В.			30.08.19				2	2
Т. Контр.		Вьюхов Р.С.			30.08.19					
Н. контр.		Харьков Д.Б.			30.08.19				ХАРЬКОВ ПРОЕКТИРОВАНИЕ	
Утв.		Кардашев О.В.				Масштаб 1:2500				