


Согласовано

Взам. инв. №

Подп. и дата

Инв. № подл.

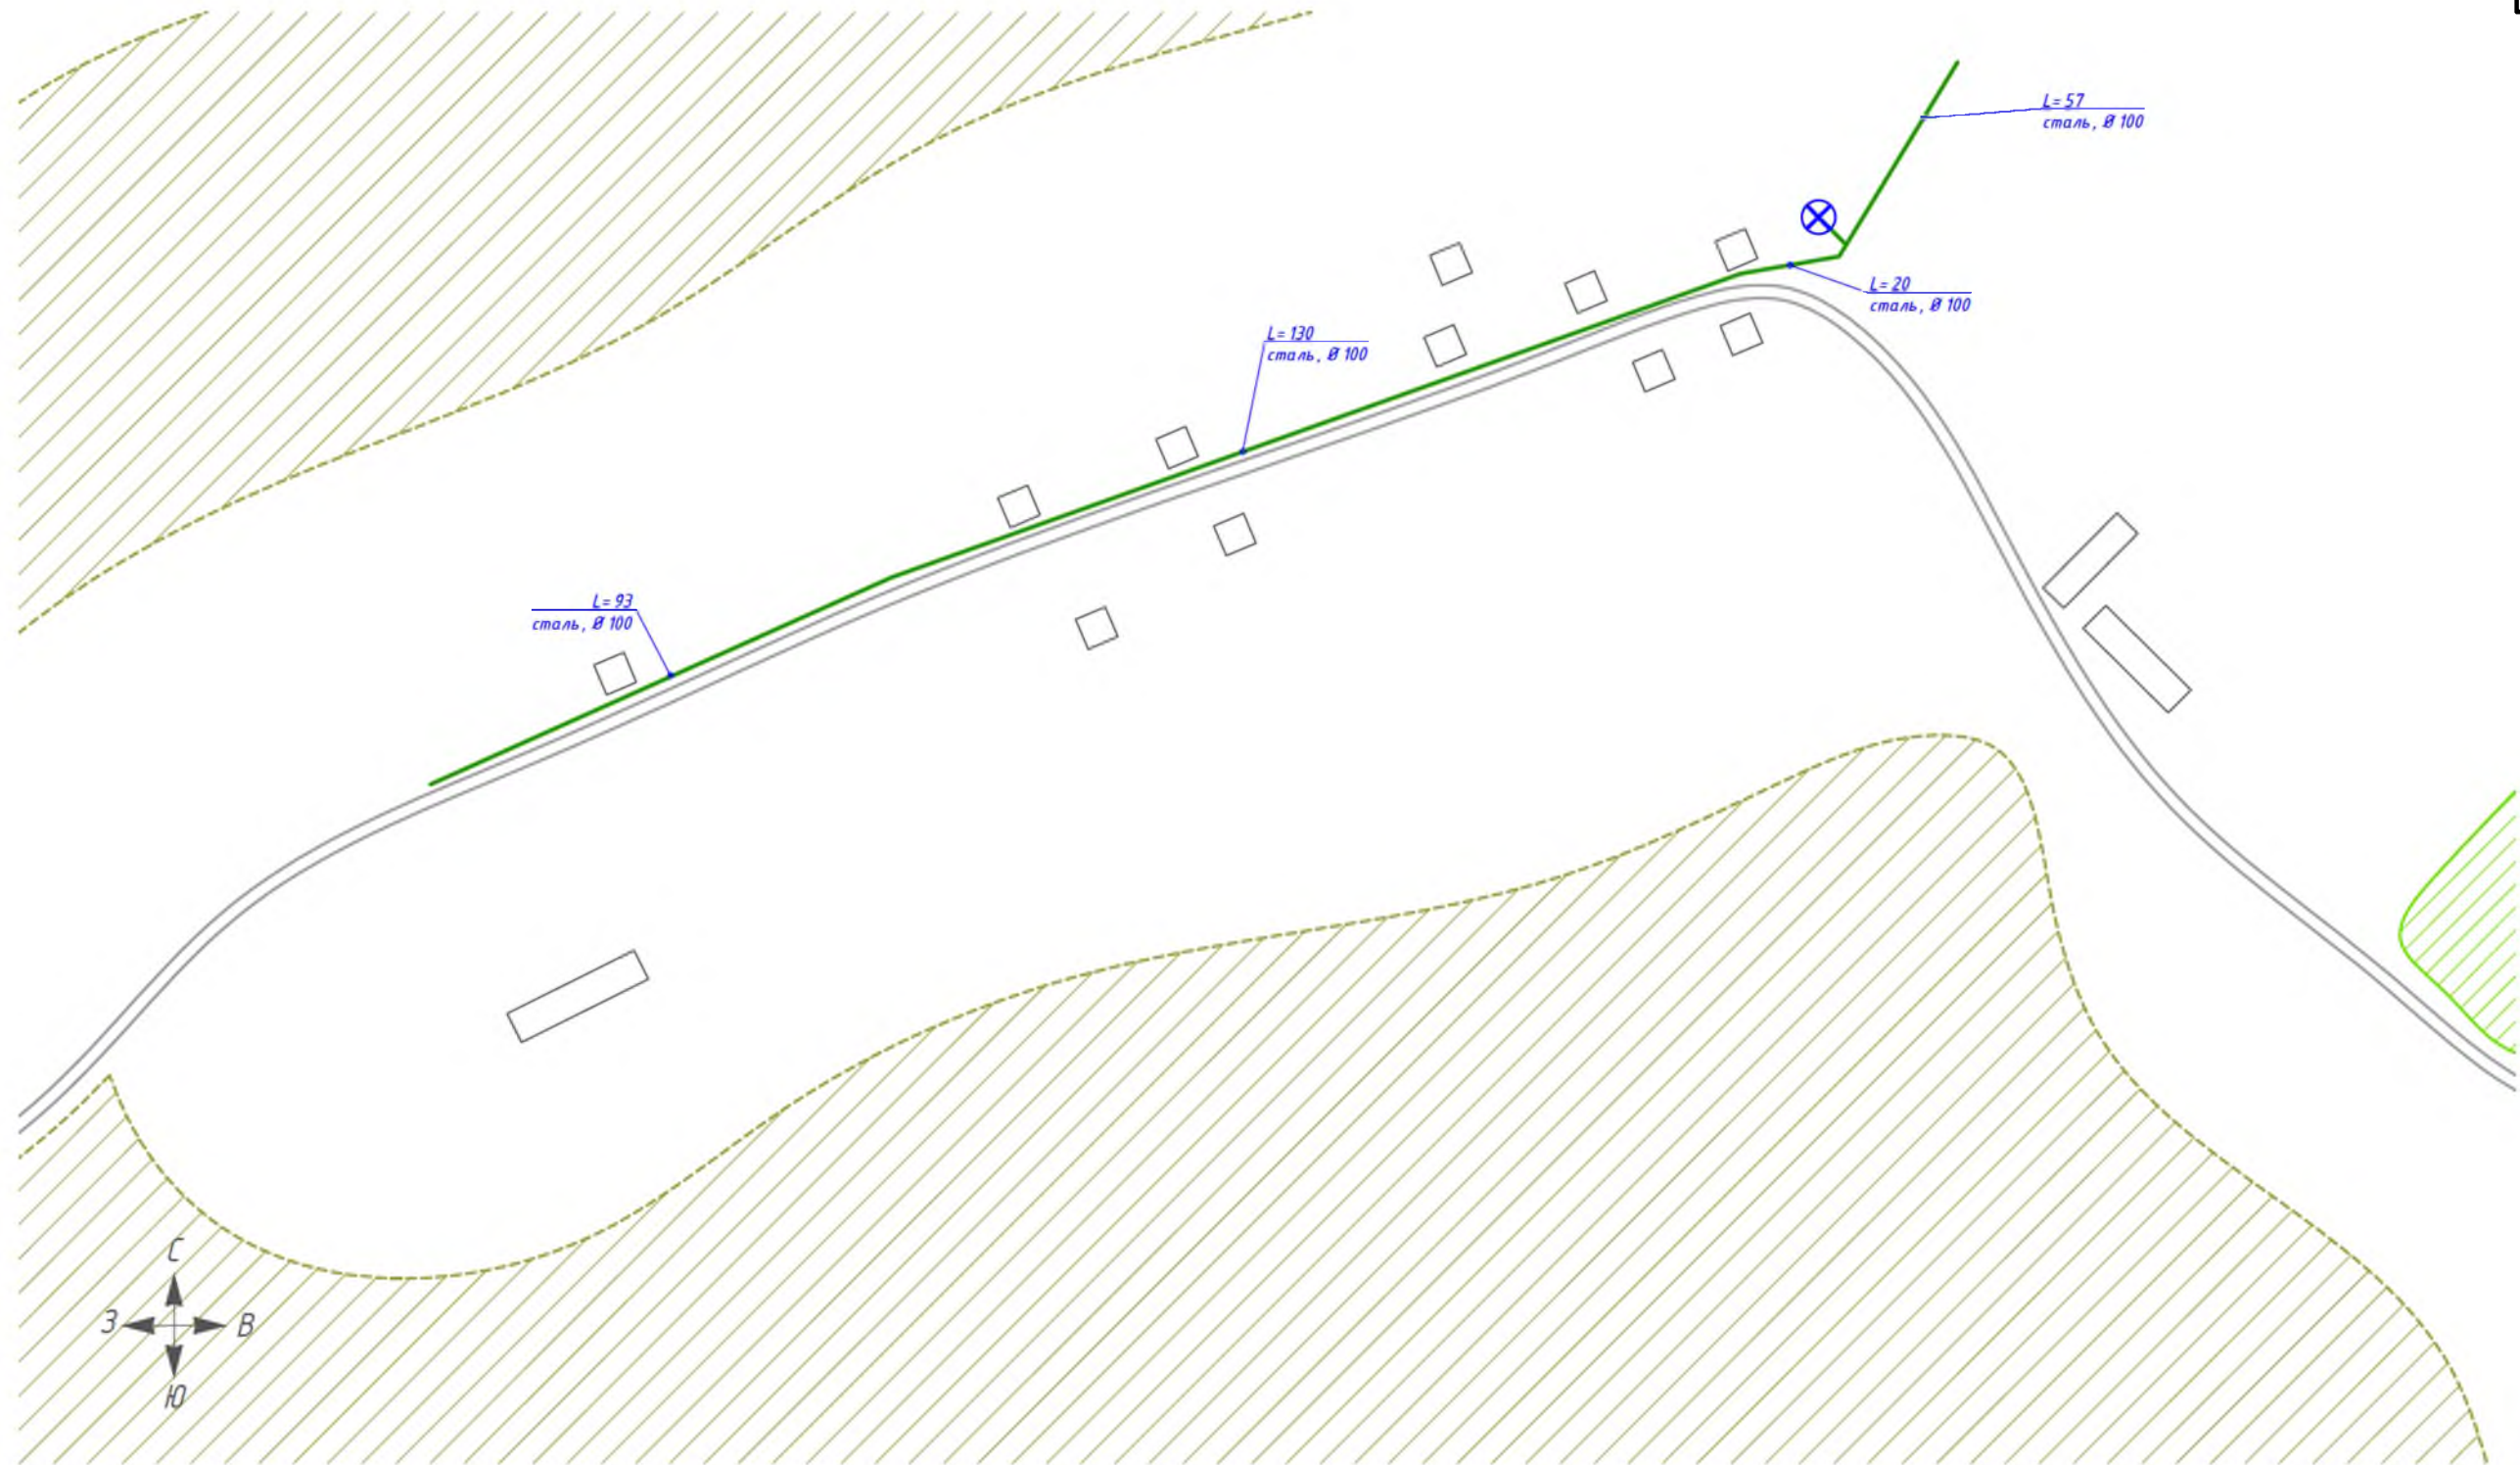

Условные обозначения

- существующий водопровод, сталь
- существующий водопровод, чугун
- существующий водопровод, ПЭ
- водопроводная колонка
- водопроводный колодец
- пожарный гидрант
- скважина
- водонапорная башня
- водоочистная станция
- насосная станция
- водоем
- лес
- сельскохозяйственные и промышленные предприятия
- кладбище
- памятник культуры
- перспективная водоочистная станция
- жилой дом

Схема расположения листов



Изм.	Кол. чт.	Лист	№ док.	Подп./	Дата
Разраб.			Володин А.В.		15.08.19
Пров.			Кутейко В.В.		15.08.19
Т. Контр.			Вьюхов Р.С.		15.08.19
Н. контр.			Харьков Д.Б.		15.08.19
Чтв.			Караваев О.В.		

№ 2/ЕП/2019


Схема водоснабжения и водоотведения

с. Ежула

Стадия	Лист	Листов
	1	1

Масштаб 1:2500

ХАРЬКОВ
ПРОЕКТИРОВАНИЕ

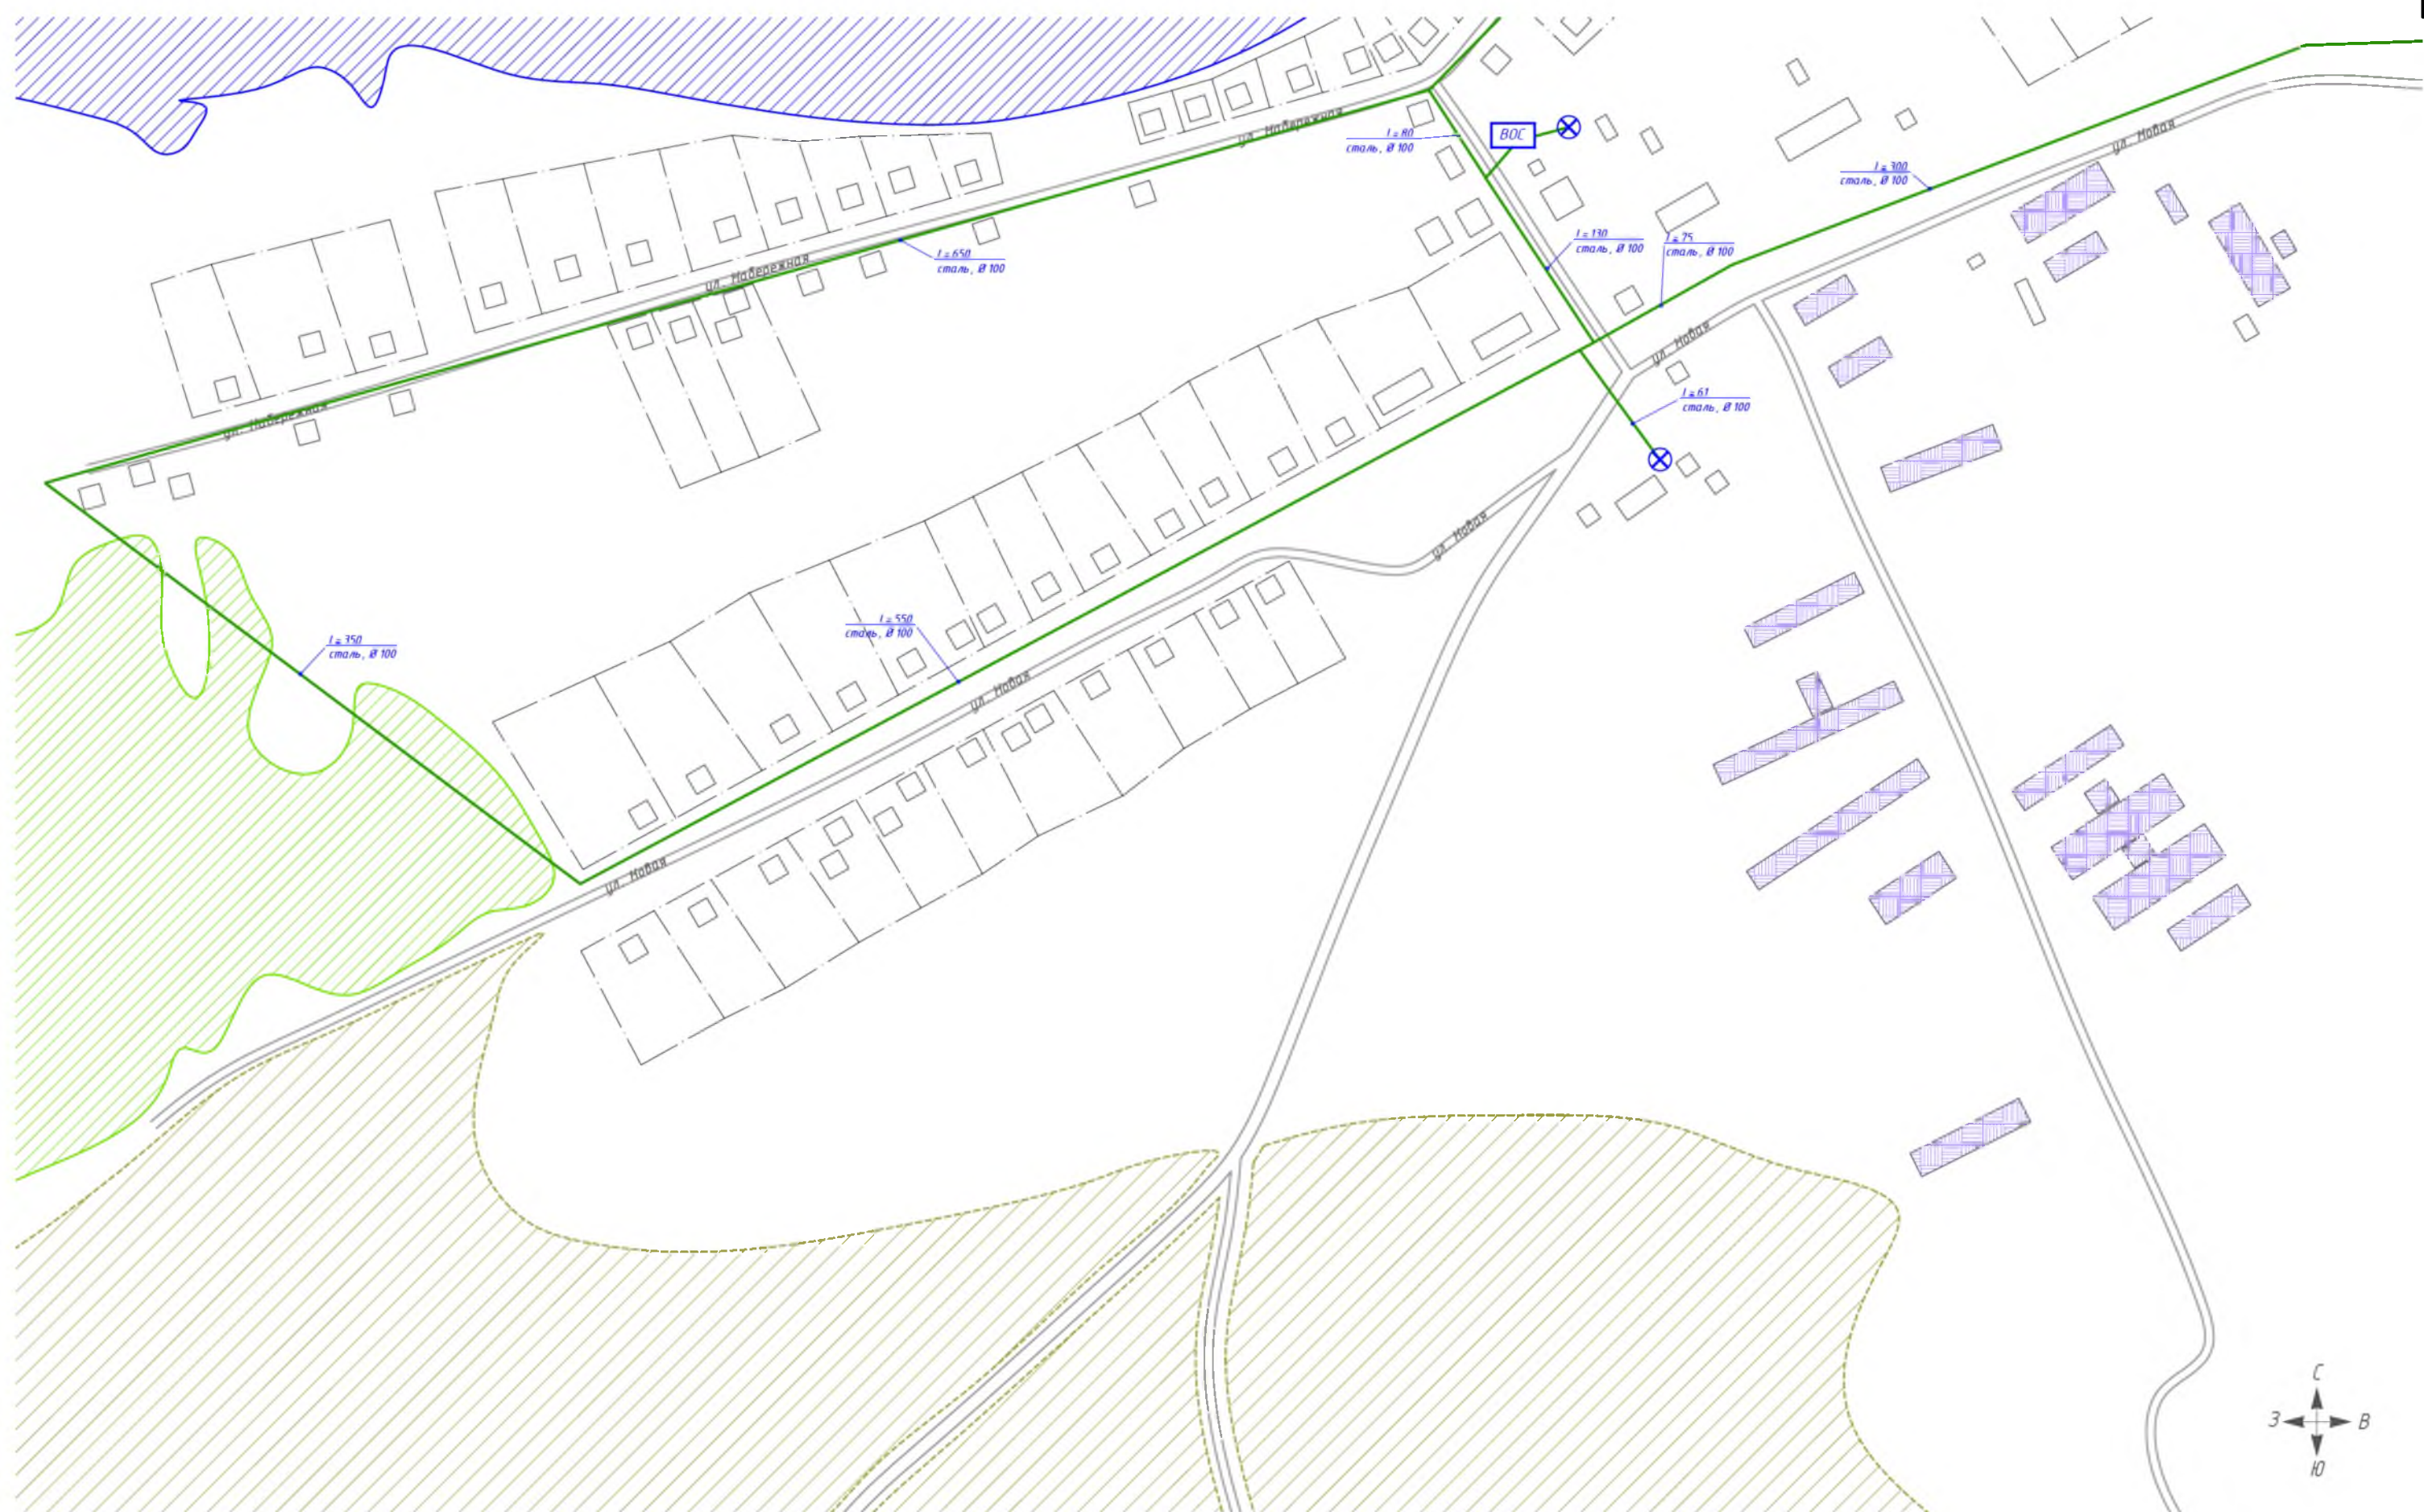

№ 2/ЕП/2019				
Схема водоснабжения и водоотведения				
Изм.	Кол. ч.	Лист	№ док.	Подп./Дата
Разраб.		Володин А.В.		15.08.19
Проб.		Кутейко В.В.		15.08.19
Ф. Контр.		Вьюхов Р.С.		15.08.19
И. контр.		Харьков Д.Б.		15.08.19
Чтв.		Харьков Д.Б.		15.08.19
с. Заново			Стадия	Лист
Масштаб 1:2500				2
ХАРЬКОВ ПРОЕКТИРОВАНИЕ				2

Инв. № подл. Подп. и дата. Взам. инв. №. Ссылка на...



- Условные обозначения**
- существующий водопровод, чугун
 - существующий водопровод, сталь
 - существующий водопровод, ПЭ
 - водопроводная колонка
 - водопроводный колодец
 - пожарный гидрант
 - скважина
 - водонапорная башня
 - водоочистная станция
 - насосная станция
 - водоем
 - лес
 - сельскохозяйственные и промышленные предприятия
 - кладбище
 - памятник культуры
 - перспективная водоочистная станция
 - жилой дом



					№ 2/ЕП/2019				
					Схема водоснабжения и водоотведения				
Изм.	Кол. у.	Лист	№ док.	Подп.	Дата	с. Занова	Стадия	Лист	Листов
Разраб.					15.08.15		1	2	
Проб.					15.08.15				
Ф. Контр.					15.08.15				
И. контр.					15.08.15	Масштаб 1:2500	ХАРЬКОВ ПРОЕКТИРОВАНИЕ		
Чтв.					15.08.15				

Сельское хозяйство
 Вид, инв. №
 Подп. и дата
 Инв. № подл.