

**Условные обозначения**

- существующий водопровод, чугун
- существующий водопровод, сталь
- существующий водопровод, ПЗ
- водопроводная колонка
- водопроводный колодец
- пожарный гидрант
- скважина
- водонапорная башня
- водоочистная станция
- насосная станция
- водоем
- лес
- сельскохозяйственные и промышленные предприятия
- кладбище
- памятник культуры
- жилой дом

**Схема расположения листов**



Изм.	Кол. у.	Лист	№ док.	Подп.	Дата
Разраб.		Молодин А.В.			25.08.19
Проб.		Кутейко В.В.			25.08.19
Контр.		Вьюков Р.С.			25.08.19
Н. контр.		Харьков Д.Б.			25.08.19
Итв.		Караваев О.В.			

№ 2/ЕП/2019					
Схема водоснабжения и водоотведения					
аул Шагур			Стадия	Лист	Листов
				1	1
Масштаб 1:2500					
Формат А2					

Инв. № подл. Подп. и дата. Взам. инв. №. Сельское поселение

Согласовано

Инв. № подл. Подп. и дата. Взам. инв. №



Условные обозначения

- существующий водопровод, чугун
- существующий водопровод, сталь
- существующий водопровод, ПЗ
- водопроводная колонка
- водопроводный колодец
- пожарный гидрант
- скважина
- водонапорная башня
- водоочистная станция
- насосная станция
- водоем
- лес
- сельскохозяйственные и промышленные предприятия
- кладбище
- памятник культуры
- жилой дом

Схема расположения листов



Изм.	Кол. ч.	Лист	№ док.	Подп./	Дата
Разраб.				Володин А.В.	15.08.19
Пров.				Кутейко В.В.	15.08.19
Г. Контр.				Вьюхов Р.С.	15.08.19
Н. контр.				Харьков Д.Б.	15.08.19
Чтв.				Карадаев О.В.	

№ 2/ЕП/2019

Схема водоснабжения и водоотведения

д. Михайловка 2-я

Стадия	Лист	Листов
	2	2

Масштаб 1:2500


ХАРЬКОВ  
ПРОЕКТИРОВАНИЕ



Условные обозначения

- |  |                                |  |   |
|--|--------------------------------|--|---|
|  | существующий водопровод, чугун |  | водоем  |
|  | существующий водопровод, сталь |  | лес   |
|  | существующий водопровод, ПЗ    |  | сельскохозяйственные и промышленные предприятия |
|  | водопроводная колонка          |  | кладбище  |
|  | водопроводный колодец          |  | памятник культуры                               |
|  | пожарный гидрант               |  | жилой дом                                       |
|  | скважина                       |  |   |
|  | водонапорная башня             |  |   |
|  | водочистная станция            |  |   |
|  | насосная станция               |  |   |

Схема расположения листов

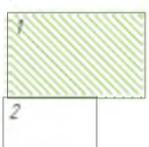

№ 2/ЕП/2019					
Схема водоснабжения и водоотведения					
Изм.	Кол. у.	Лист	№ док.	Подп.	Дата
Разраб.		Володин А.В.			15.08.15
Проб.		Кутейко В.В.			15.08.15
Ф. Контр.		Вьюхов Р.С.			15.08.15
И. контр.		Харьков Д.Б.			15.08.15
Чтв.		Харьков Д.Б.			15.08.15
д. Михайловка 2-я					
Масштаб 1:2500					
		Стадия	Лист	Листов	
			1	2	
ХАРЬКОВ ПРОЕКТИРОВАНИЕ					
Формат А2					


Инв. № подл. Подп. и дата. Взам. инв. №. Ссылка на



Условные обозначения

- |  |                                |  |   |
|--|--------------------------------|--|---|
|  | существующий водопровод, чугун |  | водоем  |
|  | существующий водопровод, сталь |  | лес   |
|  | существующий водопровод, ПЗ    |  | сельскохозяйственные и промышленные предприятия |
|  | водопроводная колонка          |  | кладбище  |
|  | водопроводный колодец          |  | памятник культуры                               |
|  | пожарный гидрант               |  | жилой дом                                       |
|  | скважина                       |  |   |
|  | водонапорная башня             |  |   |
|  | водочистная станция            |  |   |
|  | насосная станция               |  |   |

 Схема расположения листов




№ 2/ЕП/2019					
Схема водоснабжения и водоотведения					
Изм.	Кол. ч.	Лист	№ док.	Подп.	Дата
Разраб.		Володин А.В.			15.08.19
Проб.		Кутейко В.В.			15.08.19
Т. Контр.		Вьюхов Р.Е.			15.08.19
Н. контр.		Харьков Д.Б.			15.08.19
Чтв.		Харьков Д.Б.			
п. Бекташ				Стадия	Лист
Масштаб 1:2500					Листов
1					1
ХАРЬКОВ ПРОЕКТИРОВАНИЕ					
Формат А2					

Инв. № подл. Подп. и дата. Взам. инв. №. Ссылка на




- Условные обозначения**
- существующий водопровод, чугун
  - существующий водопровод, сталь
  - существующий водопровод, ПЭ
  - водопроводная колонка
  - водопроводный колодец
  - пожарный гидрант
  - скважина
  - водонапорная башня
  - водоочистная станция
  - насосная станция
  - водоем
  - лес
  - сельскохозяйственные и промышленные предприятия
  - кладбище
  - памятник культуры
  - жилой дом

Схема расположения листов

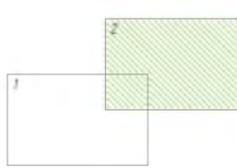


				№ 2/ЕП/2019		
				Схема водоснабжения и водоотведения		
				с. Кана		
				Масштаб 1:2500		
				ХАРЬКОВ ПРОЕКТИРОВАНИЕ		
				Формат А1		

Имя	Фамилия	Должность	Дата
Разраб.	Куцаев А.В.	Инженер	15.08.19
Проект.	Куцаев В.В.	Инженер	15.08.19
Т. контр.	Куцаев Р.С.	Инженер	15.08.19
И. контр.	Харьков Д.В.	Инженер	15.08.19
Синд.	Куцаев В.В.	Инженер	15.08.19

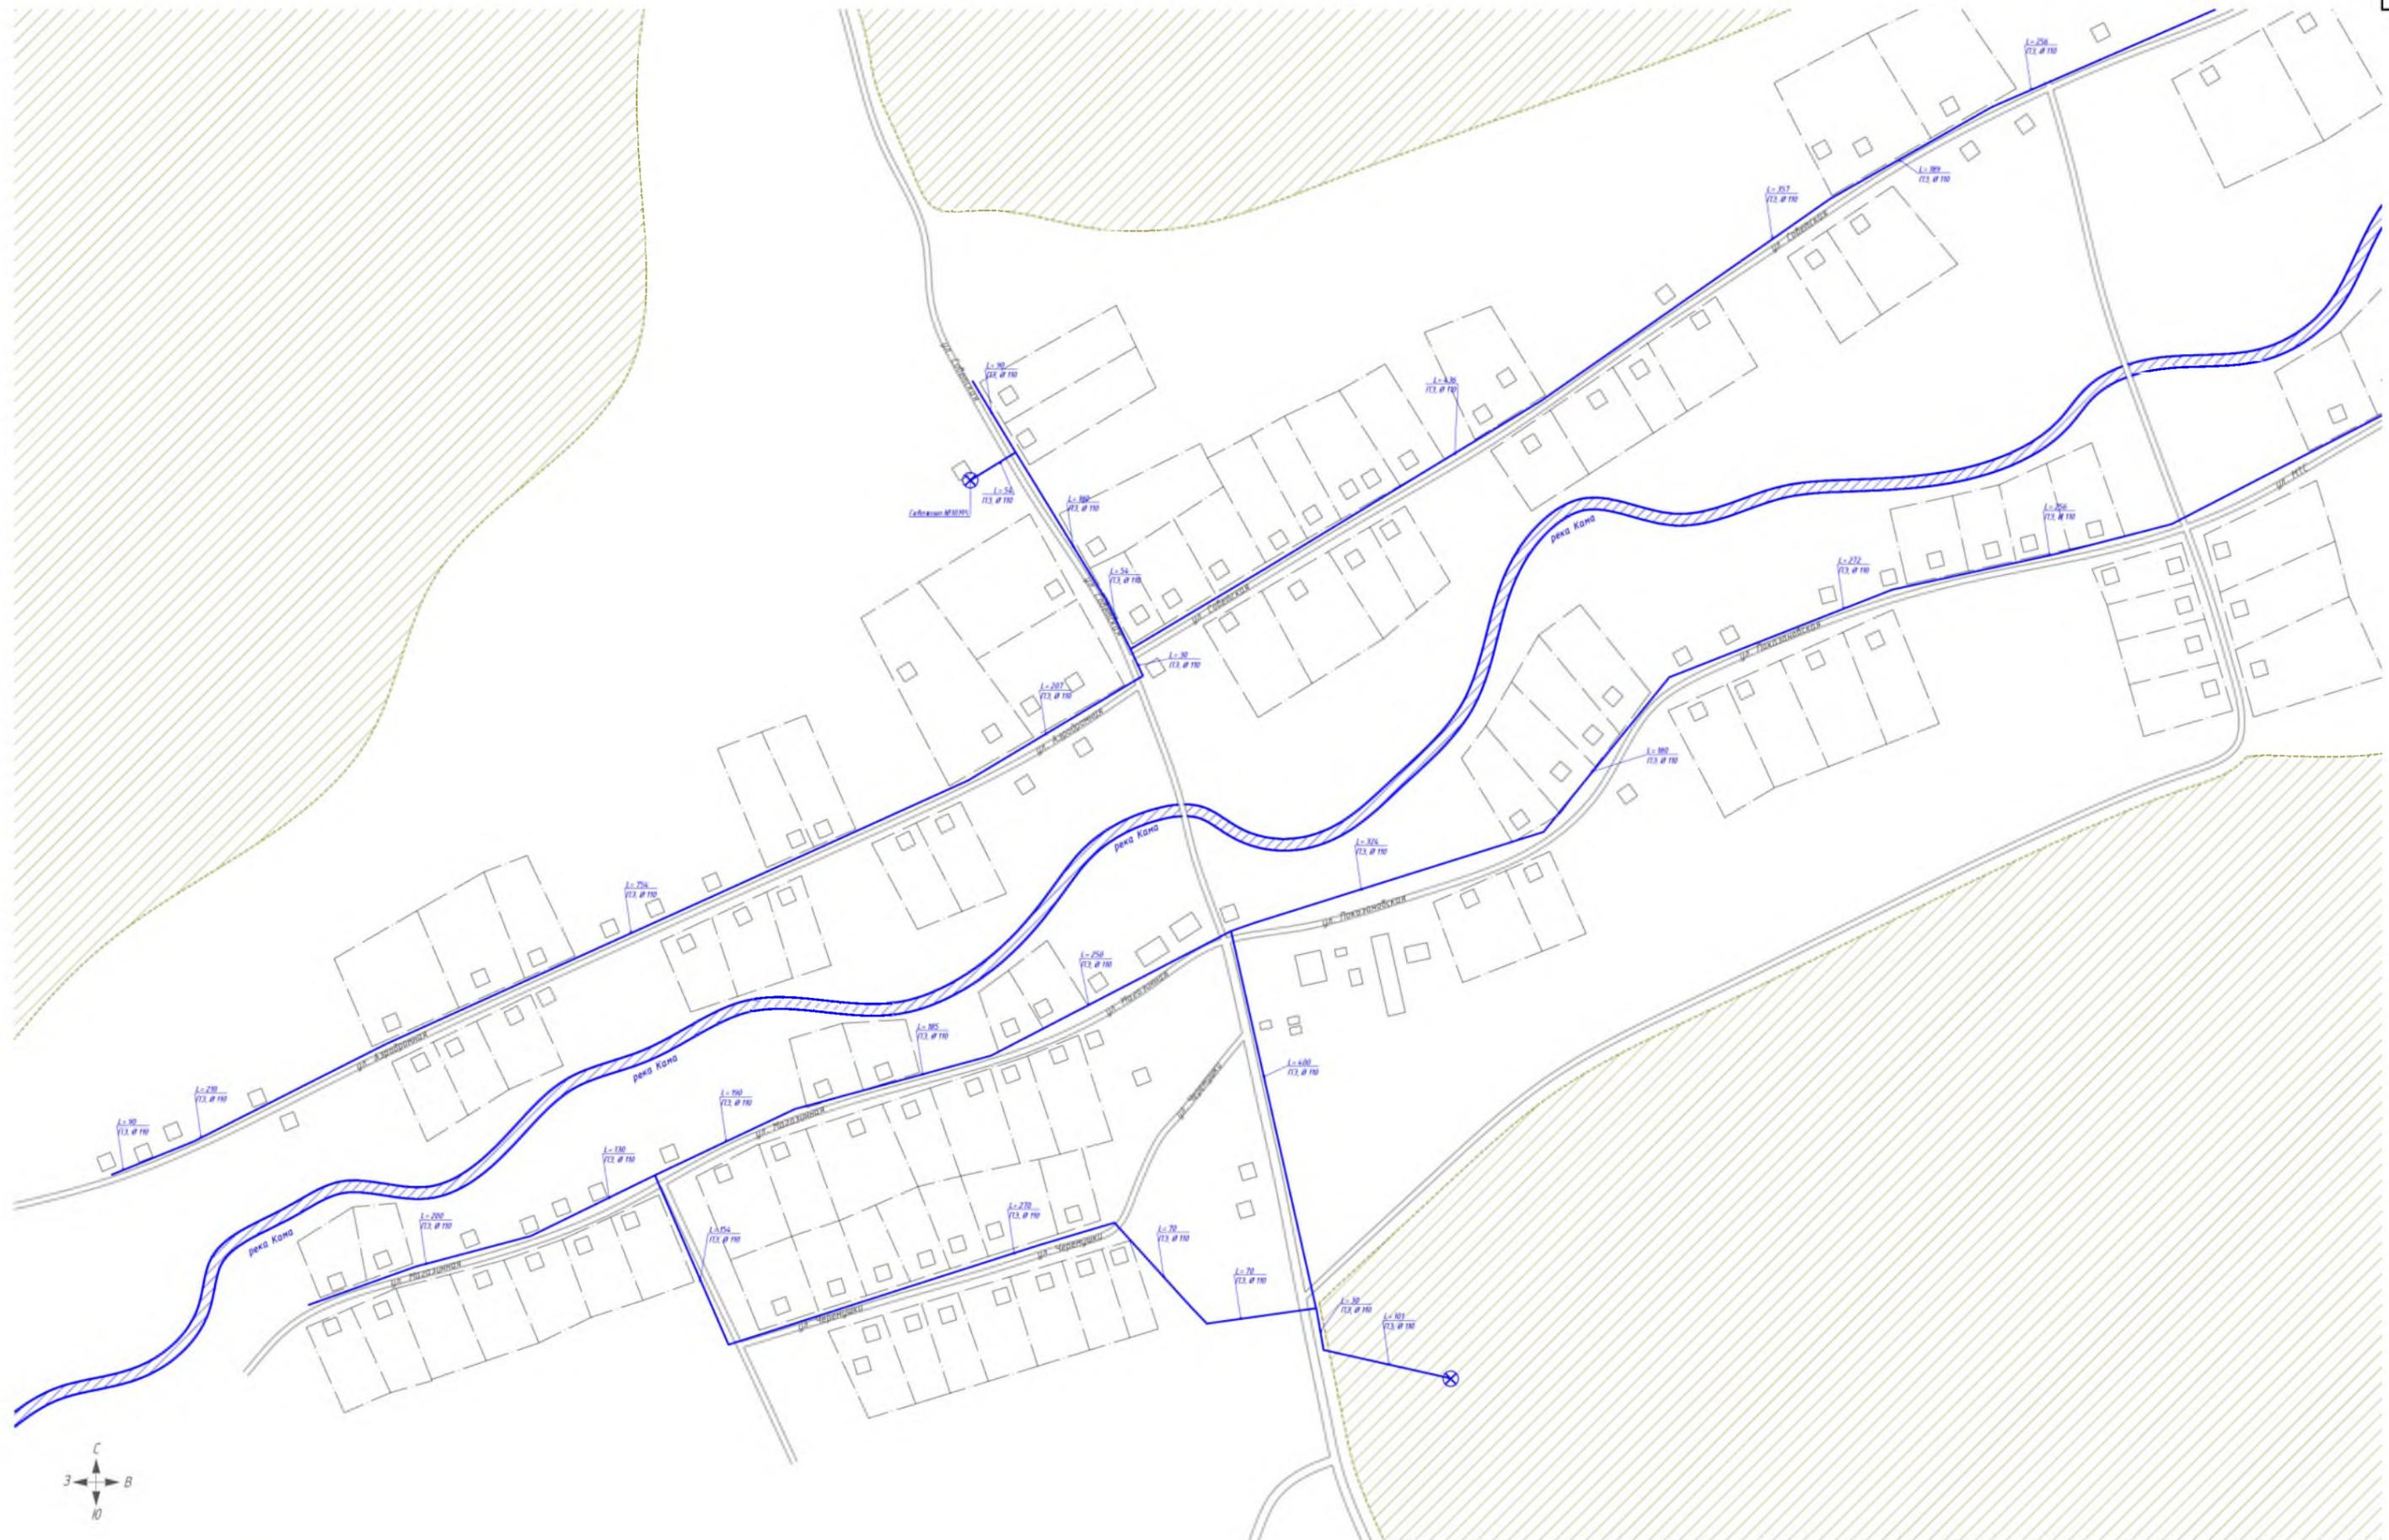

- Условные обозначения**
- существующий водопровод, чугун
  - существующий водопровод, сталь
  - существующий водопровод, ПЭ
  - водопроводная колонка
  - водопроводный колодец
  - пожарный гидрант
  - скважина
  - водонапорная башня
  - водоочистная станция
  - насосная станция
  - водоем
  - лес
  - сельскохозяйственные и промышленные предприятия
  - кладбище
  - памятник культуры
  - жилой дом

Схема расположения листов

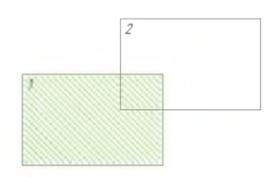

					№ 2/ЕП/2019		
					Схема водоснабжения и водоотведения		
					с. Кана		
					Масштаб 1:2500		
					ХАРЬКОВ ПРОЕКТИРОВАНИЕ		
					Формат А1		

Изм.	Кол. ч.	Лист	№ дж.	Подп.	Дата
Разраб.	Владим А.В.				15.08.19
Проб.	Кутырко В.В.				15.08.19
Т. контр.	Вильков Р.С.				15.08.19
И. контр.	Харьков Д.В.				15.08.19
Экз.	Каравай О.В.				

Стадия	Лист	Листов
	1	2