


Согласовано

Взам. инв. №

Подп. и дата

Инв. № подл.

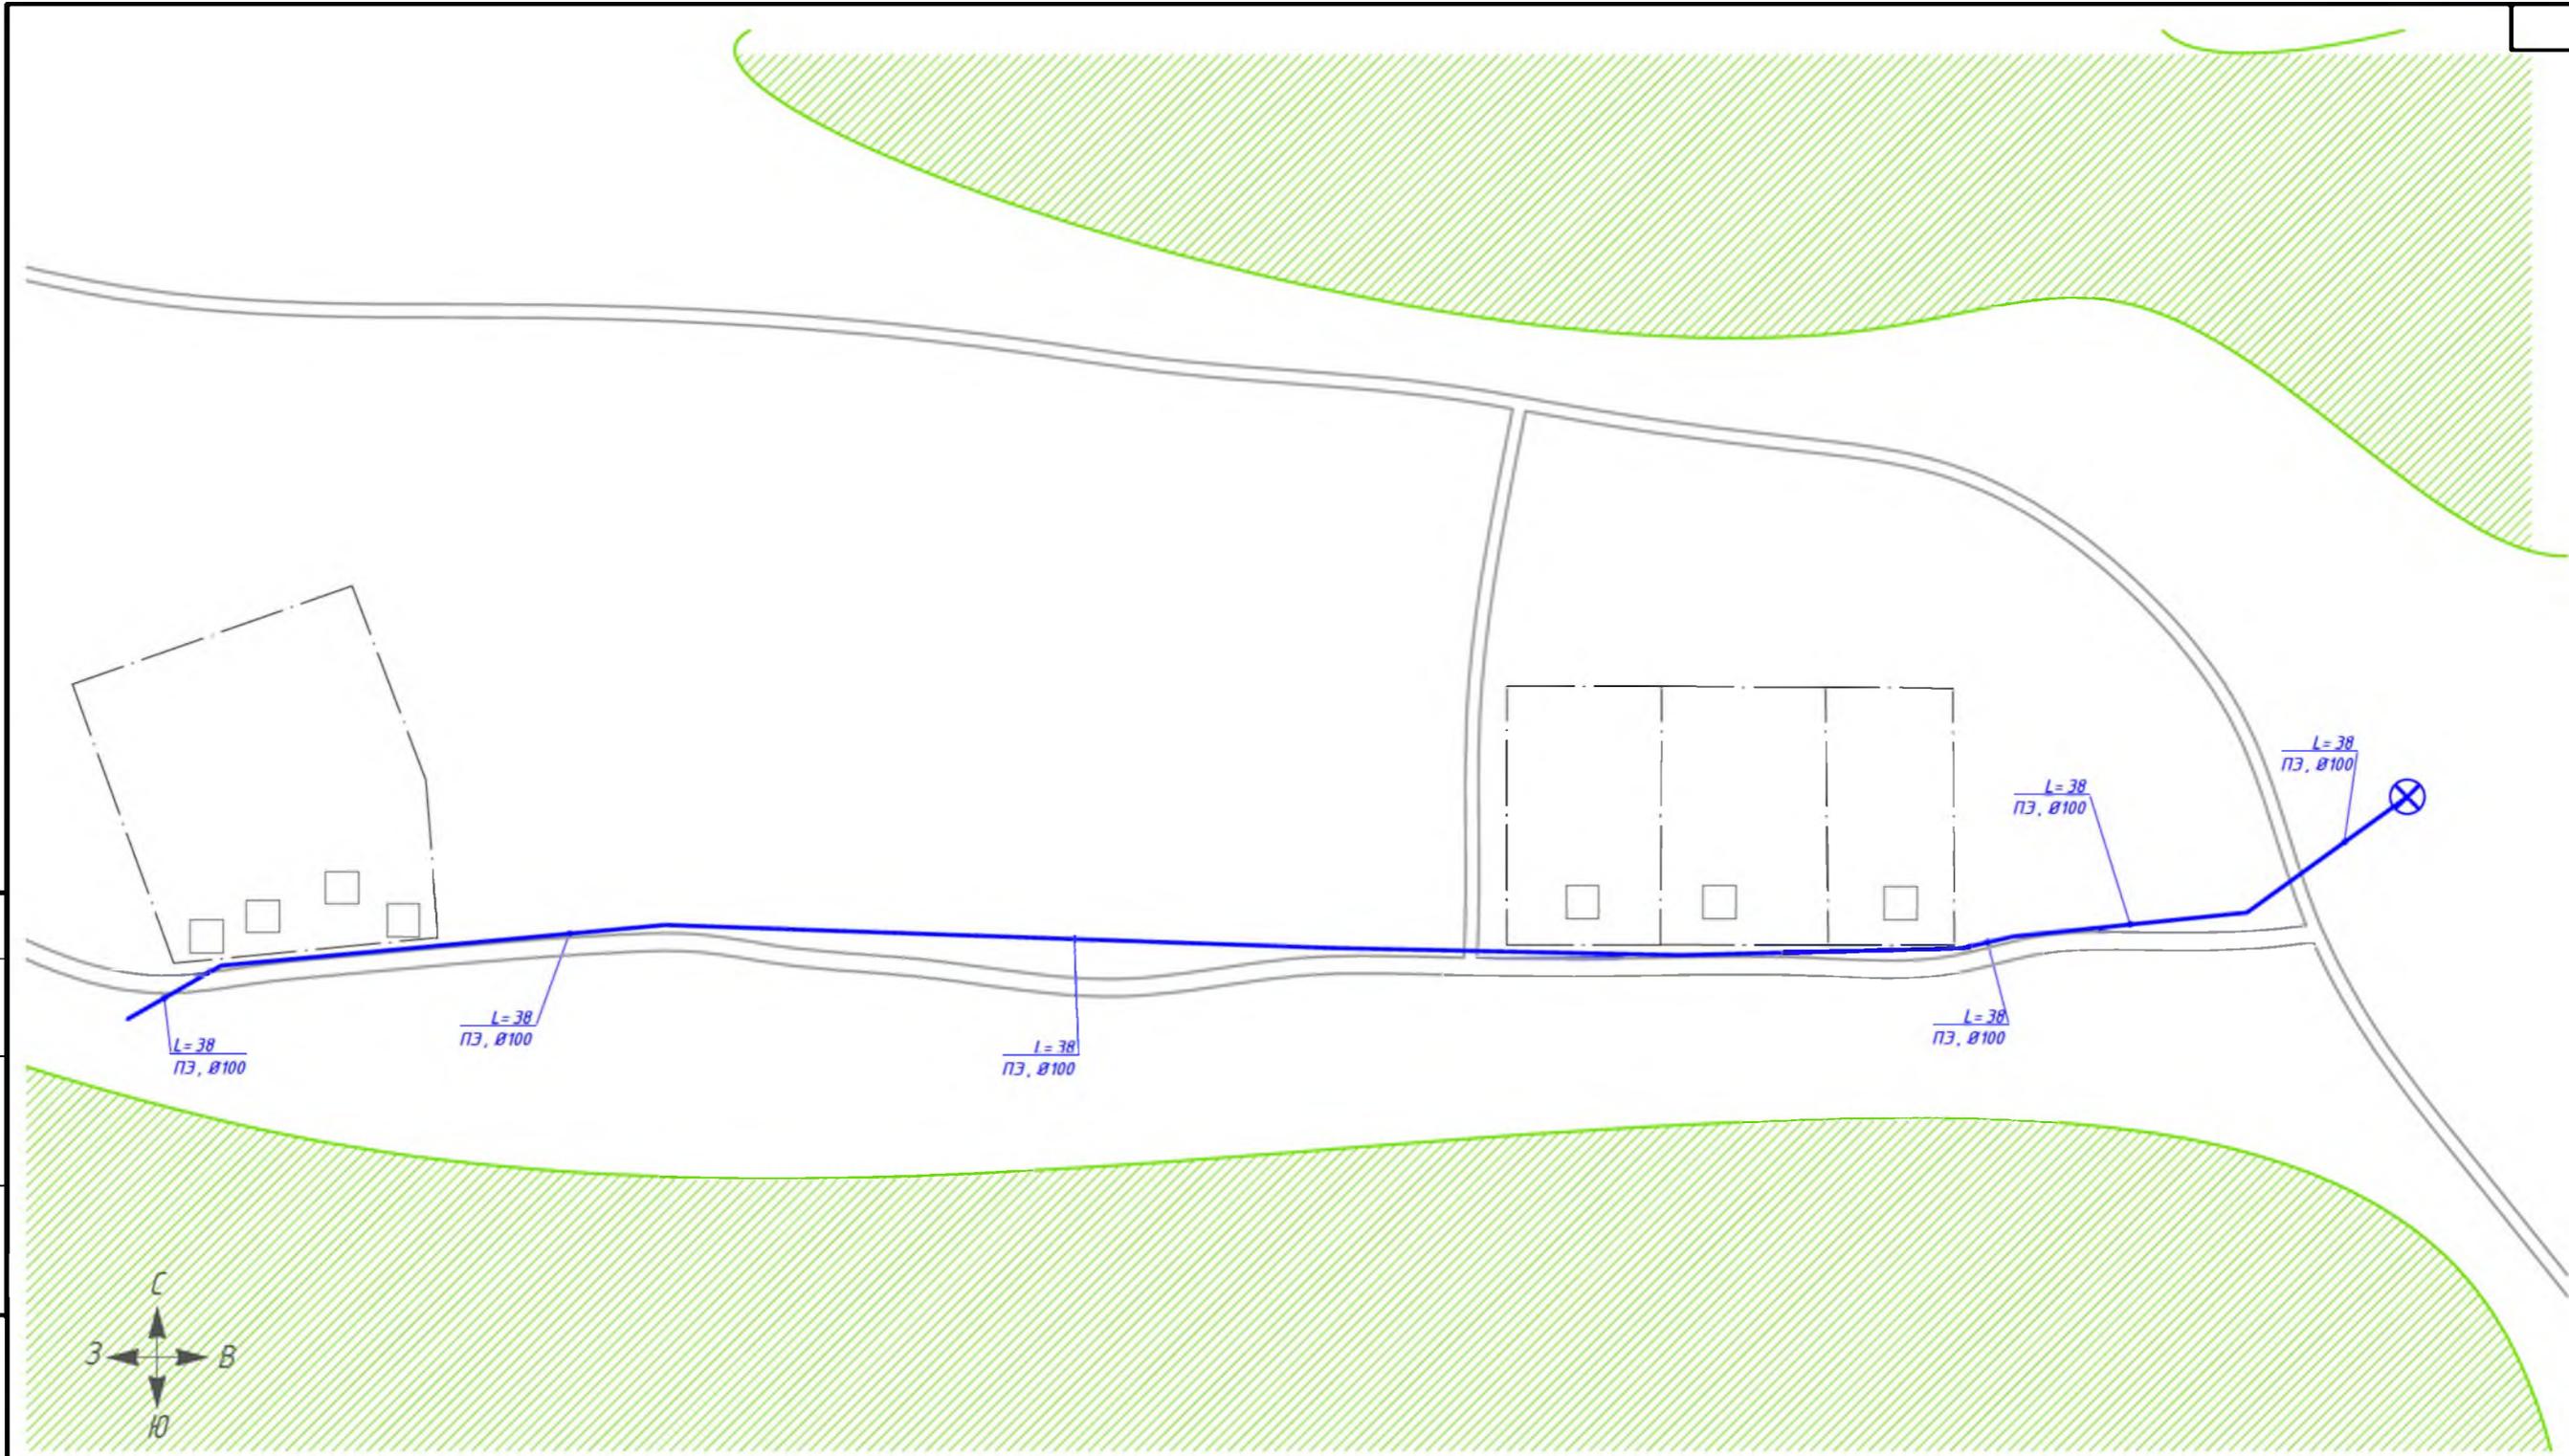

Условные обозначения

- существующий водопровод, чугун
- существующий водопровод, сталь
- существующий водопровод, ПЭ
- водопроводная колонка
- водопроводный колодец
- пожарный гидрант
- скважина
- водонапорная башня
- перспективная водоочистная станция
- перспективная насосная станция
- водоем
- лес
- сельскохозяйственные и промышленные предприятия
- кладбище
- памятник культуры
- водоочистная станция
- жилой дом

Схема расположения листов



Изм.	Кол. ч.	Лист	№ док.	Подп.	Дата
Разраб.				Володин А.В.	30.08.19
Пров.				Кутейко В.В.	30.08.19
Г. Контр.				Вьюхов Р.С.	30.08.19
Н. контр.				Харьков Д.Б.	30.08.19
Чтв.				Карадаев О.В.	

№ 2/ЕП/2019

Схема водоснабжения и водоотведения

п. Антошкино	Стадия	Лист	Листов
		1	1

Масштаб 1:2500

ХАРЬКОВ
ПРОЕКТИРОВАНИЕ

Согласовано

Взам. инв. №

Подп. и дата

Инв. № подл.



- | | | | |
|--|------------------------------------|--|---|
| | существующий водопровод, чугун | | водоем |
| | существующий водопровод, сталь | | лес |
| | существующий водопровод, ПЗ | | сельскохозяйственные и промышленные предприятия |
| | водопроводная колонка | | кладбище |
| | водопроводный колодец | | памятник культуры |
| | пожарный гидрант | | ВОС водоочистная станция |
| | скважина | | жилой дом |
| | водонапорная башня | | |
| | перспективная водоочистная станция | | |
| | перспективная насосная станция | | |

Схема расположения листов



Изм.	Кол. чт.	Лист	№ док.	Подп.	Дата
Разраб.				Володин А.В.	30.08.19
Пров.				Кутейко В.В.	30.08.19
Г. Контр.				Вьюхов Р.С.	30.08.19
Н. контр.				Харьков Д.Б.	30.08.19
Чтв.				Караваев О.В.	

№ 2/ЕП/2019

Схема водоснабжения и водоотведения

п. Заливной Луг	Стадия	Лист	Листов
		1	1

Масштаб 1:2500

ХАРЬКОВ
ПРОЕКТИРОВАНИЕ

Согласовано

Взам. инв. №

Подп. и дата

Инв. № подл.



Условные обозначения

- существующий водопровод, чугун
- существующий водопровод, сталь
- существующий водопровод, ПЭ
- водопроводная колонка
- водопроводный колодец
- пожарный гидрант
- скважина
- водонапорная башня
- перспективная водоочистная станция
- перспективная насосная станция
- водоем
- лес
- сельскохозяйственные и промышленные предприятия
- кладбище
- памятник культуры
- водоочистная станция
- жилой дом

Схема расположения листов



Изм.	Кол. чт.	Лист	№ док.	Подп.	Дата
Разраб.				Володин А.В.	30.08.19
Пров.				Кутейко В.В.	30.08.19
Г. Контр.				Вьюхов Р.С.	30.08.19
Н. контр.				Харьков Д.Б.	30.08.19
Чтв.				Караев О.В.	

№ 2/ЕП/2019

Схема водоснабжения и водоотведения

Стадия	Лист	Листов

п. Медведкино

Масштаб 1:2500

ХАРЬКОВ
ПРОЕКТИРОВАНИЕ

Формат А3



Схема расположения листов



Условные обозначения

- | | | | |
|--|------------------------------------|--|---|
| | существующий водопровод, чугун | | водоем |
| | существующий водопровод, сталь | | лес |
| | существующий водопровод, ПЭ | | сельскохозяйственные и промышленные предприятия |
| | водопроводная колонка | | кладбище |
| | водопроводный колодец | | памятник культуры |
| | пожарный гидрант | | ВОС |
| | скважина | | перспективная водоочистная станция |
| | водонапорная дашня | | перспективная насосная станция |
| | перспективная водоочистная станция | | жилой дом |
| | перспективная насосная станция | | |

№ 2/ЕП/2019

Схема водоснабжения и водоотведения

Изм.	Кол. ч.	Лист	№ док.	Подп.	Дата
Разраб.		Володин А.В.			30.08.19
Проб.		Кутейко В.В.			30.08.19
Т. Контр.		Вьюхов Р.С.			30.08.19
Н. контр.		Харьков Д.Б.			30.08.19
Чтв.		Караванов О.В.			

с. Назарово

Стадия	Лист	Листов
	1	1

Масштаб 1:2500

ХАРЬКОВ
ПРОЕКТИРОВАНИЕ

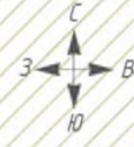


Схема расположения листов



- Условные обозначения**
- существующий водопровод, чугун
 - существующий водопровод, сталь
 - существующий водопровод, ПЭ
 - водопроводная колонка
 - водопроводный колодец
 - пожарный гидрант
 - скважина
 - водонапорная башня
 - перспективная водоочистная станция
 - перспективная насосная станция
 - водоем
 - лес
 - сельскохозяйственные и промышленные предприятия
 - кладбище
 - памятник культуры
 - водоочистная станция
 - жилой дом

№ 2/ЕП/2019					
Схема водоснабжения и водоотведения					
Изм.	Кол. чч.	Лист	№ док.	Подп.	Дата
Разраб.	Володин А.В.				30.08.19
Пров.	Кутейко В.В.				30.08.19
Г. Контр.	Вьюжов Р.С.				30.08.19
Н. контр.	Харьков Д.Б.				30.08.19
Чтв.	Караваев О.В.				
д. Таганово				Стадия	Лист
Масштаб 1:2500				1	1
ХАРЬКОВ ПРОЕКТИРОВАНИЕ					
Формат А2					

Инв. № подл. Подп. и дата. Взам. инв. №. Ссылка на



- Условные обозначения**
- существующий водопровод, чугун
 - существующий водопровод, сталь
 - существующий водопровод, ПЭ
 - водопроводная колонка
 - водопроводный колодец
 - ⊗ пожарный гидрант
 - ⊙ скважина
 - ⊕ водонапорная башня
 - ВОС перспективная водоочистная станция
 - ▲ перспективная насосная станция
 - водоем
 - лес
 - сельскохозяйственные и промышленные предприятия
 - кладбище
 - памятник культуры
 - ВОС водоочистная станция
 - жилой дом

Схема расположения листов



№ 2/ЕП/2019			
Схема водоснабжения и водоотведения			
с. Новочинское		Страница	Лист
Масштаб 1:2500		1	1
Изм.	Кол. ч.	Лист № док.	Дата
Разрб.	Володин А.В.	30.09.19	30.09.19
Проб.	Кутейко В.В.	30.09.19	30.09.19
Г. Контр.	Вьюжов Р.С.	30.09.19	30.09.19
Н. контр.	Харьков Д.В.	30.09.19	30.09.19
Слб.	Карабидов И.В.	30.09.19	30.09.19
ХАРЬКОВ		ПРОЕКТИРОВАНИЕ	
Формат А1			