

Согласовано

Инв. № подл.
Взам. инв. №
Подп. и дата



Схема расположения листов



Условные обозначения

- |                                |   |
|--------------------------------|---|
| существующий водопровод, чугун | перспективный водопровод, ПЭ                    |
| существующий водопровод, сталь | перспективная водоочистная станция              |
| существующий водопровод, ПЭ    | водоем  |
| водопроводная колонка          | лес   |
| водопроводный колодец          | сельскохозяйственные и промышленные предприятия |
| пожарный гидрант               | кладбище  |
| скважина                       | жилой дом                                       |
| водонапорная башня             |   |
| водоочистная станция           |   |
| насосная станция               |   |

Изм.	Кол. чт.	Лист	№ док.	Подп.	Дата
Разраб.				Володин А.В.	30.08.19
Пров.				Кутейко В.В.	30.08.19
Г. Контр.				Вьюхов Р.С.	30.08.19
Н. контр.				Харьков Д.Б.	30.08.19
Чтв.				Караваев О.В.	

№ 2/ЕП/2019

Схема водоснабжения и водоотведения

п. Малые Каиы	Стадия	Лист	Листов
		1	1

Масштаб 1:2500

ХАРЬКОВ  
ПРОЕКТИРОВАНИЕ

Согласовано

Взам. инв. №

Подп. и дата

Инв. № подл.



### Условные обозначения

- |  |                                |  |   |
|--|--------------------------------|--|---|
|  | существующий водопровод, чугун |  | перспективный водопровод, ПЭ                    |
|  | существующий водопровод, сталь |  | перспективная водоочистная станция              |
|  | существующий водопровод, ПЭ    |  | водоем  |
|  | водопроводная колонка          |  | лес   |
|  | водопроводный колодец          |  | сельскохозяйственные и промышленные предприятия |
|  | пожарный гидрант               |  | кладбище  |
|  | скважина                       |  | жилой дом                                       |
|  | водонапорная башня             |  |   |
|  | водоочистная станция           |  |   |
|  | насосная станция               |  |   |

### Схема расположения листов



Изм.	Кол. чт.	Лист	№ док.	Подп.	Дата
Разраб.				Володин А.В.	30.08.19
Пров.				Кутейко В.В.	30.08.19
Г. Контр.				Вьюхов Р.С.	30.08.19
Н. контр.				Харьков Д.Б.	30.08.19
Чтв.				Караваев О.В.	

№ 2/ЕП/2019

Схема водоснабжения и водоотведения

д. Марково	Стадия	Лист	Листов
		1	1

Масштаб 1:2500

ХАРЬКОВ  
ПРОЕКТИРОВАНИЕ




Сельскохозяйственные  
Инв. № подл. Подп. и дата. Власт. инв. №



**Условные обозначения**

- |  |                                |  |   |
|--|--------------------------------|--|---|
|  | существующий водопровод, чугун |  | перспективный водопровод, ПЭ                    |
|  | существующий водопровод, сталь |  | перспективная водоочистная станция              |
|  | существующий водопровод, ПЭ    |  | водоем  |
|  | водопроводная колонка          |  | лес   |
|  | водопроводный колодец          |  | сельскохозяйственные и промышленные предприятия |
|  | пожарный гидрант               |  | кладбище  |
|  | скважина                       |  | жилой дом                                       |
|  | водонапорная башня             |  |   |
|  | водоочистная станция           |  |   |
|  | насосная станция               |  |   |

**Схема расположения листов**

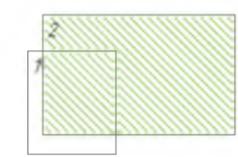

№ 2/ЕП/2019					
Схема водоснабжения и водоотведения					
Изм.	Кол. чч.	Лист	№ док.	Подп.	Дата
Разраб.		Володин А.В.			30.08.19
Пров.		Кутейко В.В.			30.08.19
Т. Контр.		Вьюгов Р.С.			30.08.19
Н. контр.		Харьков Д.Б.			30.08.19
Чтв.		Кардаев О.В.			
				Стадия	Лист
				д. Помельцево	2
				Листов	2
				Масштаб 1:2500	
					ХАРЬКОВ ПРОЕКТИРОВАНИЕ
Формат А2					




**Условные обозначения**

- существующий водопровод, чугун
- существующий водопровод, сталь
- существующий водопровод, ПЭ
- водопроводная колонка
- водопроводный колодец
- пожарный гидрант
- скважина
- водонапорная башня
- водоочистная станция
- насосная станция
- перспективный водопровод, ПЭ
- перспективная водоочистная станция
- водоем
- лес
- сельскохозяйственные и промышленные предприятия

- кладбище
- жилой дом

Схема расположения листов

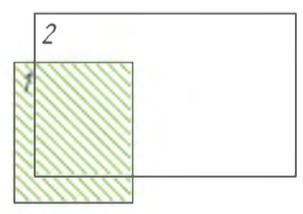

Согласовано  
 Инв. № инв. №  
 Подп. и дата  
 Инв. № подл.

Изм.	Кол. уч.	Лист	№ док.	Подп.	Дата
Разраб.				Володин А.В.	30.08.19
Пров.				Кутейко В.В.	30.08.19
Г. Контр.				Вьюхов Р.С.	30.08.19
Н. контр.				Харьков Д.Б.	30.08.19
Чтв.				Караваев О.В.	

№ 2/ЕП/2019		
Схема водоснабжения и водоотведения		
д. Помельцево	Стадия	Лист
		1
		2
Масштаб 1:2500	 ХАРЬКОВ ПРОЕКТИРОВАНИЕ	



Схема расположения листов

Условные обозначения

- существующий водопровод, чугун
- существующий водопровод, сталь
- существующий водопровод, ПЭ
- водопроводная колонка
- водопроводный колодец
- пожарный гидрант
- скважина
- водонапорная башня
- водоочистная станция
- насосная станция
- перспективный водопровод, ПЭ
- перспективная водоочистная станция
- водоем
- лес
- сельскохозяйственные и промышленные предприятия

- кладбище
- жилой дом



Согласовано  
 Инв. № подл.  
 Подп. и дата  
 Взам. инв. №

Изм.	Кол. чл.	Лист	№ док.	Подп.	Дата
Разраб.				Володин А.В.	30.08.19
Пров.				Кутейко В.В.	30.08.19
Г. Контр.				Вьюхов Р.С.	30.08.19
Н. контр.				Харьков Д.Б.	30.08.19
Чтв.				Караев О.В.	

№ 2/ЕП/2019		
Схема водоснабжения и водоотведения		
д. Сартаково	Стадия	Лист
		1
Масштаб 1:2500	 ХАРЬКОВ ПРОЕКТИРОВАНИЕ	



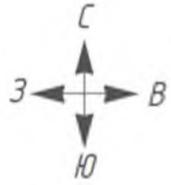


Схема расположения листов

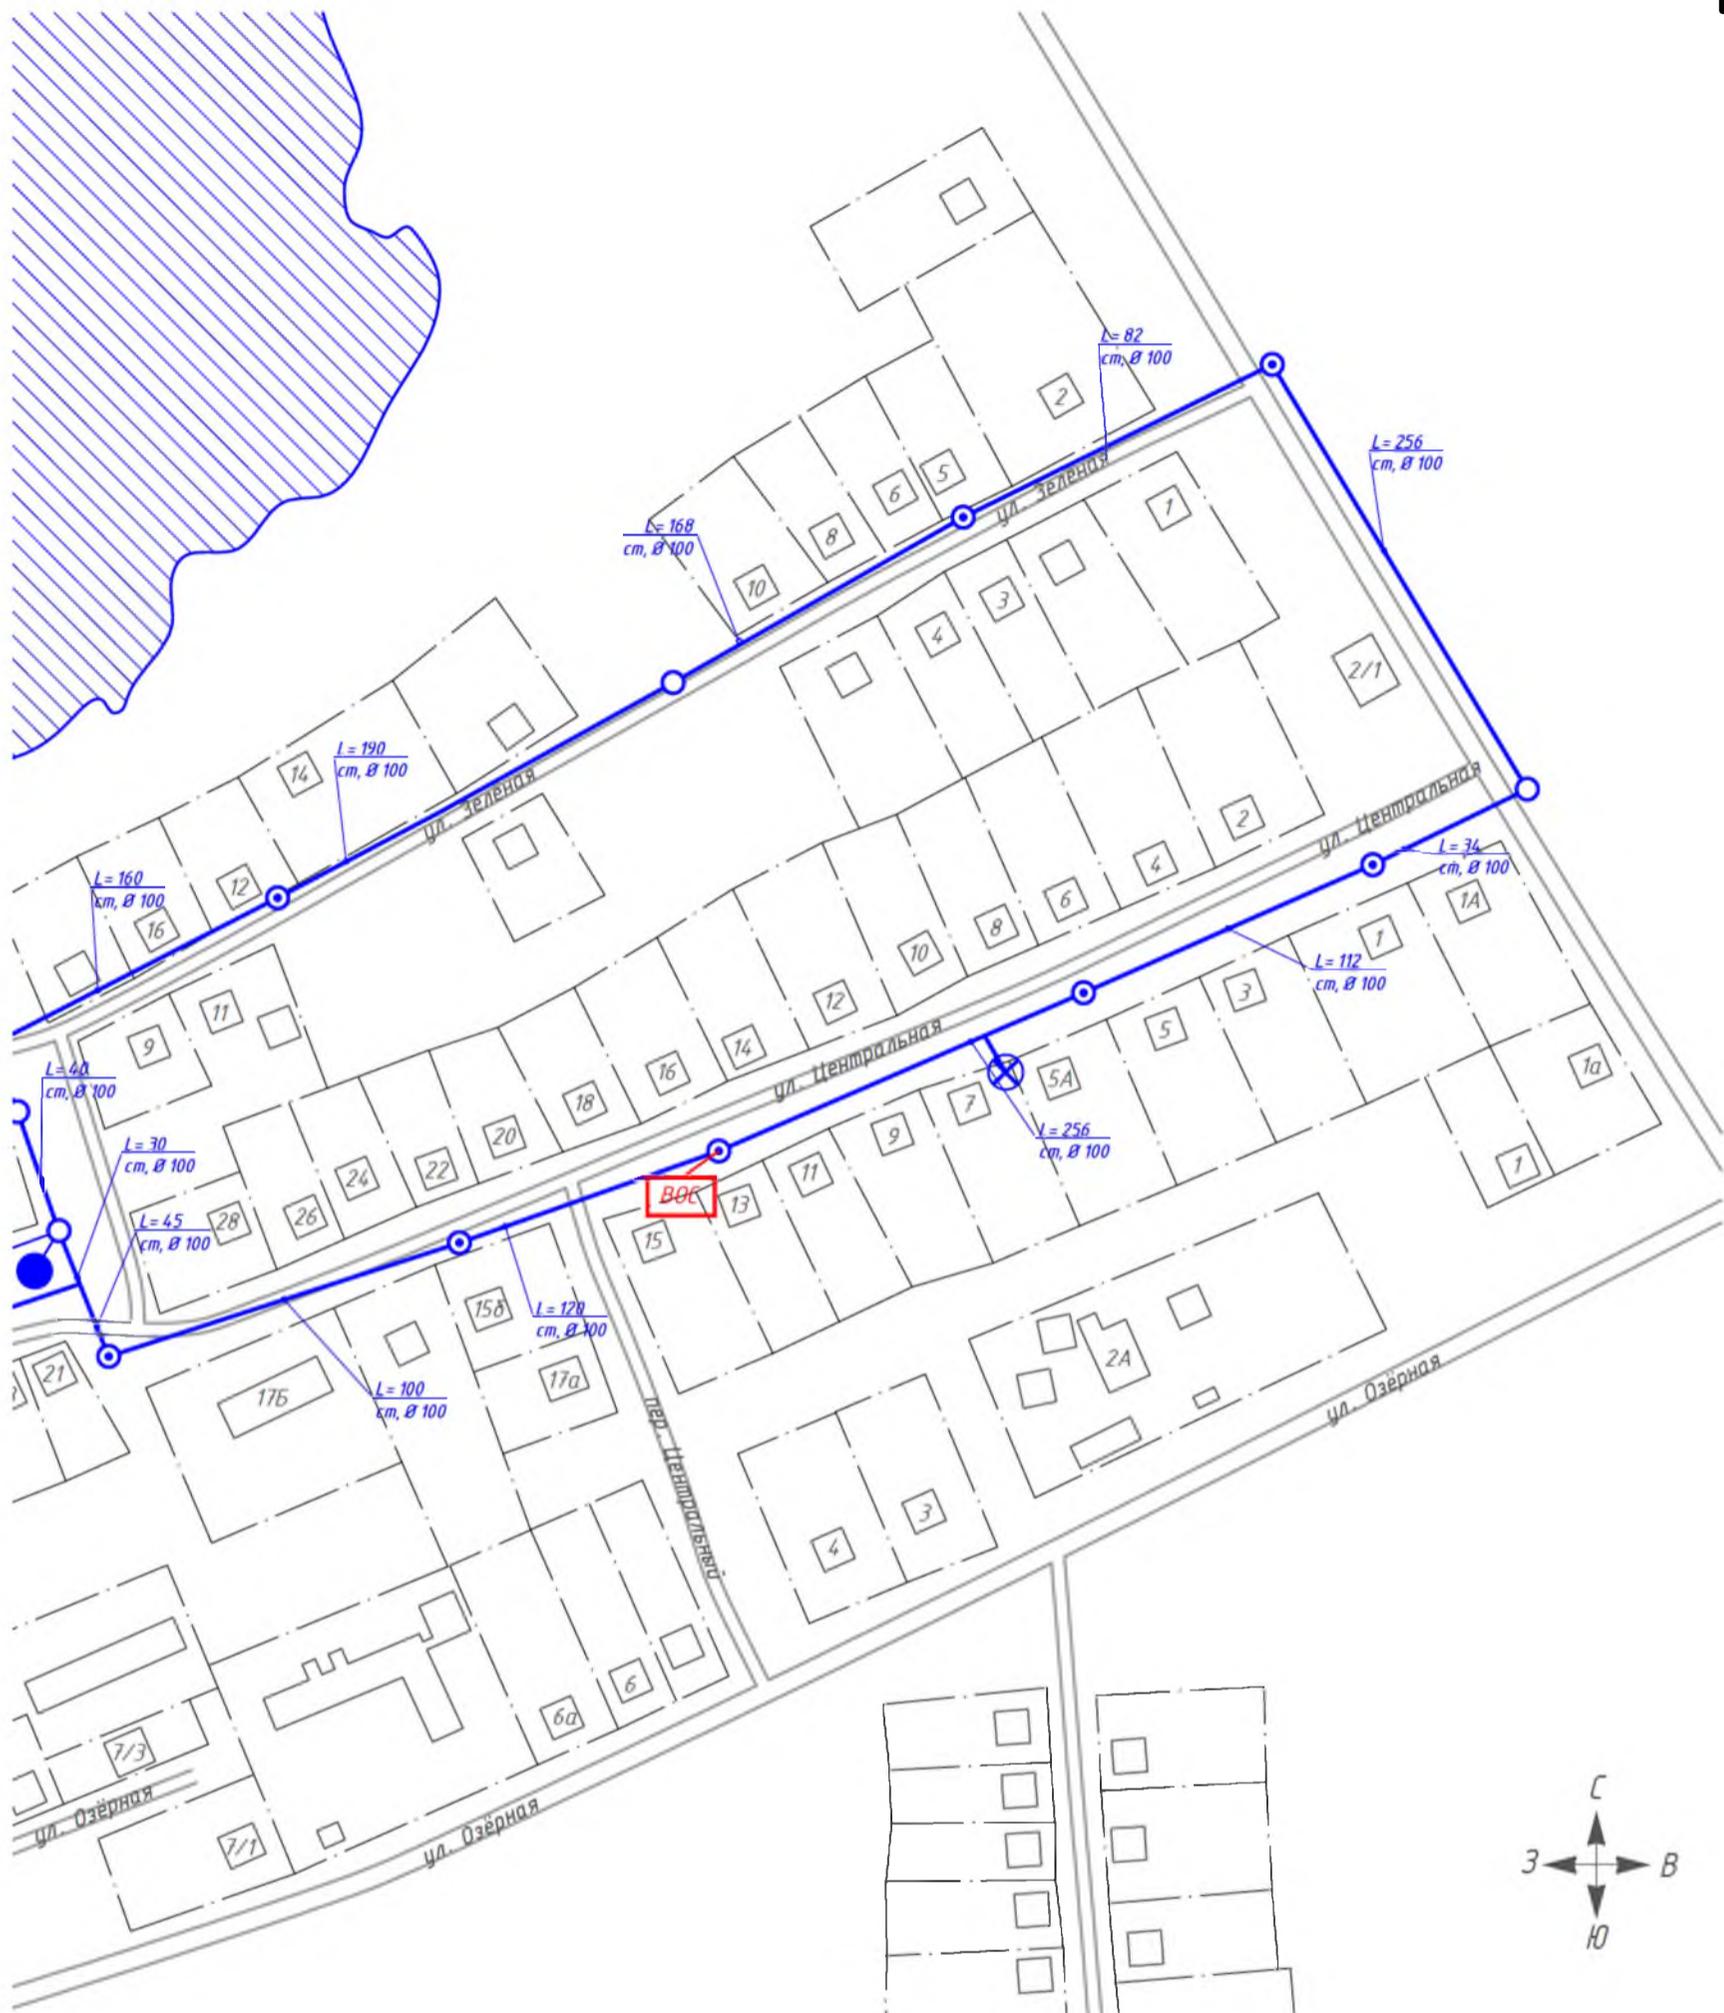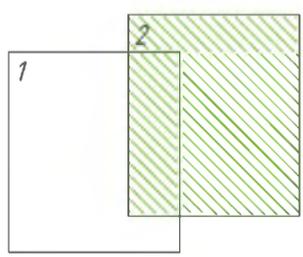

Условные обозначения


- существующий водопровод, чугун
- существующий водопровод, сталь
- существующий водопровод, ПЭ
- водопроводная колонка
- водопроводный колодец
- пожарный гидрант
- скважина
- водонапорная башня
- водоочистная станция
- насосная станция
- перспективный водопровод, ПЭ
- перспективная водоочистная станция
- водоем
- лес
- сельскохозяйственные и промышленные предприятия

- кладбище
- жилой дом

Согласовано  
 Инв. № инв.  
 Подп. и дата  
 Инв. № подл.

Изм.	Кол. чл.	Лист	№ док.	Подп.	Дата
Разраб.				Володин А.В.	30.08.19
Пров.				Кутейко В.В.	30.08.19
Г. Контр.				Вьюхов Р.С.	30.08.19
Н. контр.				Харьков Д.Б.	30.08.19
Чтв.				Караев О.В.	


№ 2/ЕП/2019		
Схема водоснабжения и водоотведения		
п. Заречный	Стадия	Лист
		Листов
		2
		2
Масштаб 1:2500		 ХАРЬКОВ ПРОЕКТИРОВАНИЕ

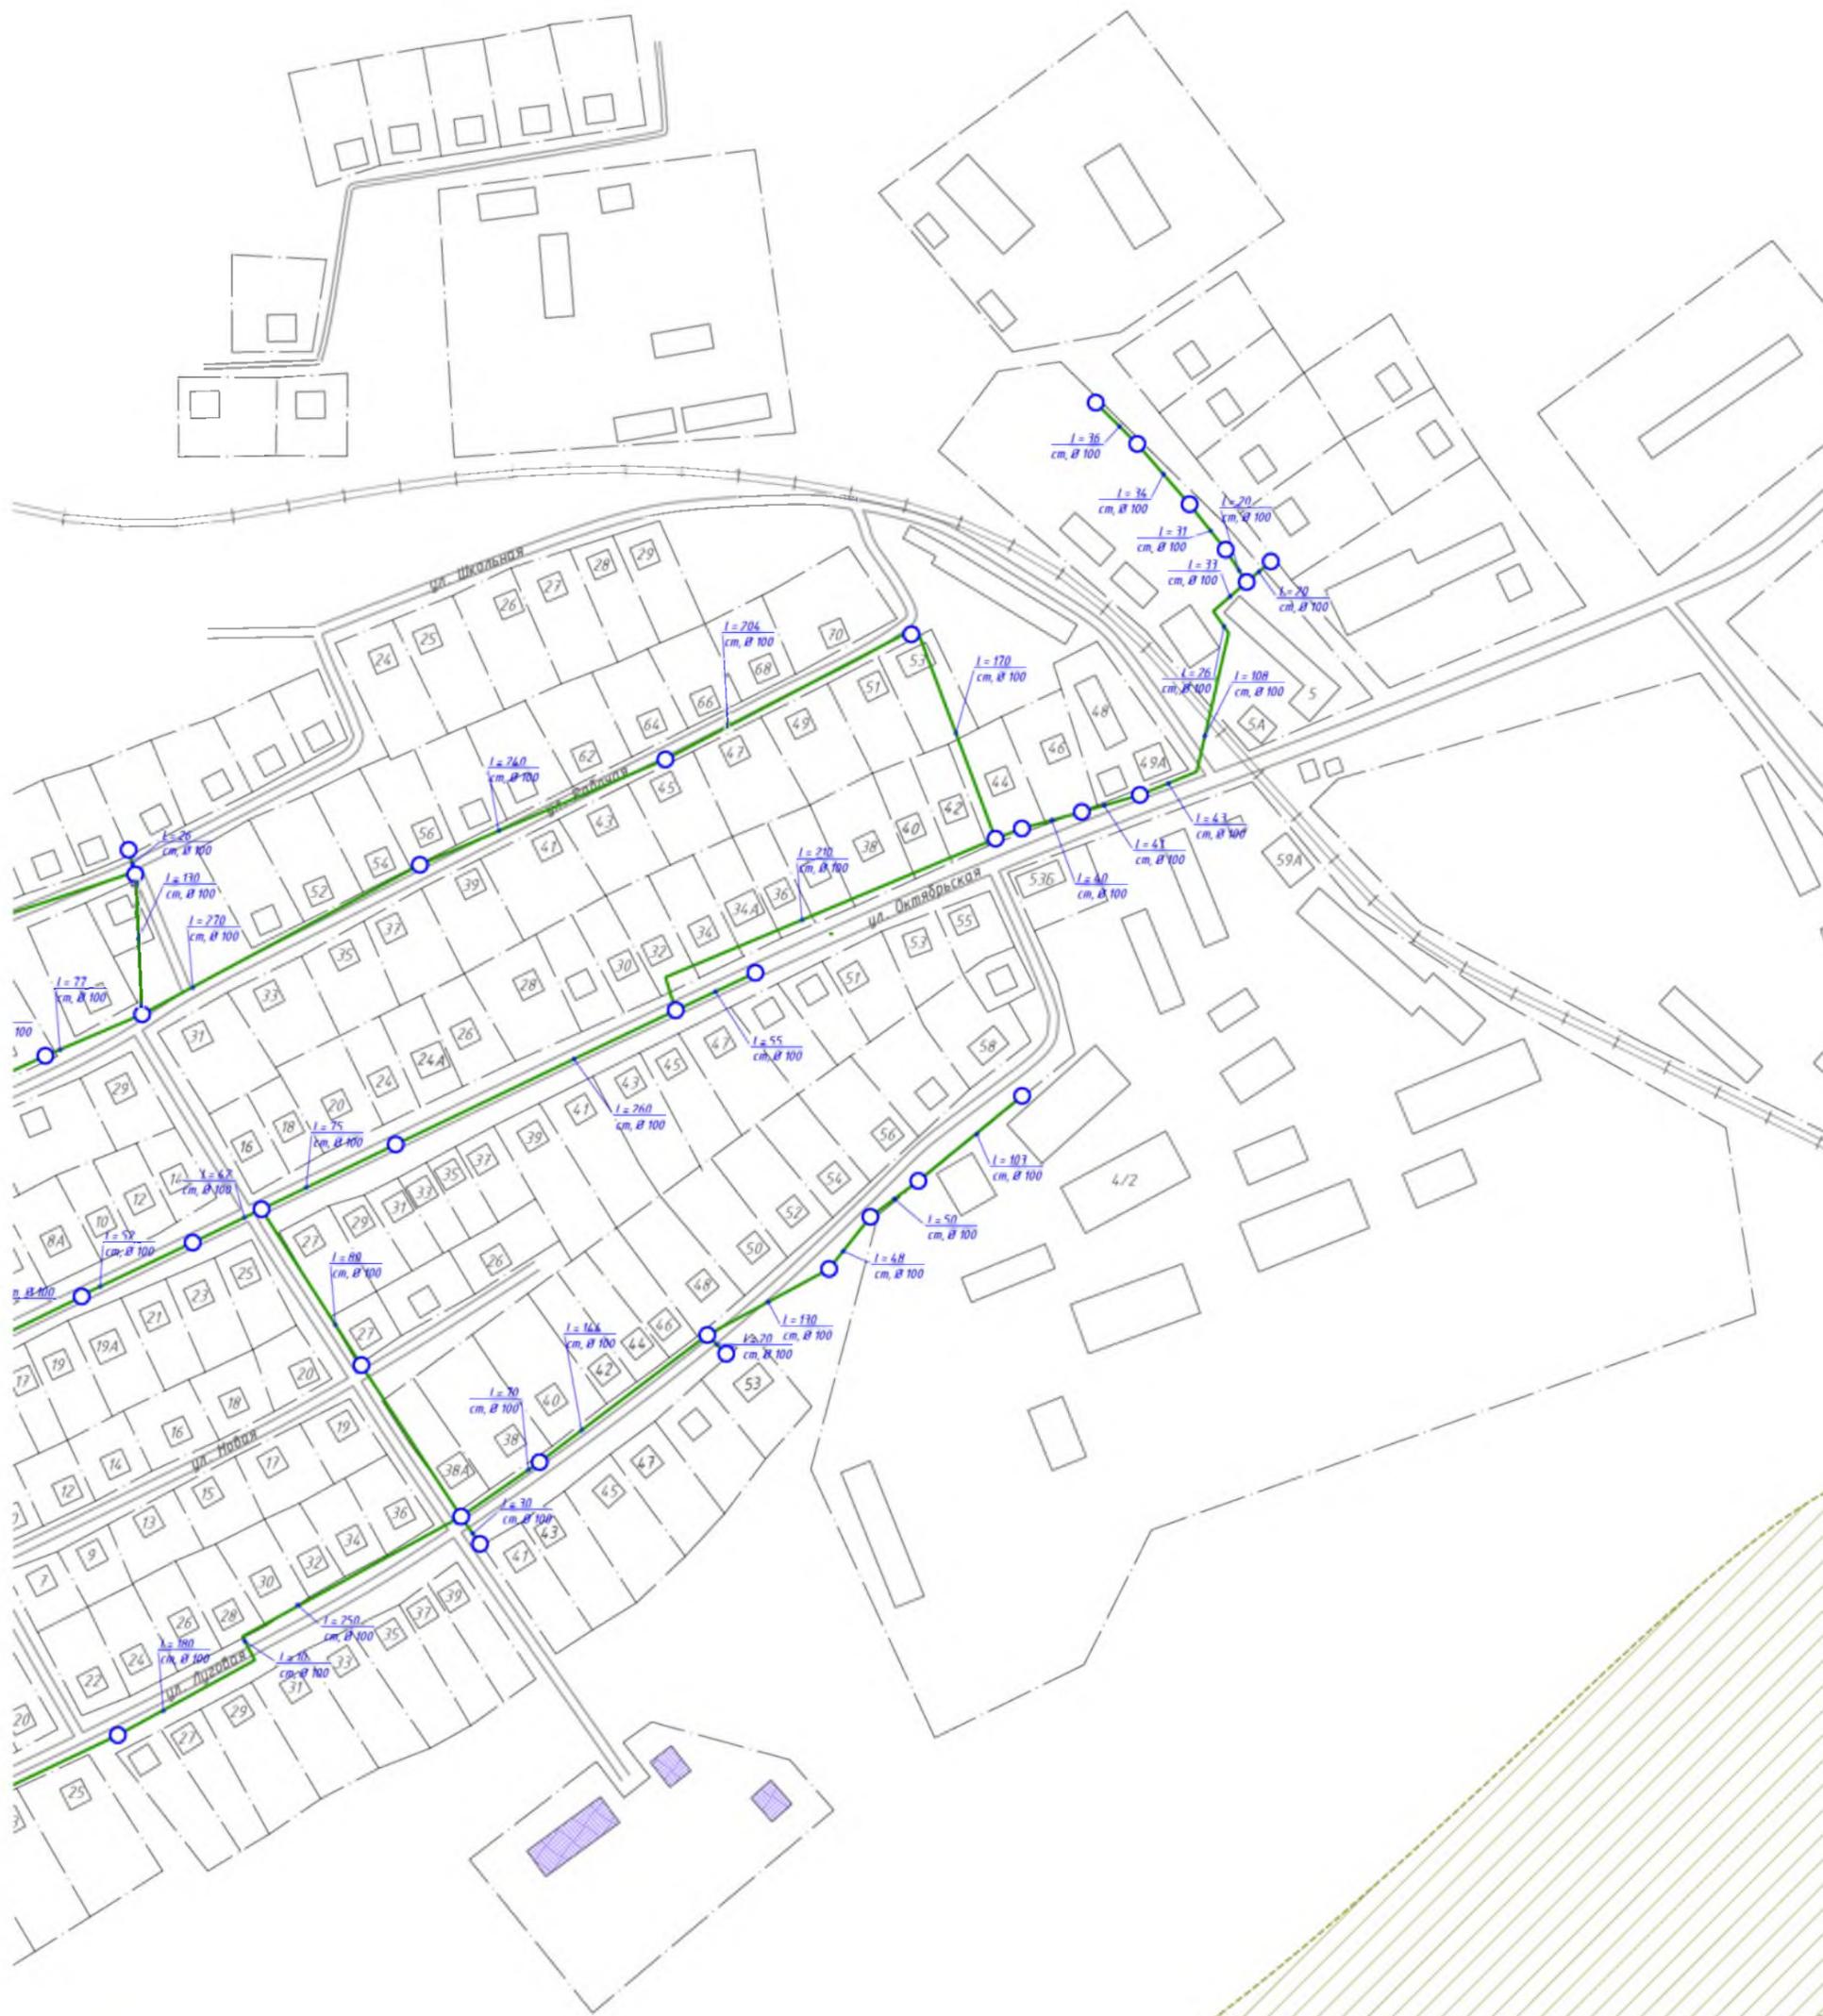

**Условные обозначения**

- существующий водопровод, чугун
- существующий водопровод, сталь
- существующий водопровод, ПЭ
- водопроводная колонка
- водопроводный колодец
- пожарный гидрант
- скважина
- водонапорная башня
- ВОС
- водозаборная станция
- перспективный водопровод, ПЭ
- перспективная водоочистная станция
- водоем
- лес
- сельскохозяйственные и промышленные предприятия
- кладбище
- жилой дом

**Схема расположения листов**

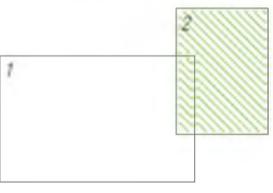

№ 2/ЕП/2019

Схема водоснабжения и водоотведения

Изм.	Кол. чл.	Лист	№ док.	Подп.	Дата
Разраб.		Володин А.В.			30.08.19
Проб.		Кутейко В.В.			30.08.19
Т. Контр.		Вьяхов Р.С.			30.08.19
Н. контр.		Харьков Д.Б.			30.08.19
Чтв.		Караев А.В.			

с. Нагорное

Стадия	Лист	Листов
	2	2


Масштаб 1:2500



Формат А2


Сельское

Инв. № подл. Подп. и дата. Взам. инв. №

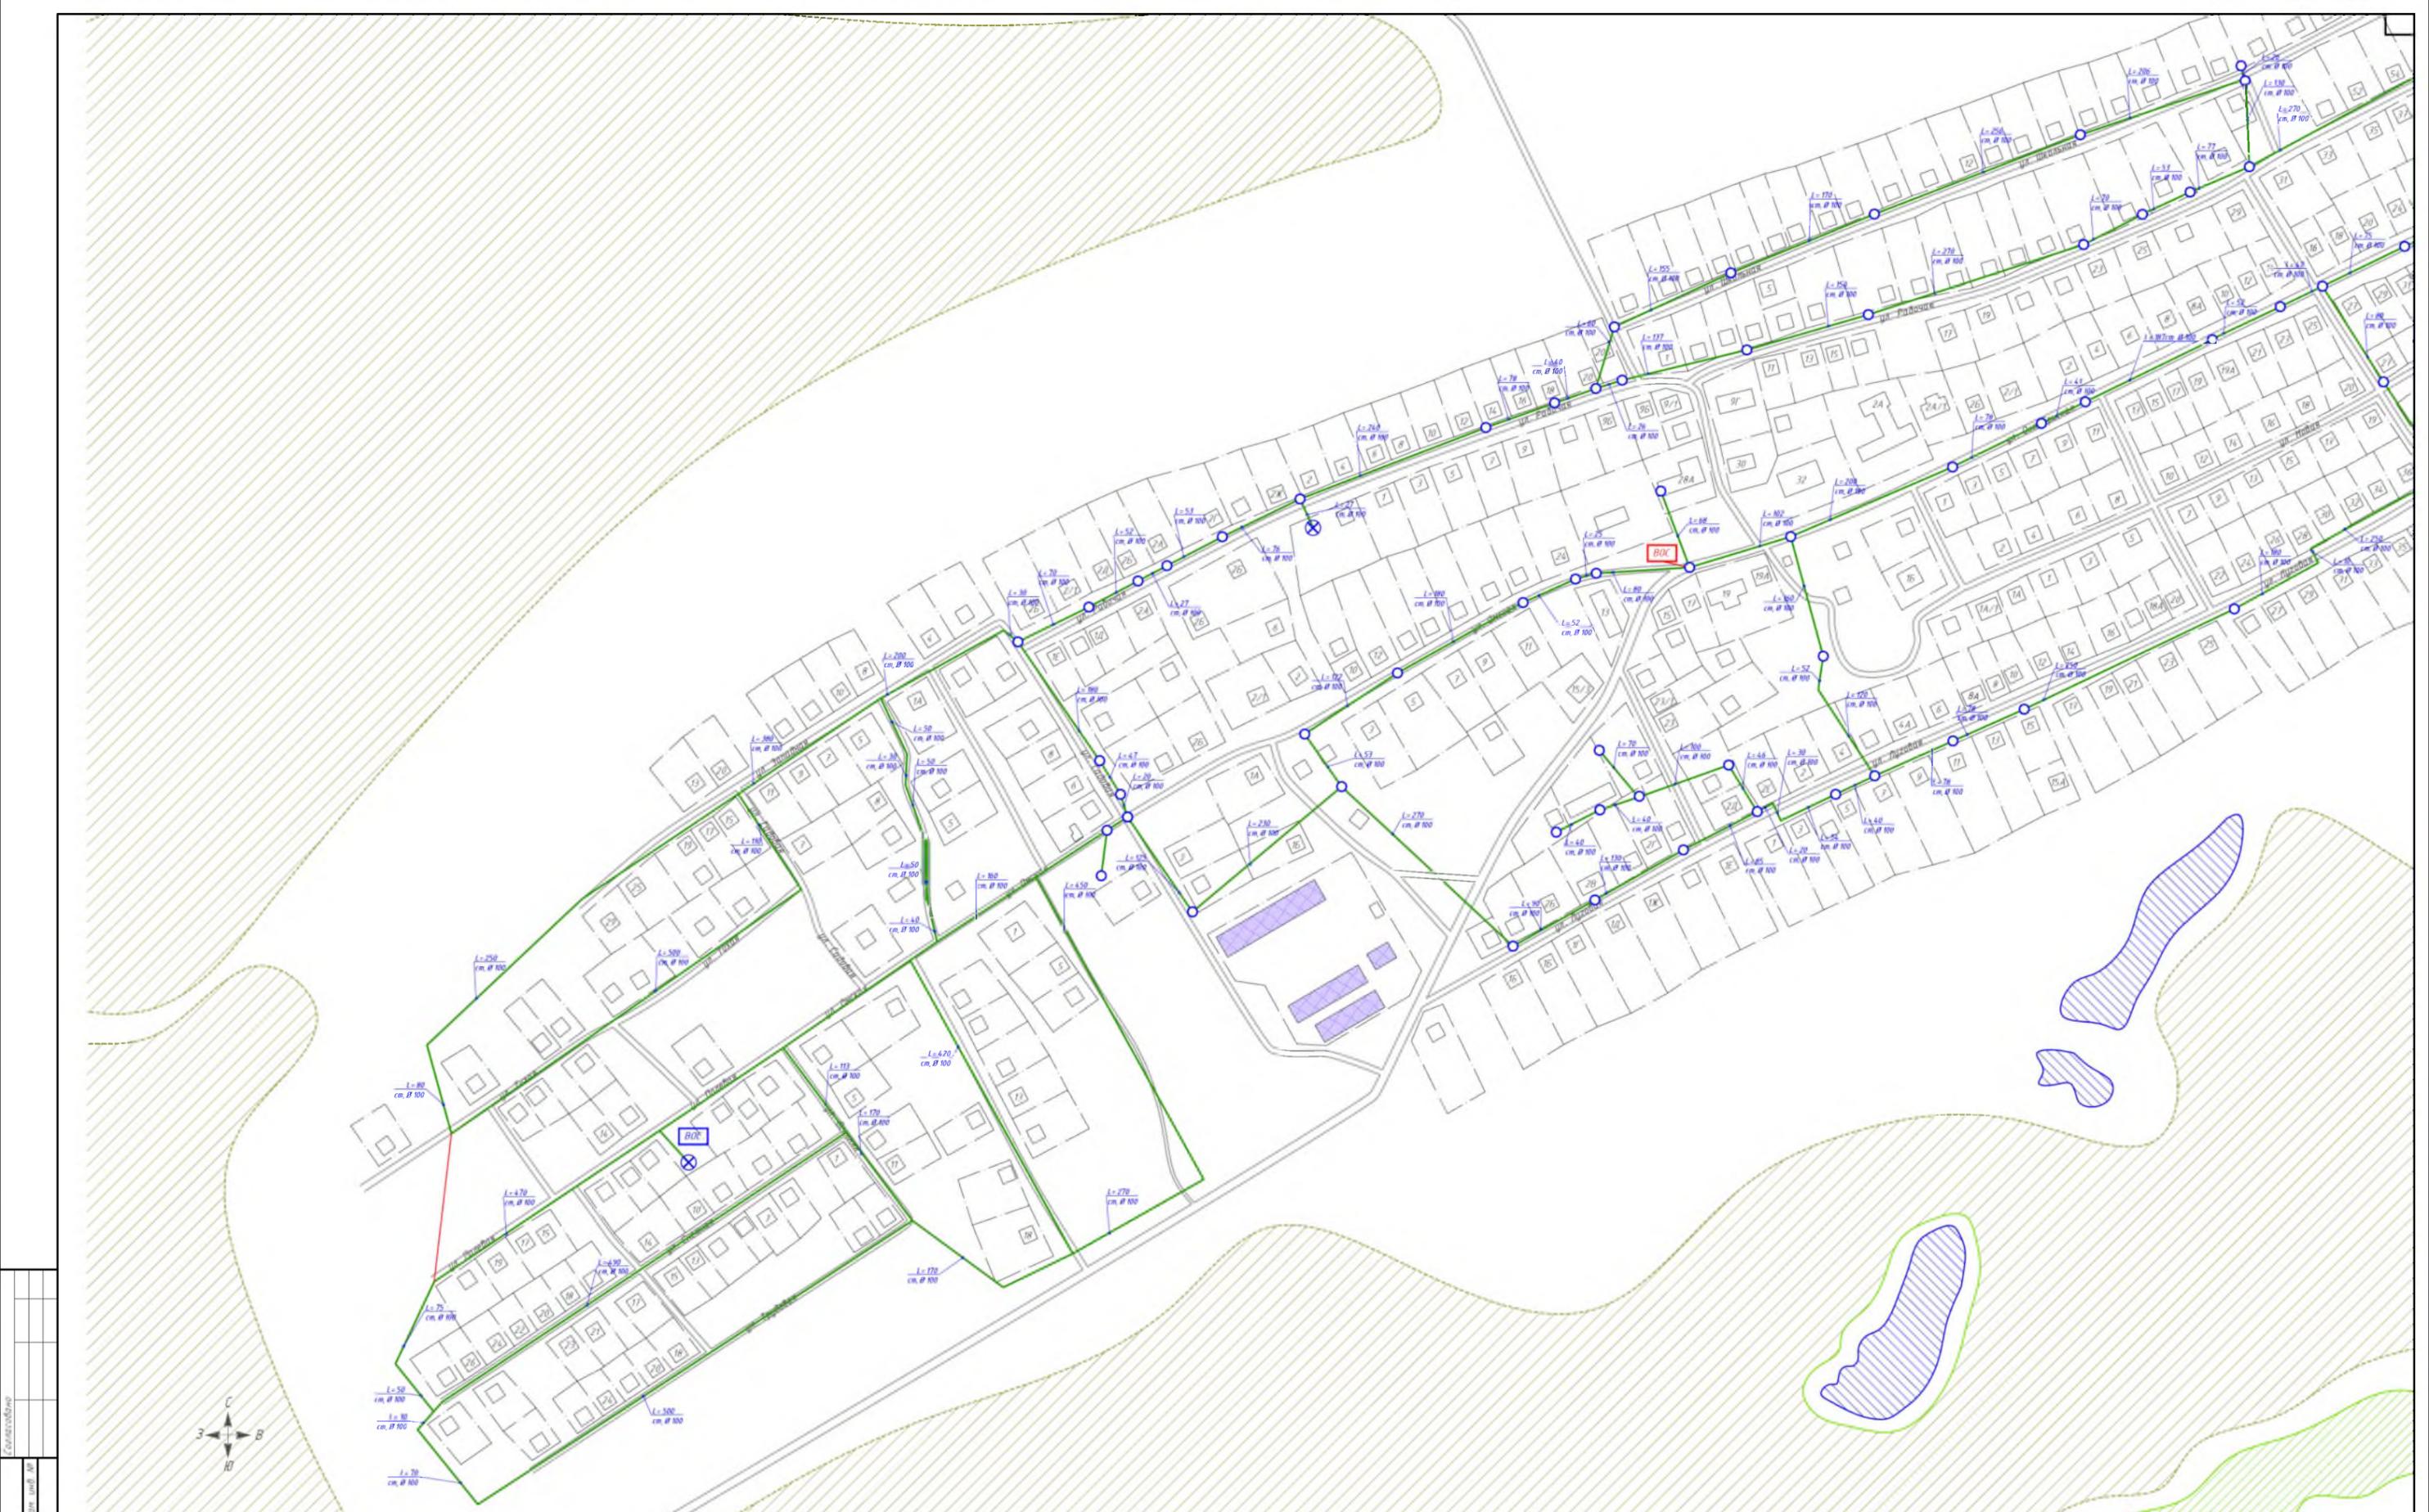

- Условные обозначения**
- существующий водопровод, чугун
  - существующий водопровод, сталь
  - перспективный водопровод, ПЗ
  - водопроводная колонка
  - водопроводный колодец
  - пожарный гидрант
  - скважина
  - водонапорная башня
  - водоочистная станция
  - насосная станция
  - перспективный водопровод, ПЗ
  - перспективная водоочистная станция
  - водоем
  - лес
  - сельскохозяйственные и промышленные предприятия
  - кладбище
  - жилой дом

Схема расположения листов

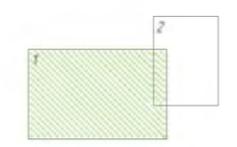

				№ 2/ЕП/2019		
				Схема водоснабжения и водоотведения		
				с. Нагорное		
				Масштаб 1:2500		
				ХАРЬКОВ ПРОЕКТИРОВАНИЕ		
				Формат А1		

Имя	Фамилия	Должность	Дата	Статус	Лист	Листов
Рязань	Владим А.В.	Инженер	30.08.19		1	2
Фролов	Кутыков В.В.	Инженер	30.08.19			
Г. Кондр.	Вильков Р.С.	Инженер	30.08.19			
Н. кондр.	Харьков Д.П.	Инженер	30.08.19			