

Согласовано

Инв. № подл. Подп. и дата. Взам. инв. №



Условные обозначения

- существующий водопровод, чугун
- существующий водопровод, сталь
- существующий водопровод, ПЭ
- водопроводная колонка
- водопроводный колодец
- пожарный гидрант
- скважина
- водонапорная башня
- перспективная водоочистная станция
- перспективная насосная станция
- водоем
- лес
- сельскохозяйственные и промышленные предприятия
- кладбище
- памятник культуры
- водоочистная станция
- жилой дом

Схема расположения листов



Изм.	Кол. уч.	Лист	№ док.	Подп.	Дата
Разраб.		Володин А.В.			15.08.19
Пров.		Кутейко В.В.			15.08.19
Т. Контр.		Вьюхов Р.С.			15.08.19
Н. контр.		Харьков Д.Б.			15.08.19
Утв.		Караев О.В.			

№ 2/ЕП/2019

Схема водоснабжения и водоотведения

п. Вишняки

Масштаб 1:2500

Стадия	Лист	Листов
	1	1



ХАРЬКОВ ПРОЕКТИРОВАНИЕ

Утверждено

Взам. инв. №

Подп. и дата

Инв. № подл.

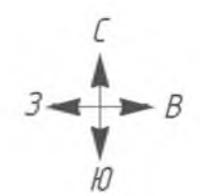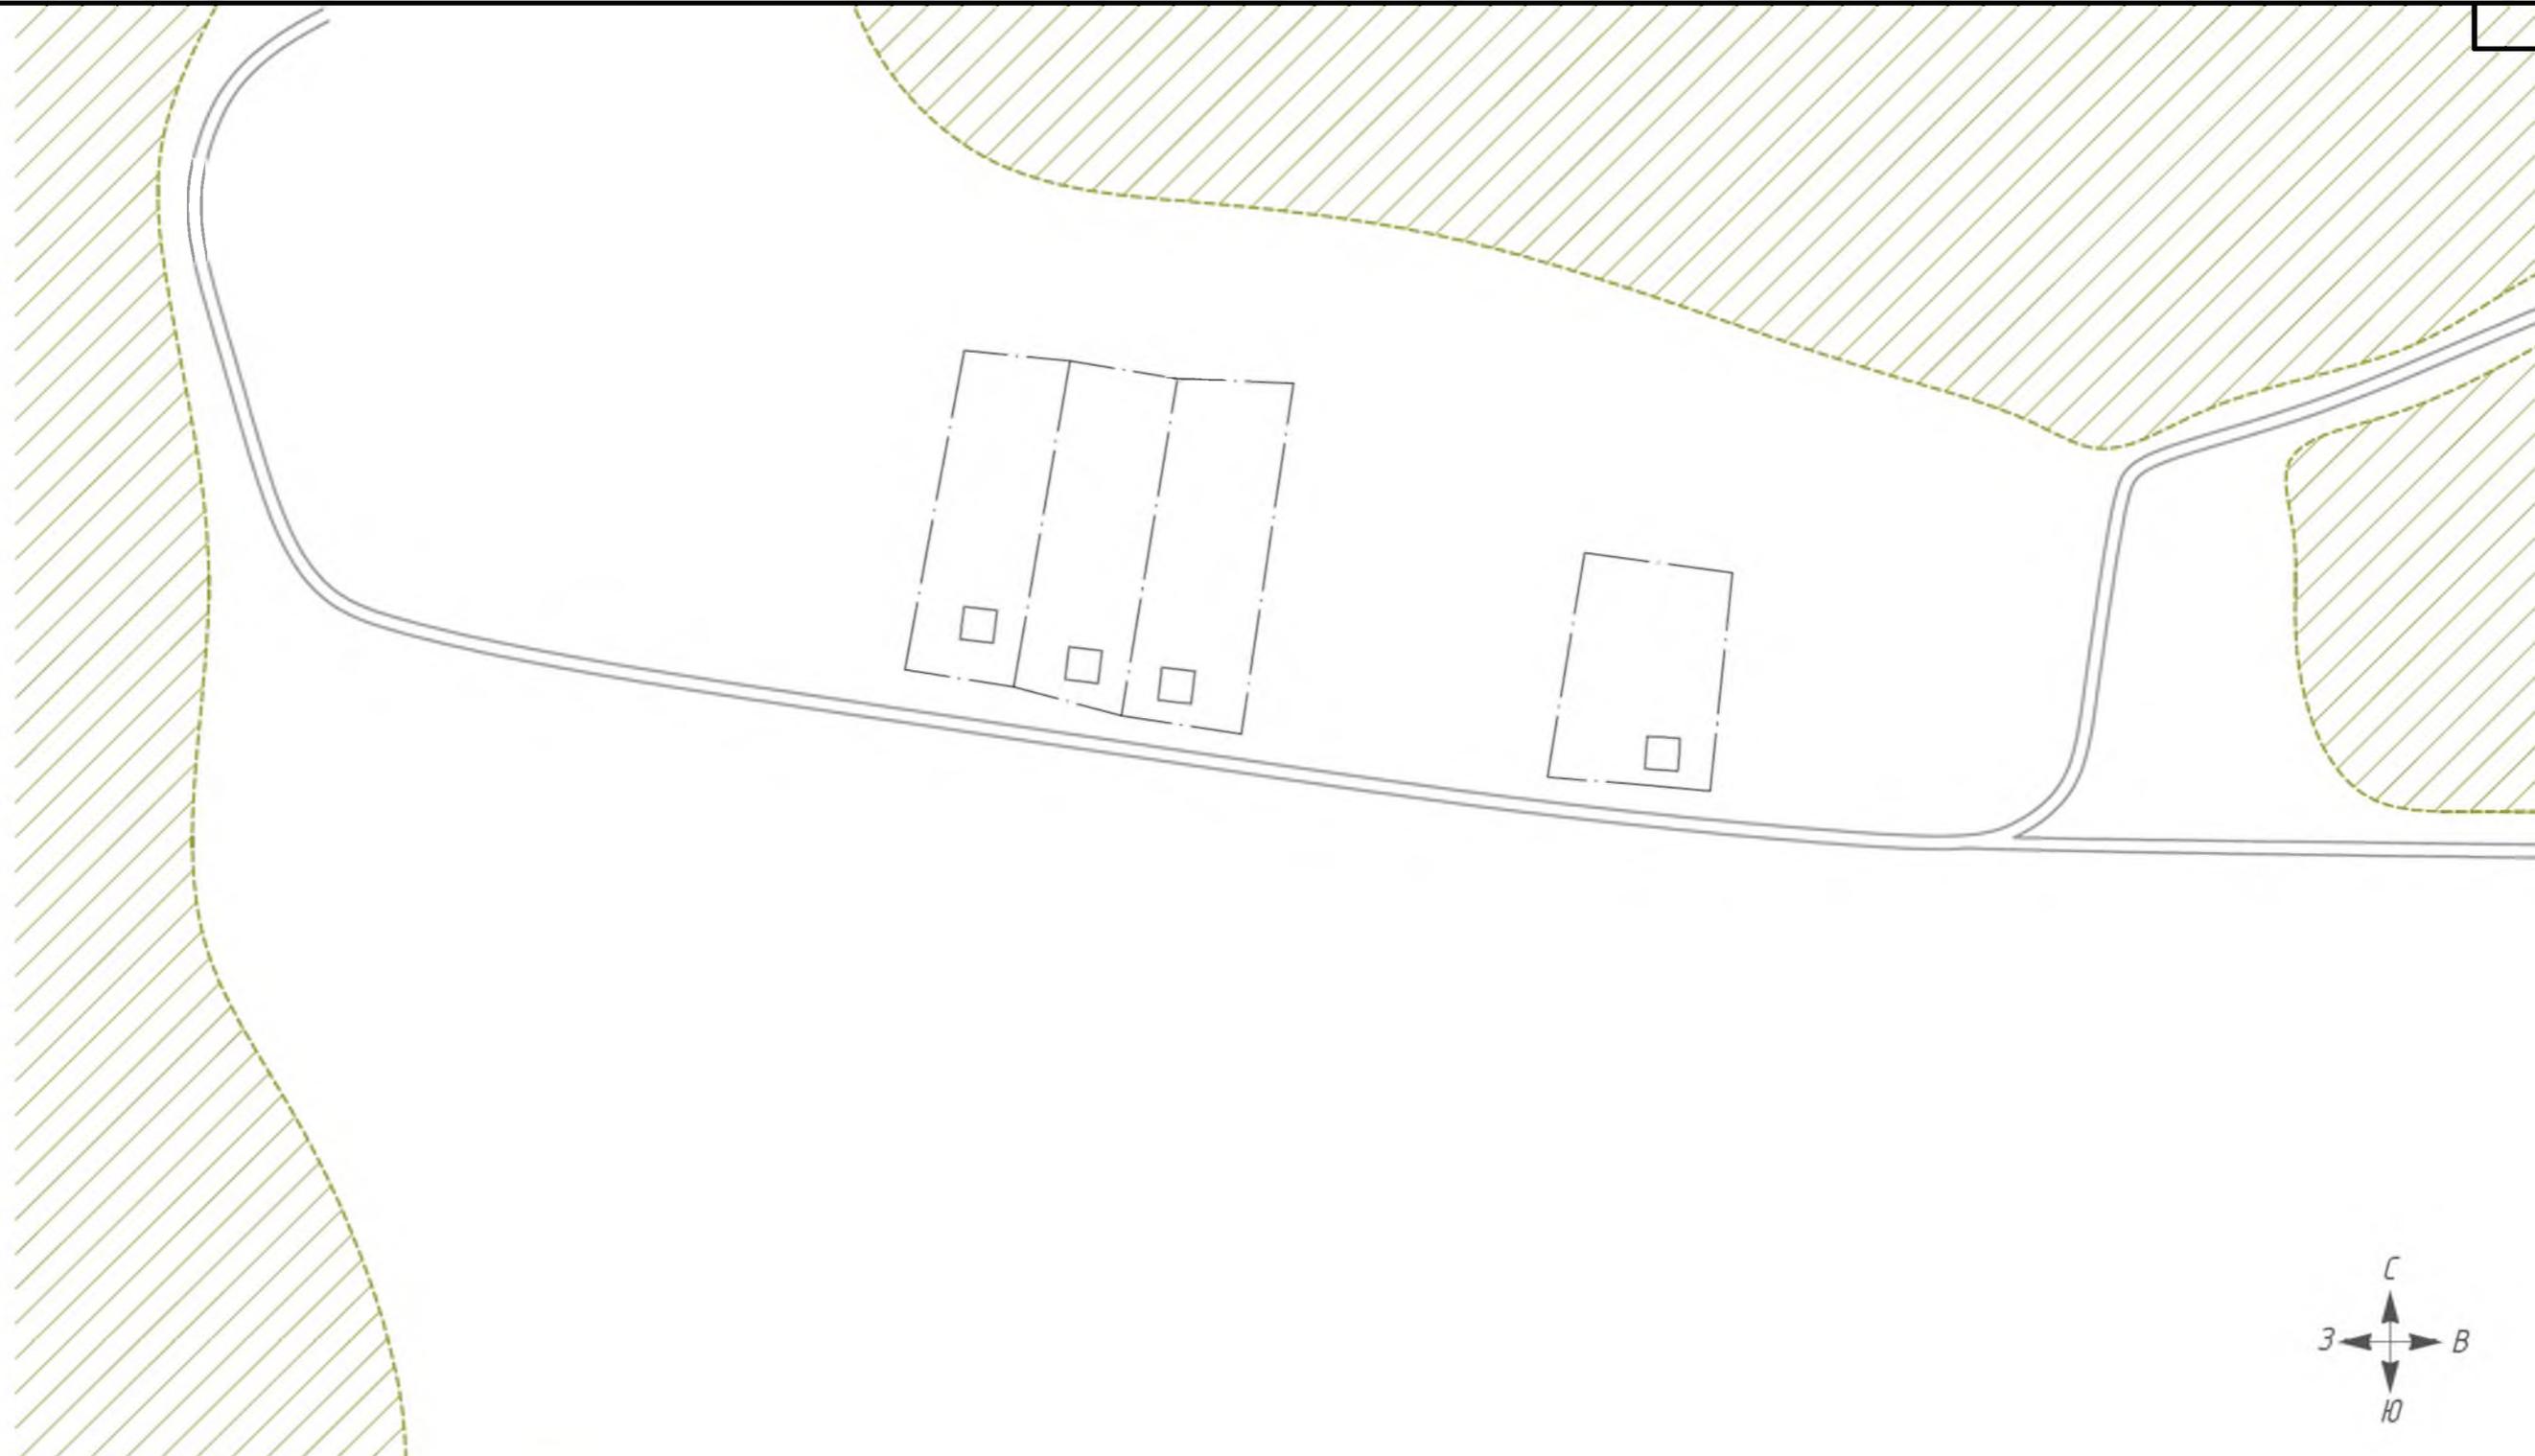

Условные обозначения

- | | | | |
|--|------------------------------------|--|---|
| | существующий водопровод, чугун | | водоем |
| | существующий водопровод, сталь | | лес |
| | существующий водопровод, ПЭ | | сельскохозяйственные и промышленные предприятия |
| | водопроводная колонка | | кладбище |
| | водопроводный колодец | | памятник культуры |
| | пожарный гидрант | | водоочистная станция |
| | скважина | | жилой дом |
| | водонапорная башня | | |
| | перспективная водоочистная станция | | |
| | перспективная насосная станция | | |

Схема расположения листов



						№ 2/ЕП/2019			
						Схема водоснабжения и водоотведения			
Изм.	Кол. чм.	Лист	№ док.	Подп.	Дата	п. Ильинка	Стадия	Лист	Листов
Разраб.				Володин А.В.	15.08.19			1	1
Пров.				Кутейко В.В.	15.08.19				
Т. Контр.				Вьюхов Р.С.	15.08.19				
Н. контр.				Харьков Д.Б.	15.08.19	Масштаб 1:2500	 ХАРЬКОВ ПРОЕКТИРОВАНИЕ		
Утв.				Караваяв О.В.					


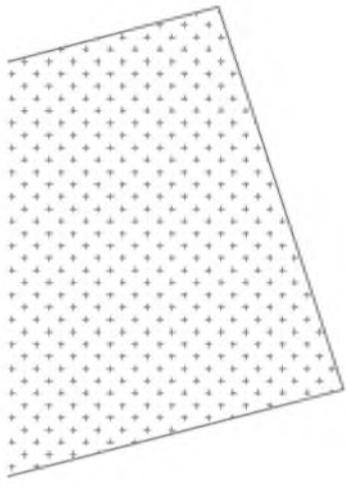


Схема расположения листов

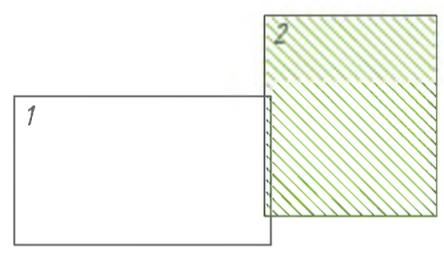

Условные обозначения

- существующий водопровод, чугун
- существующий водопровод, сталь
- существующий водопровод, ПЭ
- водопроводная колонка
- водопроводный колодец
- пожарный гидрант
- скважина
- водонапорная башня
- перспективная водоочистная станция
- перспективная насосная станция
- водоем
- лес
- кладбище
- памятник культуры
- водоочистная станция
- жилой дом

Согласовано

Инв. № инв.	Взам. инв. №
Подп. и дата	
Инв. № подл.	

Изм.	Кол. уч.	Лист	№ док.	Подп.	Дата
Разраб.		Володин А.В.			29.01.19
Пров.		Кутейко В.В.			29.01.19
Т. контр.		Вьюхов Р.С.			29.01.19
Н. контр.		Харьков Д.Б.			29.01.19
Утв.		Караев О.В.			

№ 2/ЕП/2019		
Схема водоснабжения и водоотведения		
д. Красновка	Стадия	Листов
	2	2
Масштаб 1:2500	 ХАРЬКОВ ПРОЕКТИРОВАНИЕ	

Согласовано

Взам. инв. №

Подп. и дата


Инв. № подл.





Условные обозначения

- существующий водопровод, чугун
- существующий водопровод, сталь
- существующий водопровод, ПЭ
- водопроводная колонка
- водопроводный колодец
- пожарный гидрант
- скважина
- водонапорная башня
- перспективная водоочистная станция
- перспективная насосная станция
- водоем
- лес
- жилой дом
- кладбище

Схема расположения листов

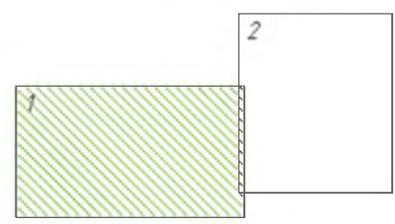

№ 2/ЕП/2019					
Схема водоснабжения и водоотведения					
Изм.	Кал. уч.	Лист	№ док.	Подп.	Дата
Разраб.	Володин А.В.				15.08.19
Пров.	Кутейко В.В.				15.08.19
Т. Контр.	Вьюхов Р.С.				15.08.19
Н. контр.	Харьков Д.Б.				15.08.19
Итв.	Караваев О.В.				
д. Красновка				Стадия	Лист
Масштаб 1:2500					Листов
1					2
ХАРЬКОВ ПРОЕКТИРОВАНИЕ					

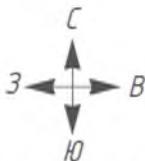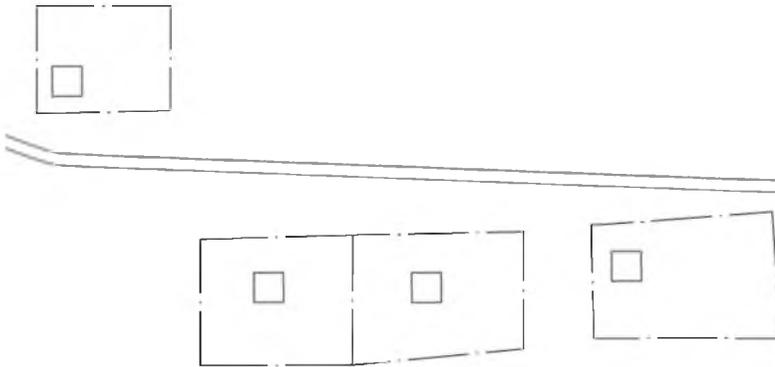

Условные обозначения

-  существующий водопровод, чугун
-  существующий водопровод, сталь
-  существующий водопровод, ПЭ
-  водопроводная колонка
-  водопроводный колодец
-  пожарный гидрант
-  скважина

Схема расположения листов



Соединено

Взам. инв. №

Подп. и дата

Инв. № подл.

№ 2/ЕП/2019

Схема водоснабжения и водоотведения

Изм.	Кал. у-	Лист	№ док	Подп.	Дата
Разраб.				Володин А.В.	29.01.19
Пров.				Кутейко В.В.	29.01.19
Т. Контр.				Вьюхов Р.С.	29.01.19
Н. контр.				Харьков Д.Б.	29.01.19
Чтв.				Карабаев О.В.	



п. Ракитники

Стадия	Лист	Листов
	1	1

Масштаб 1:2500



ХАРЬКОВ
ПРОЕКТИРОВАНИЕ

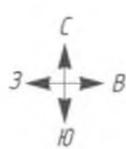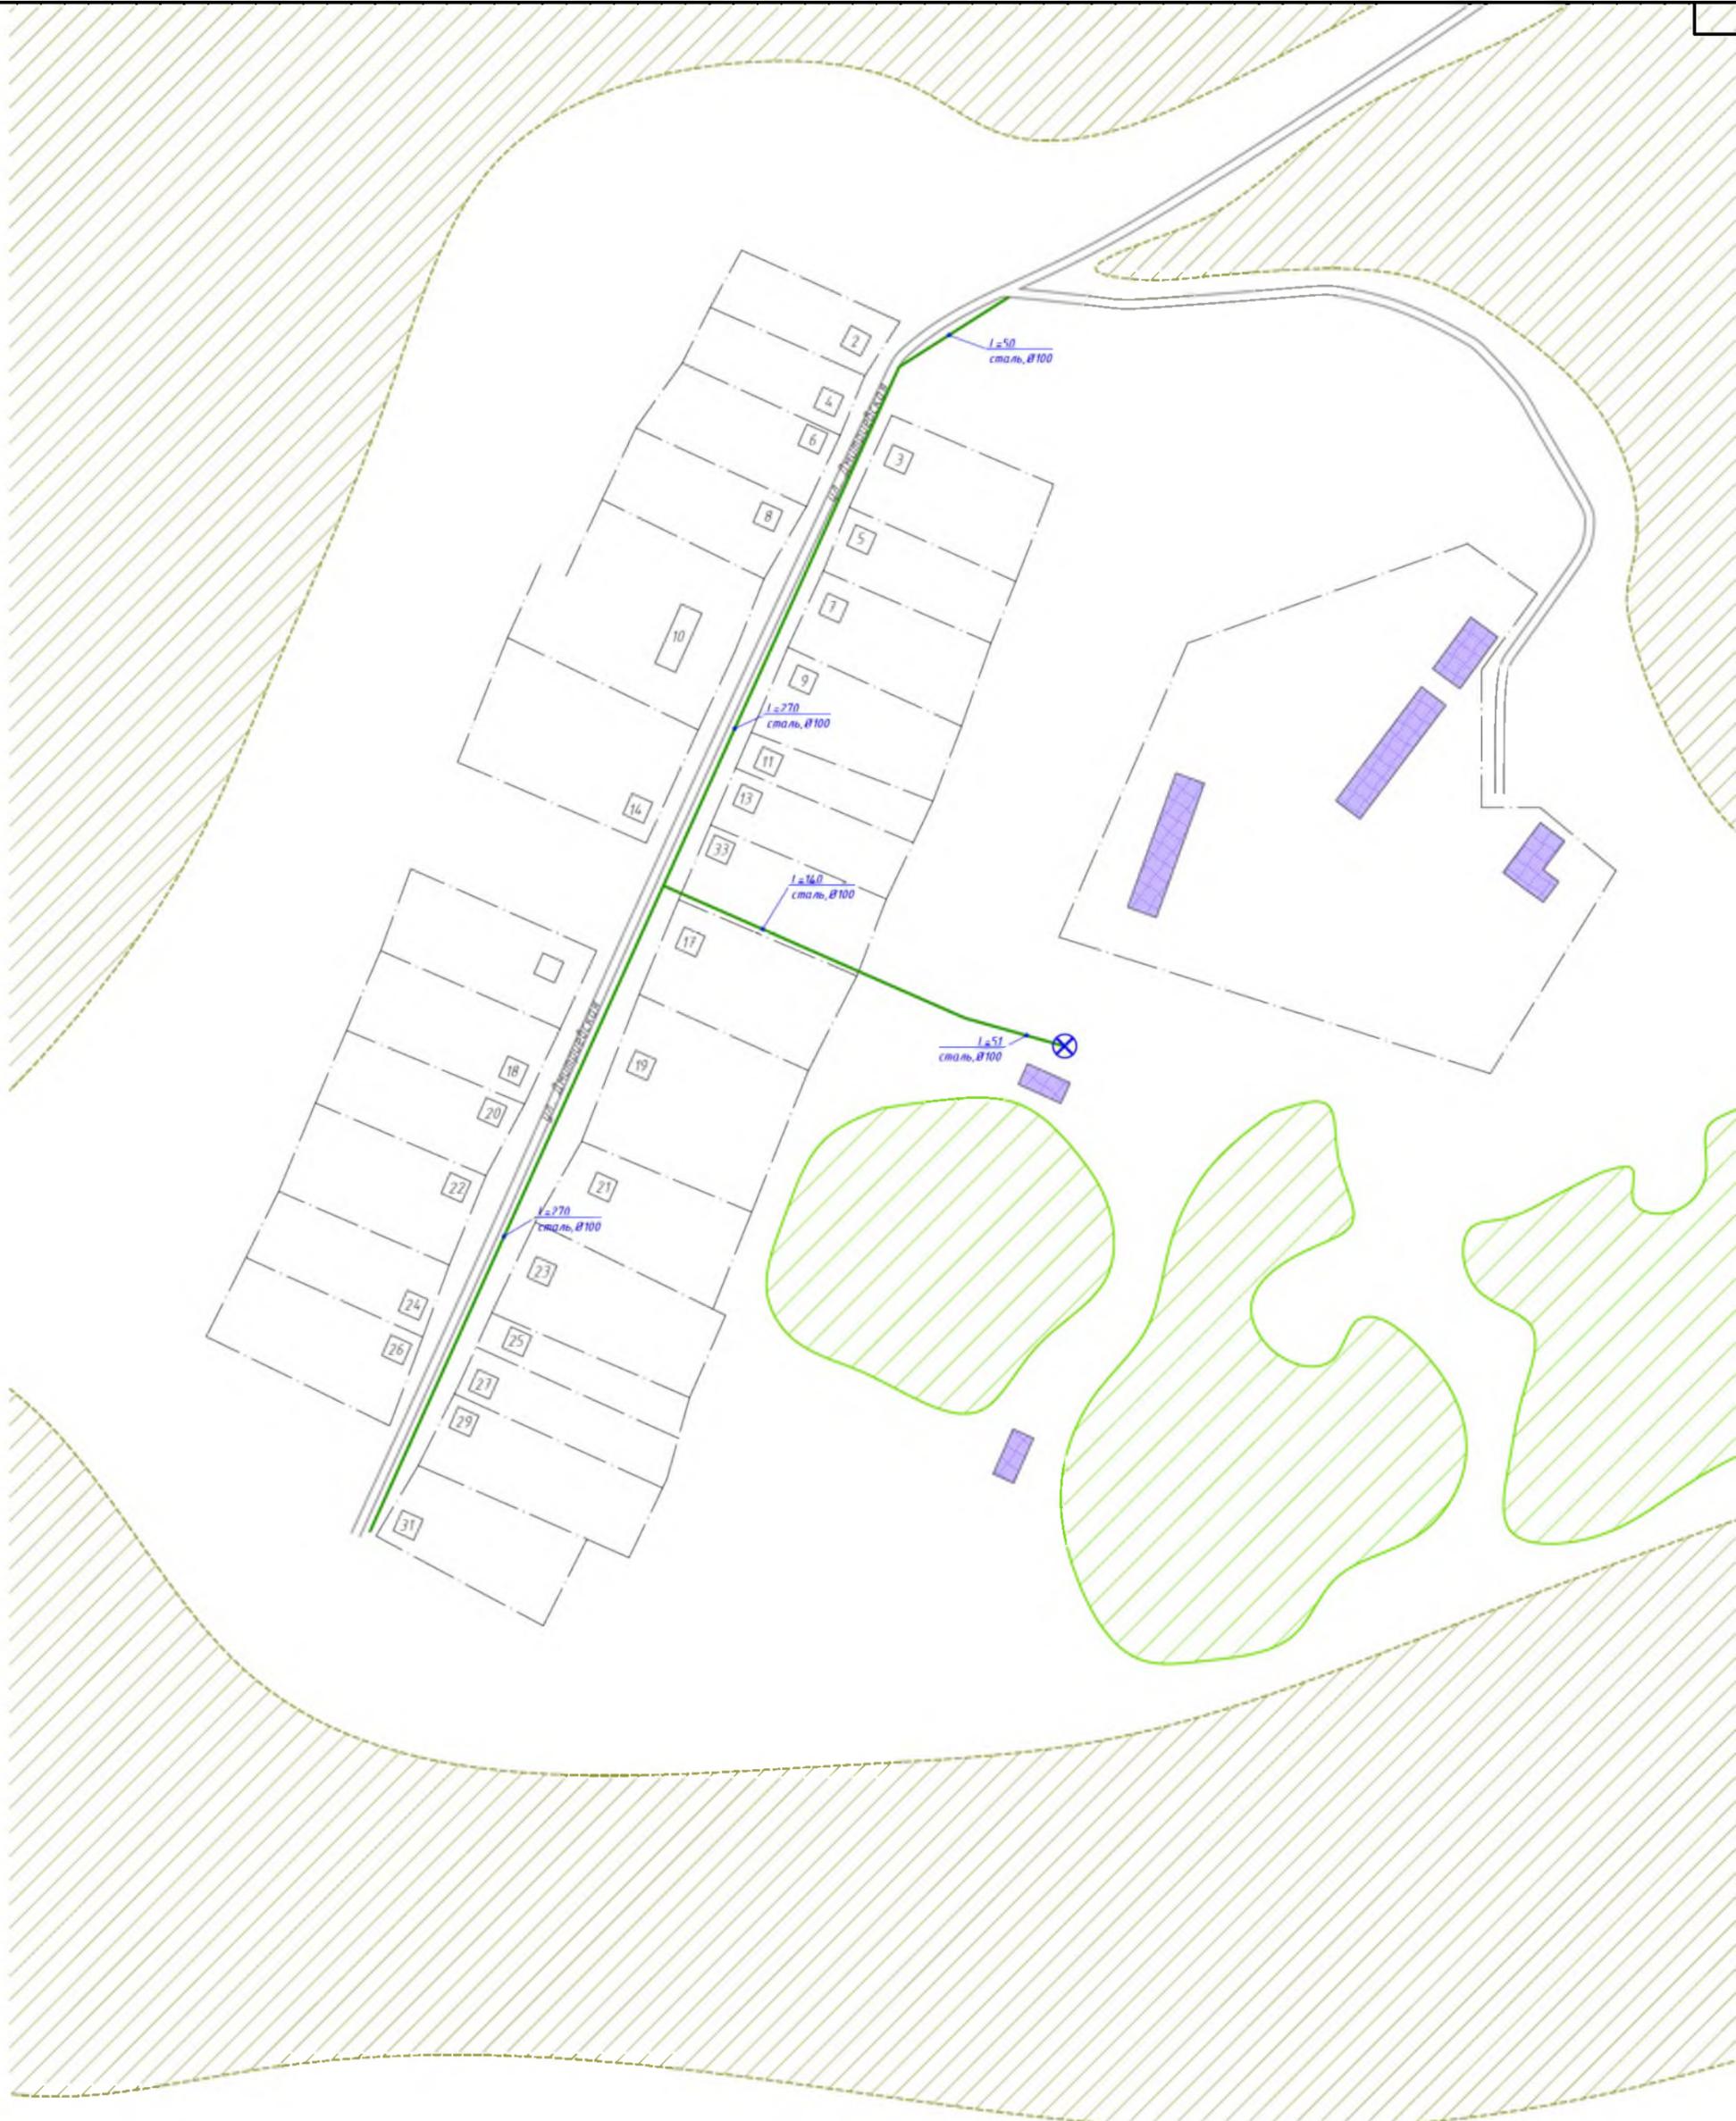

Условные обозначения

- существующий водопровод, чугун
- существующий водопровод, сталь
- существующий водопровод, ПЭ
- водопроводная колонка
- водопроводный колодец
- пожарный гидрант
- скважина
- водонапорная башня
- перспективная водоочистная станция
- перспективная насосная станция

- водоем
- лес
- сельскохозяйственные и промышленные предприятия
- кладбище
- памятник культуры
- водоочистная станция
- жилой дом

Схема расположения листов



Изм.	Кол. у.	Лист	№ док.	Подп.	Дата
Разраб.		Володин А.В.			15.08.15
Проб.		Кутейко В.В.			15.08.15
Г. Контр.		Вьюхов Р.С.			15.08.15
Н. контр.		Харьков Д.Б.			15.08.15
Итв.		Караев О.В.			

№ 2/ЕП/2019

Схема водоснабжения и водоотведения

п. Дмитриевский


Стадия	Лист	Листов
	1	1

Масштаб 1:2500

ХАРЬКОВ
ПРОЕКТИРОВАНИЕ

Формат А2


Согласовано
Изм. № подл.
Подп. и дата
Взам. инв. №

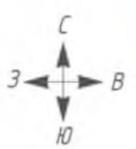

Условные обозначения

- существующий водопровод, чугун
- существующий водопровод, сталь
- существующий водопровод, ПЭ
- водопроводная колонка
- водопроводный колодец
- пожарный гидрант
- скважина
- водонапорная башня
- перспективная водоочистная станция
- перспективная насосная станция
- водоем
- лес
- жилой дом
- кладбище
- памятник культуры

Схема расположения листов

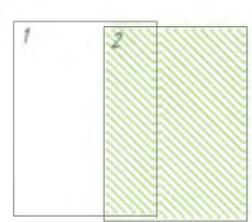


№ 2/ЕП/2019					
Схема водоснабжения и водоотведения					
Изм.	Кол. ч.	Лист	№ док.	Подп.	Дата
Разраб.		Володин А.В.			25.08.19
Проб.		Кутейко В.В.			25.08.19
Г. Контр.		Вьюхов Р.С.			25.08.19
Н. контр.		Харьков Д.Б.			25.08.19
Итв.		Кардашев О.В.			25.08.19
		п. Кондула		Стадия	Лист
				2	2
				Масштаб 1:2500	
				ХАРЬКОВ ПРОЕКТИРОВАНИЕ	
Формат А2					




Условные обозначения

- существующий водопровод, чугун
- существующий водопровод, сталь
- существующий водопровод, ПЗ
- водопроводная колонка
- водопроводный колодец
- пожарный гидрант
- скважина
- водонапорная башня
- перспективная водоочистная станция
- перспективная насосная станция
- водоем
- лес
- жилой дом
- кладбище
- памятник культуры
- водоочистная станция

Схема расположения листов

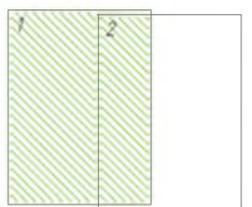


						№ 2/ЕП/2019			
						Схема водоснабжения и водоотведения			
Изм.	Кол.ч.	Лист	№ док.	Подп.	Дата	п. Кондула	Стадия	Лист	Листов
Разраб.		Володин АВ			25.08.19		1	2	
Проб.		Кутейко ВВ			25.08.19				
Г. Контр.		Вьюхов Р.С.			25.08.19				
Н. контр.		Харьков Д.Б.			25.08.19	Масштаб 1:2500			
Чтв.		Жаровлев О.В.				ХАРЬКОВ ПРОЕКТИРОВАНИЕ			
Формат А2									

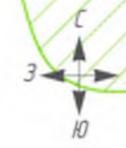

- Условные обозначения**
- существующий водопровод, чугун
 - существующий водопровод, сталь
 - существующий водопровод, ПЭ
 - водопроводная колонка
 - водопроводный колодец
 - ⊗ пожарный гидрант
 - ⊗ скважина
 - водонапорная башня
 - ВОС перспективная водоочистная станция
 - ▲ перспективная насосная станция

- водоем
- лес
- жилой дом
- + + + + кладбище

Схема расположения листов

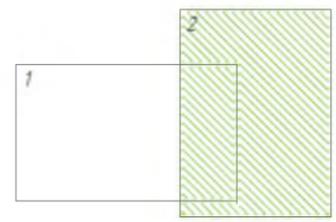

Изм.	Кол. ч.	Лист	№ док.	Подп.	Дата
Разраб.		Володин А.В.			15.08.19
Пров.		Кутейко В.В.			15.08.19
Контр.		Вьюхов Р.С.			15.08.19
Н. контр.		Харьков Д.Б.			15.08.19
Этб.		Карабаев О.В.			

№ 2/ЕП/2019

Схема водоснабжения и водоотведения

с. Кульча

Стадия	Лист	Листов
	2	2

Масштаб 1:2500

ХАРЬКОВ
ПРОЕКТИРОВАНИЕ

Согласовано


Инв. № подл.	Подп. и дата	Взам. инв. №	



Условные обозначения

- | | | | |
|--|-----------------------------------|--|---|
| | существующий водопровод, чугун | | водоем |
| | существующий водопровод, сталь | | лес |
| | существующий водопровод, ПЭ | | сельскохозяйственные и промышленные предприятия |
| | водопроводная колонка | | кладбище |
| | водопроводный колодец | | памятник культуры |
| | пожарный гидрант | | ВОС водочистная станция |
| | скважина | | жилой дом |
| | водонапорная башня | | |
| | перспективная водочистная станция | | |
| | перспективная насосная станция | | |

Схема расположения листов

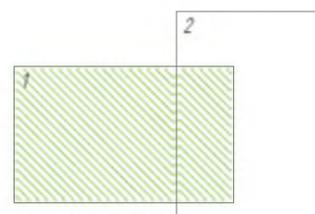

					№ 2/ЕП/2019				
					Схема водоснабжения и водоотведения				
Изм.	Кол. ч.	Лист	№ док.	Подп.	Дата	с. Кульча	Стадия	Лист	Листов
Разраб.		Володин А.В.			15.08.15		1	2	
Проб.		Кутейко В.В.			15.08.15				
Контр.		Вьюхов Р.С.			15.08.15				
Н. контр.		Харьков Д.В.			15.08.15	Масштаб 1:2500		 ХАРЬКОВ ПРОЕКТИРОВАНИЕ	
Итв.		Каравай О.В.						Формат А2	

Согласовано

Инв. № подл. Подп. и дата. Взам. инв. №

Согласовано

Взам. инв. №

Подп. и дата


Инв. № подл.



Условные обозначения

- существующий водопровод, чугун
- существующий водопровод, сталь
- существующий водопровод, ПЭ
- водопроводная колонка
- водопроводный колодец
- пожарный гидрант
- скважина
- водонапорная башня
- перспективная водоочистная станция
- перспективная насосная станция
- водоем
- лес
- жилой дом
- кладбище


Схема расположения листов

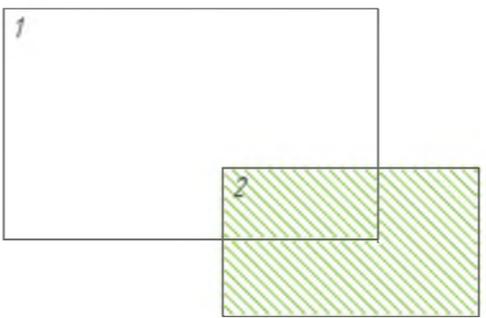

№ 2/ЕП/2019											
Схема водоснабжения и водоотведения											
с. Осинова											
Изм.	Кол. уч.	Лист	№ док.	Подп./	Дата						
Разраб.				Володин А.В.	15.08.19						
Пров.				Кутейко В.В.	15.08.19						
Г. Контр.				Вьюхов Р.С.	15.08.19						
Н. контр.				Харьков Д.Б.	15.08.19						
Утв.				Караваев О.В.							
Масштаб 1:2500					<table border="1"> <tr> <td>Стадия</td> <td>Лист</td> <td>Листов</td> </tr> <tr> <td></td> <td>2</td> <td>2</td> </tr> </table>	Стадия	Лист	Листов		2	2
Стадия	Лист	Листов									
	2	2									
ХАРЬКОВ ПРОЕКТИРОВАНИЕ											



- Условные обозначения**
- существующий водопровод, чугун
 - существующий водопровод, сталь
 - существующий водопровод, ПЭ
 - водопроводная колонка
 - водопроводный колодец
 - пожарный гидрант
 - скважина
 - водонапорная башня
 - перспективная водоочистная станция
 - перспективная насосная станция
 - водоем
 - лес
 - сельскохозяйственные и промышленные предприятия
 - кладбище
 - памятник культуры
 - водоочистная станция
 - жилой дом

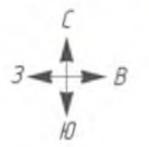

Изм.	Кол. ч.	Лист	№ док.	Подп.	Дата
Разр.		Володин А.В.			15.08.19
Проб.		Кутейко В.В.			15.08.19
Т. Контр.		Вьюжов Р.С.			15.08.19
И. контр.		Харьков Д.Б.			15.08.19
Чтв.		Каравашев О.В.			

№ 2/ЕП/2019

Схема водоснабжения и водоотведения

с. Осново

Масштаб 1:2500

Этадия	Лист	Листов
	1	2

ХАРЬКОВ ПРОЕКТИРОВАНИЕ
 Формат А2

С.О.С.Л.О.С.О.В.О.В.О.У
 Взам. инв. №
 Листы и дата
 Инв. № подл.