


Схема расположения листов

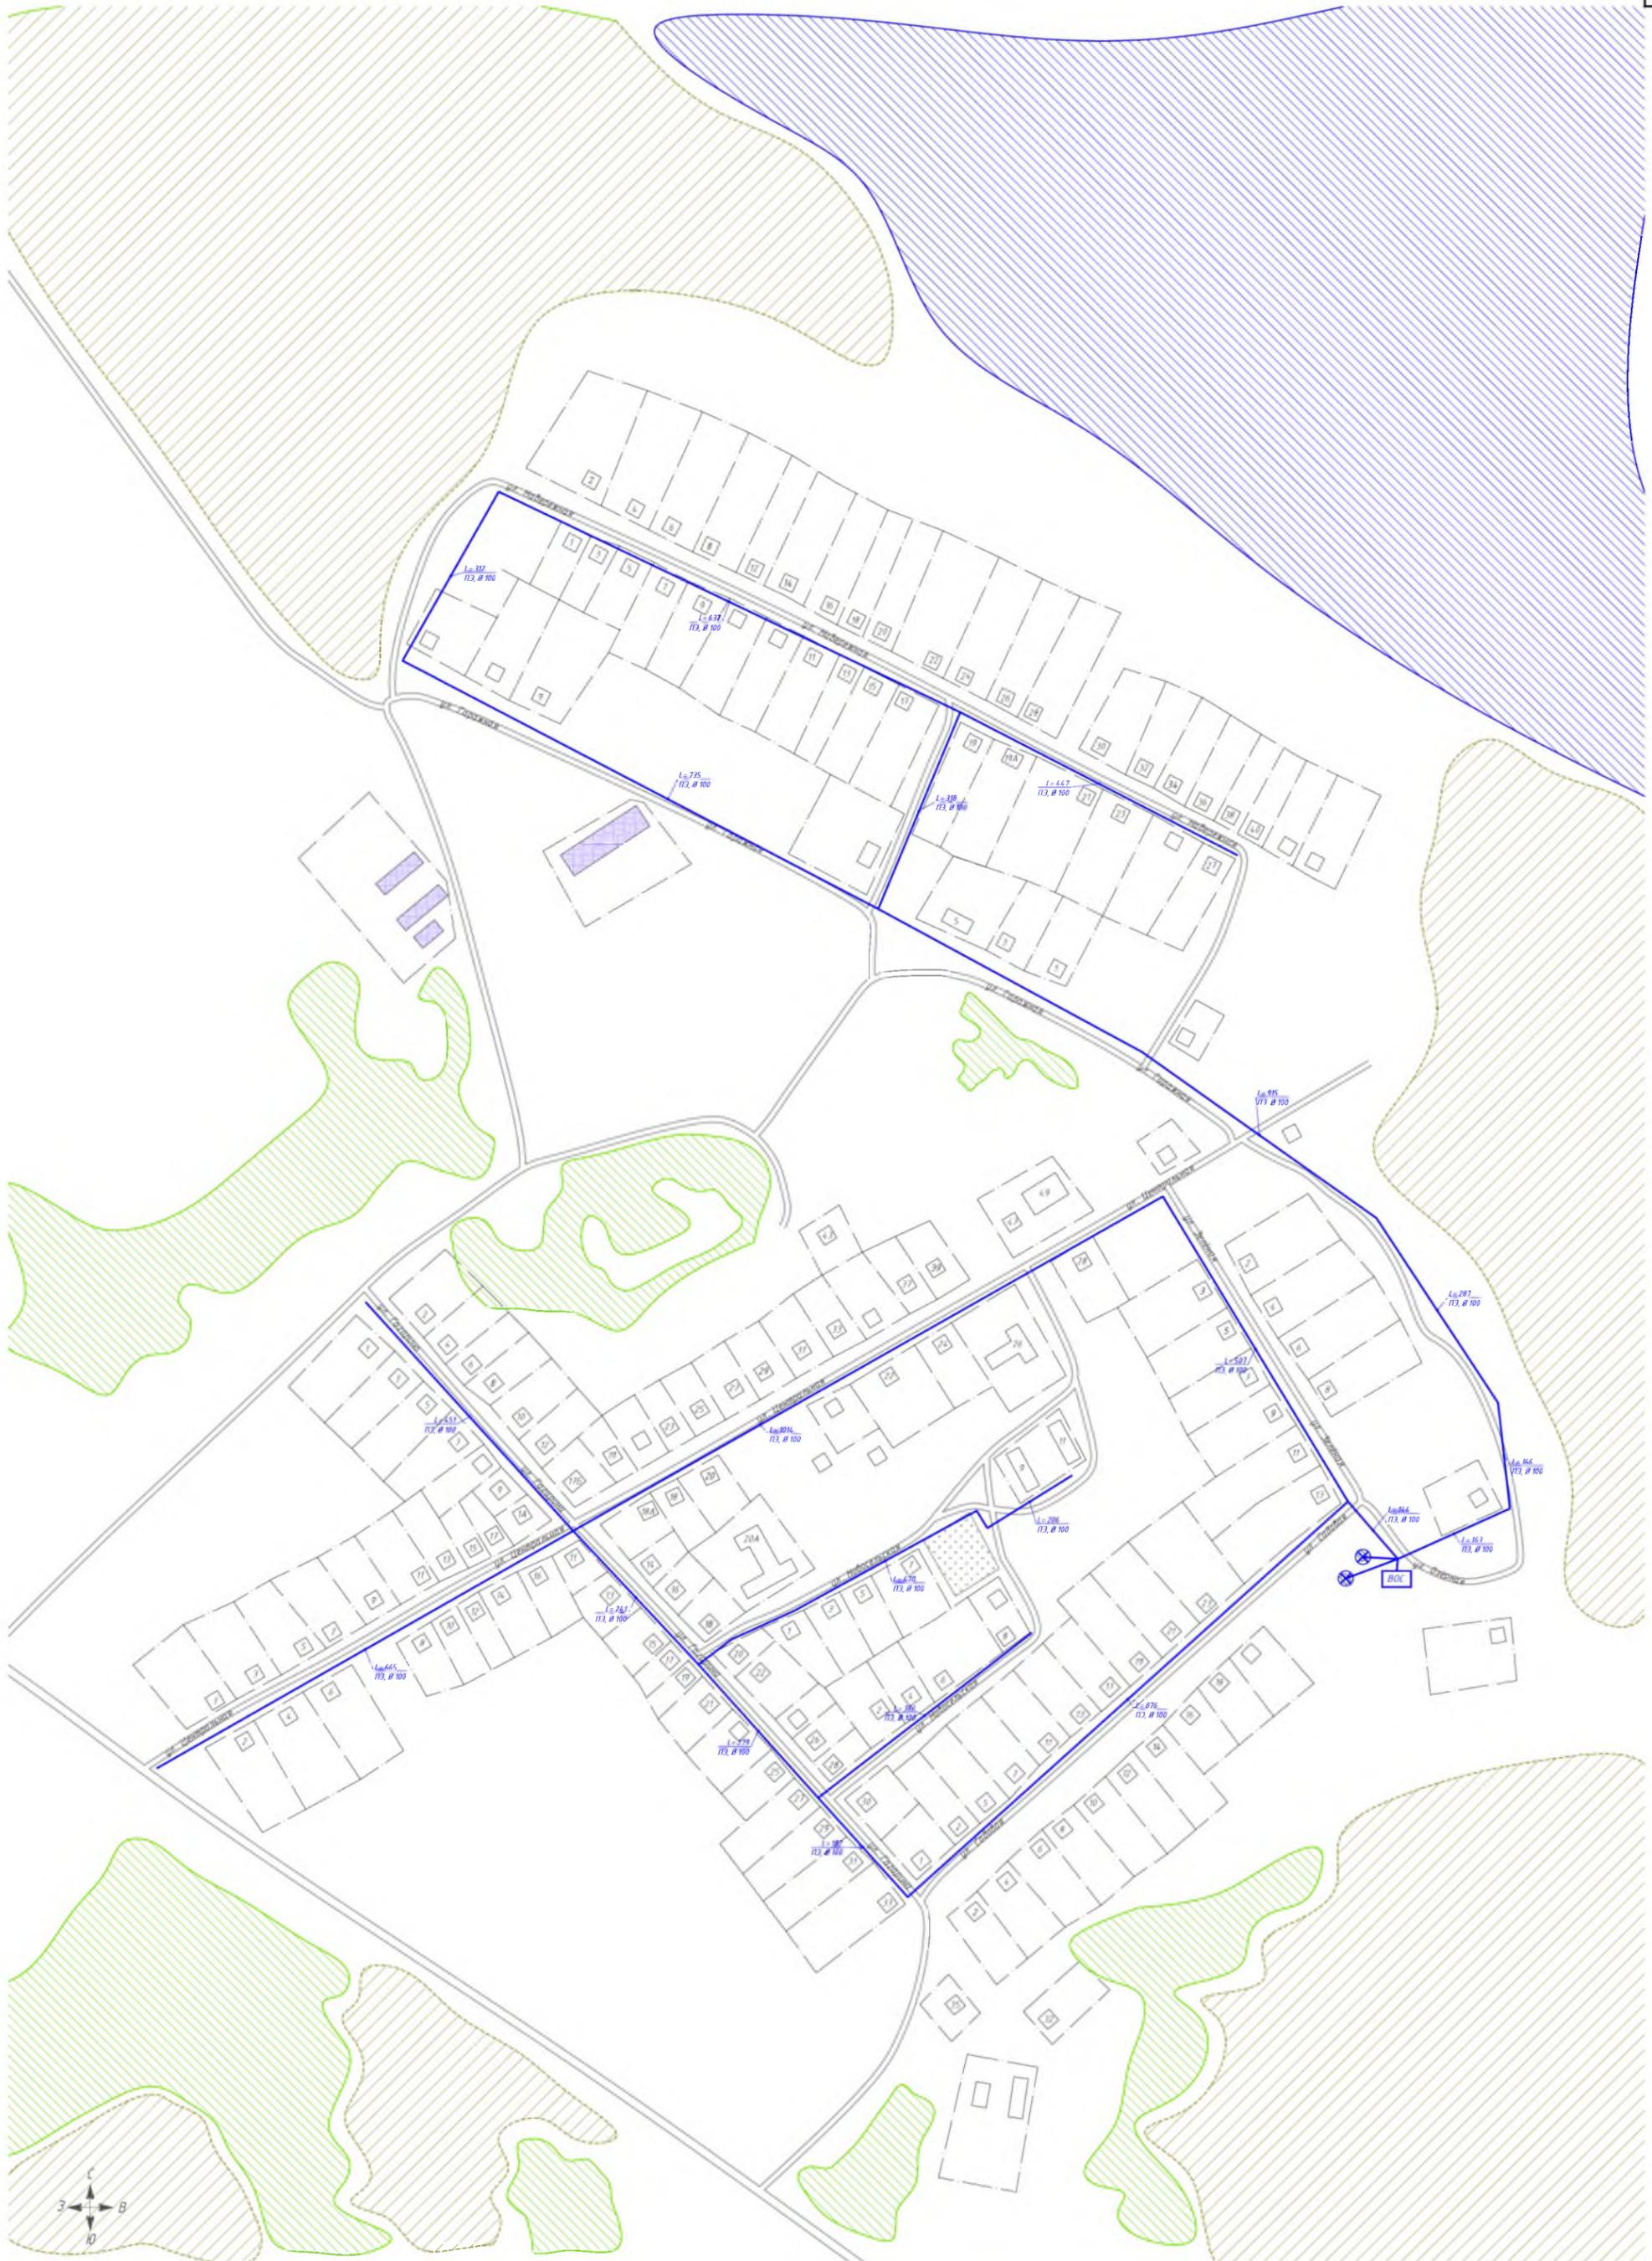

				№ 2/ЕП/2019		
				Схема водоснабжения и водоотведения		
Изм.	№	Дат.	№	Дет.	Дат.	д. Бурдудково
Разраб.		Куликов А.В.			30.08.19	
Проеб.		Кутеико В.В.			30.08.19	
Т. Констр.		Вильков Р.С.			30.08.19	
Н. контр.		Харьков Д.Б.			30.08.19	Масштаб 1:2500
Инж.		Королев В.В.			30.08.19	
				1		1
				ХАРЬКОВ		ПРОЕКТИРОВАНИЕ
				Формат А1		



- Условные обозначения**
- существующий водопровод, чугун
 - существующий водопровод, сталь
 - существующий водопровод, ПЗ
 - водопроводная колонка
 - водопроводный колодец
 - пожарный гидрант
 - скважина
 - водонапорная башня
 - водоочистная станция
 - насосная станция
 - ВНС водоочистная станция
 - л лес
 - л сельскохозяйственные и промышленные предприятия
 - л кладбище
 - л памятник культуры
 - ВНС перспективная водоочистная станция
 - л жилой дом

Схема расположения листов



№ 2/ЕП/2019				
Схема водоснабжения и водоотведения				
Имя	Фамилия	Лист	Дата	Листов
Разраб.	Володин А.В.	1	30.08.19	1
Проб.	Кутеико В.В.	2	30.08.19	1
Г. контр.	Шыркоф Р.С.	3	30.08.19	1
Н. контр.	Харьков Д.Б.	4	30.08.19	1
Имя	Фамилия	Лист	Дата	Листов
Имя	Фамилия	Лист	Дата	Листов
с. Отраденское			Стация	Лист
Масштаб 1:2500			ХАРЬКОВ ПРОЕКТИРОВАНИЕ	

Согласовано

Взам инв №

Подп и дата

Инв № подл



Условные обозначения

Схема расположения листов

- существующий водопровод, чугун
- существующий водопровод, сталь
- существующий водопровод, ПЭ
- водопроводная колонка
- водопроводный колодец
- пожарный гидрант
- скважина
- водонапорная башня
- водоочистная станция
- насосная станция
- водоем
- лес
- сельскохозяйственные и промышленные предприятия
- кладбище
- памятник культуры
- перспективная водоочистная станция
- жилой дом

Изм.	Кол. чт.	Лист	№ док.	Подп.	Дата
Разраб.				Володин А.В.	30.08.19
Пров.				Кутейко В.В.	30.08.19
Г. Контр.				Вьюхов Р.С.	30.08.19
Н. контр.				Харьков Д.Б.	30.08.19
Чтв.				Караваев О.В.	

№ 2/ЕП/2019

Схема водоснабжения и водоотведения

с. Патрушево

Масштаб 1:2500

Стадия	Лист	Листов
	1	1

ХАРЬКОВ
ПРОЕКТИРОВАНИЕ

Формат А3