

Схема расположения листов



Условные обозначения

- |  |                                |  |   |
|--|--------------------------------|--|---|
|  | существующий водопровод, чугун |  | перспективный водопровод, ПЭ                    |
|  | существующий водопровод, сталь |  | перспективная водоочистная станция              |
|  | существующий водопровод, ПЭ    |  | водоём  |
|  | водопроводная колонка          |  | лес   |
|  | водопроводный колодец          |  | сельскохозяйственные и промышленные предприятия |
|  | пожарный гидрант               |  | кладбище  |
|  | скважина                       |  | жилой дом                                       |
|  | водонапорная башня             |  |   |
|  | водоочистная станция           |  |   |
|  | перспективная насосная станция |  |   |

№ 2/ЕП/2019					
Схема водоснабжения и водоотведения					
Изм.	Кол. ч.	Лист	№ док.	Подп.	Дата
Разраб.		Володин А.В.			30.08.19
Проб.		Кутейко В.В.			30.08.19
Т. Контр.		Вьюхов Р.С.			30.08.19
И. контр.		Харьков Д.В.			30.08.19
Итб.		Каравай В.В.			
		д. Андреевка		Стадия	Лист
		Масштаб 1:2500		2	2
Формат А2					

Согласовано	
Взам. инв. №	
Подп. и дата	
Инв. № подл.	



**Условные обозначения**

- |  |                                |  |   |
|--|--------------------------------|--|---|
|  | существующий водопровод, чугун |  | перспективный водопровод, ПЗ                    |
|  | существующий водопровод, сталь |  | перспективная водоочистная станция              |
|  | существующий водопровод, ПЗ    |  | водоём  |
|  | водопроводная колонка          |  | лес   |
|  | водопроводный колодец          |  | сельскохозяйственные и промышленные предприятия |
|  | пожарный гидрант               |  | кладбище  |
|  | скважина                       |  | жилой дом                                       |
|  | водонапорная дашня             |  |   |
|  | водоочистная станция           |  |   |
|  | перспективная насосная станция |  |   |

Схема расположения листов



№ 2/ЕП/2019					
Схема водоснабжения и водоотведения					
Изм.	Чел. у.	Лист	№ док.	Подп.	Дата
Разраб.	Володин А.В.				30.08.19
Проб.	Кутейко В.В.				30.08.19
Т. Контр.	Вьюхов Р.С.				30.08.19
Н. контр.	Харьков Д.Б.				30.08.19
Итв.	Каравачев О.В.				
д. Андреевка			Стадия	Лист	Листов
Масштаб 1:2500				1	2
ХАРЬКОВ ПРОЕКТИРОВАНИЕ					

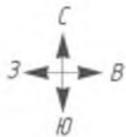
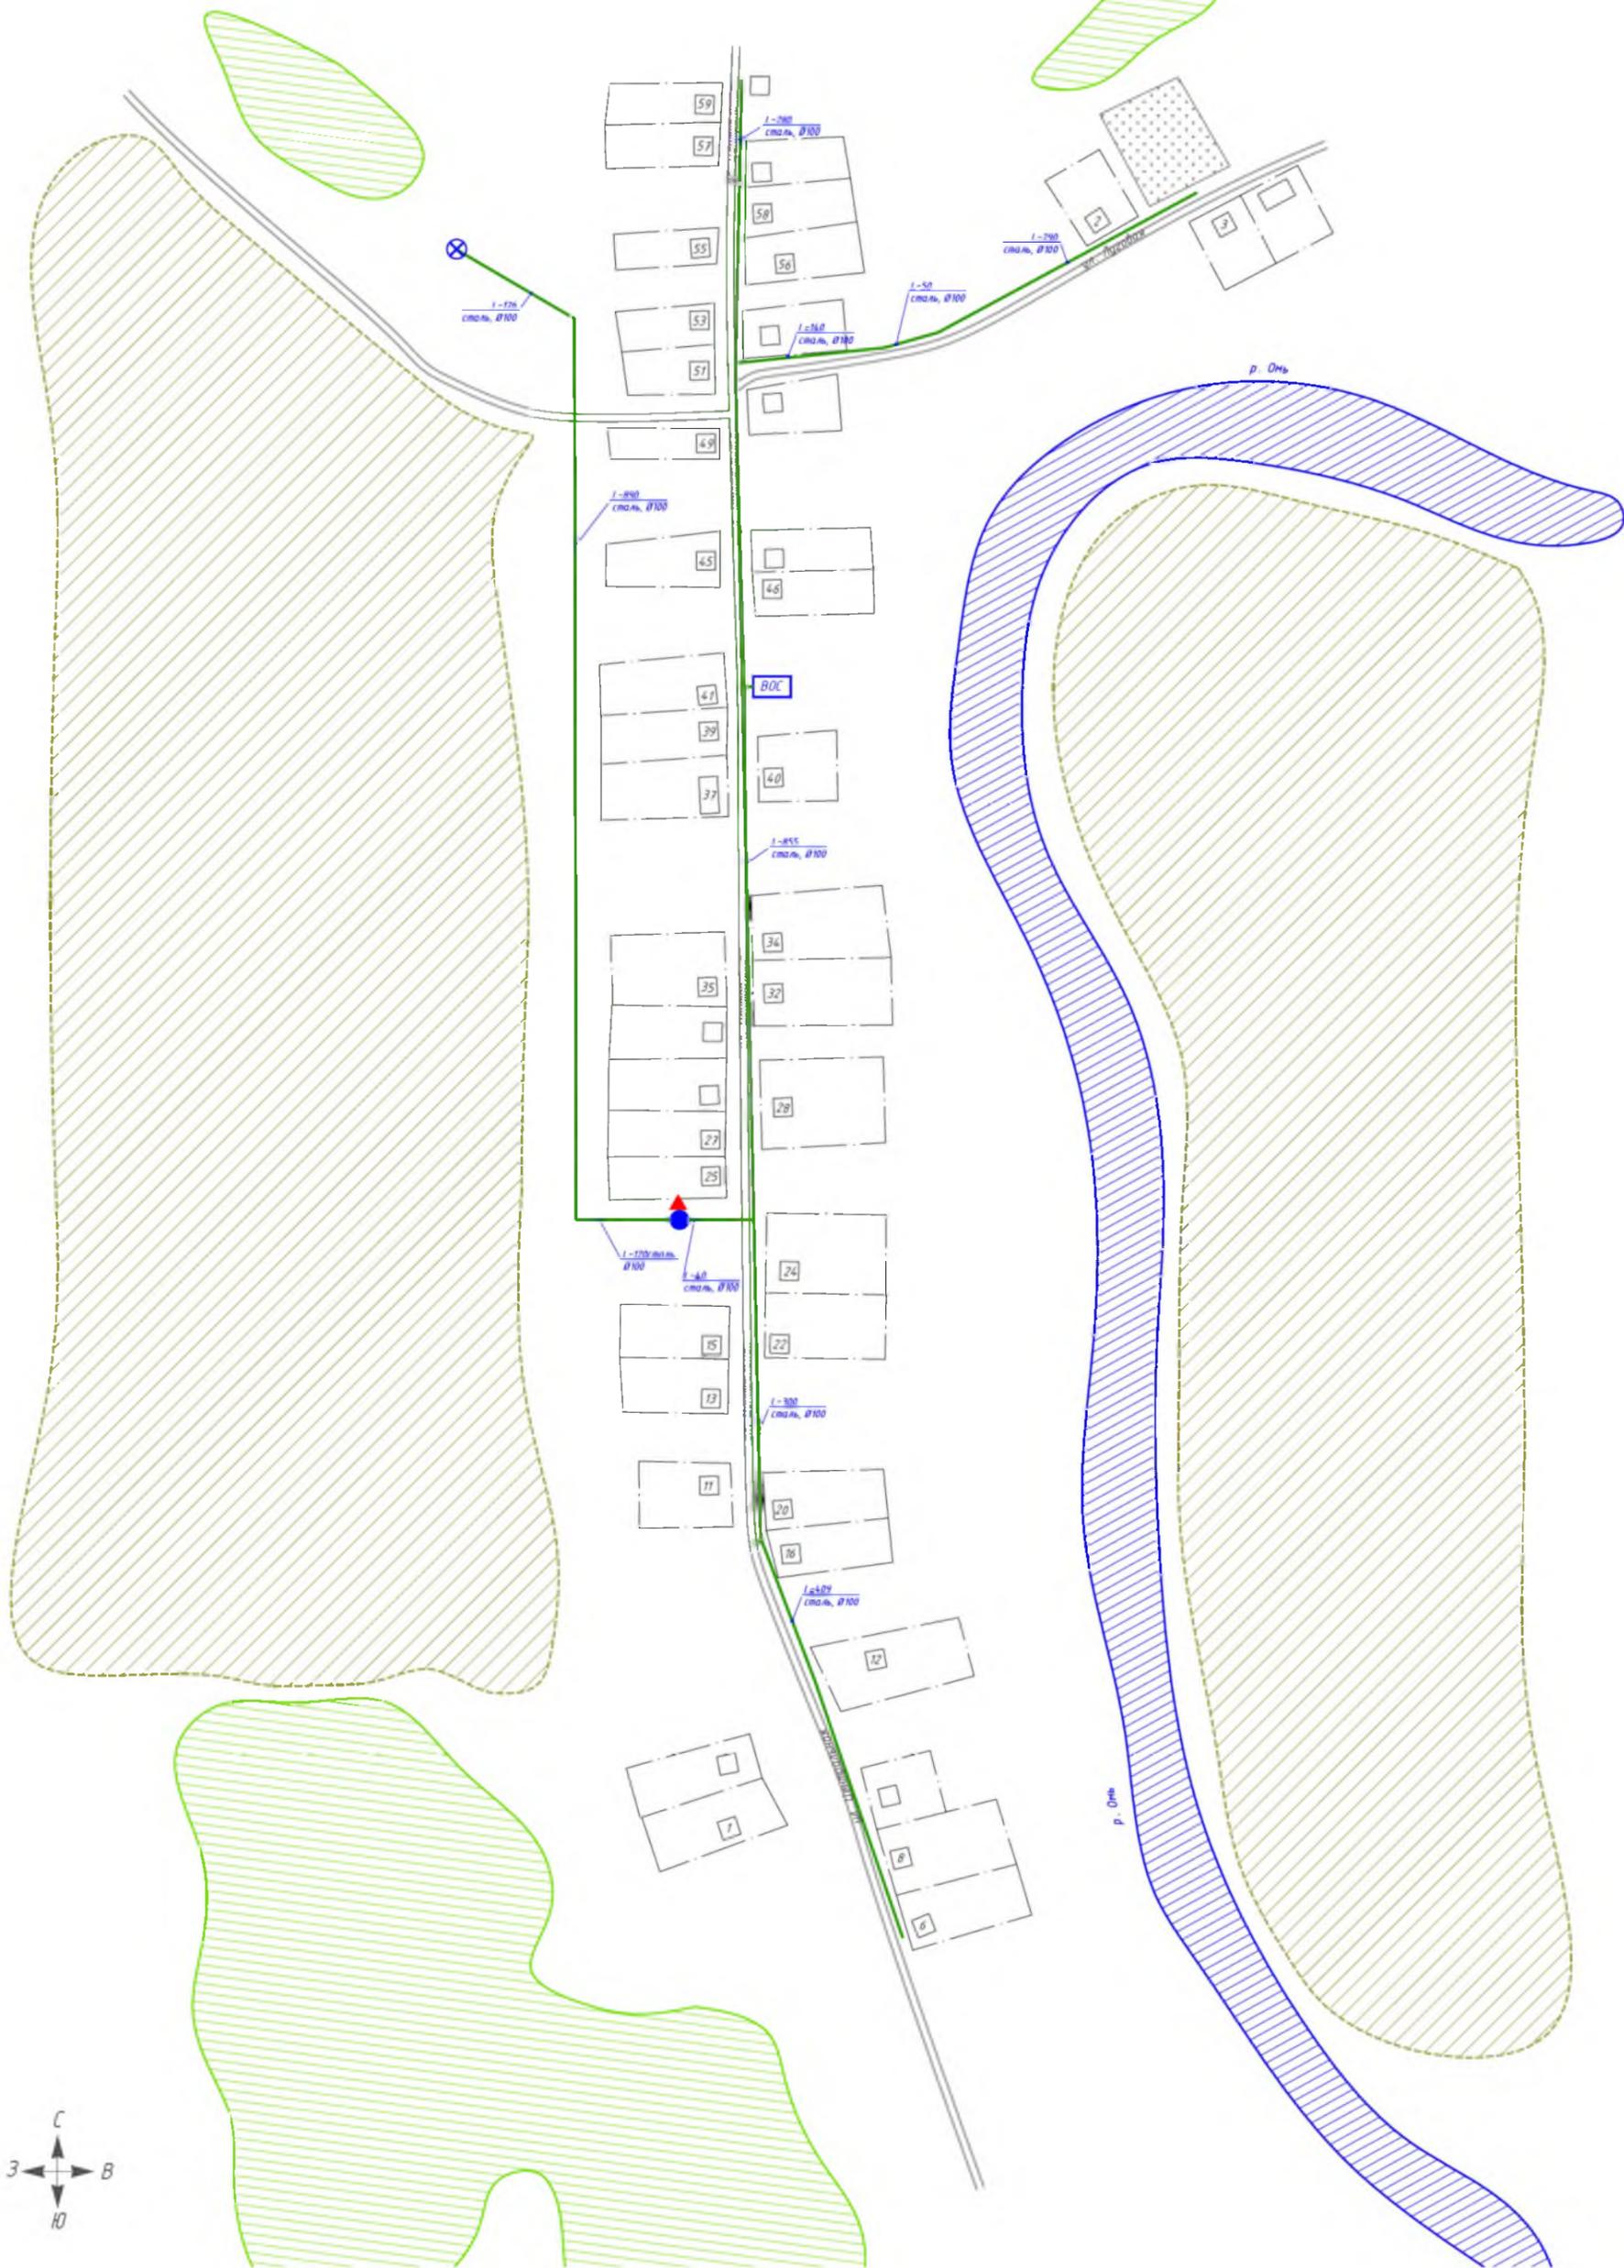


Схема расположения листов

Условные обозначения

- существующий водопровод, чугун
- существующий водопровод, сталь
- существующий водопровод, ПЭ
- водопроводная колонка
- водопроводный колодец
- пожарный гидрант
- скважина
- водонапорная башня
- водоочистная станция
- перспективная насосная станция
- перспективный водопровод, ПЭ
- перспективная водоочистная станция
- водоем
- лес
- сельскохозяйственные и промышленные предприятия
- кладбище
- жилой дом

Изм.	Кол. у.	Лист	№ док.	Подп.	Дата
Разраб.		Володин А.В.			30.08.19
Проб.		Кутейко В.В.			30.08.19
Т. Контр.		Зыжков Р.С.			30.08.19
Н. контр.		Харьков Д.Б.			30.08.19
Итв.		Каравайев О.В.			

№ 2/ЕП/2019

Схема водоснабжения и водоотведения

д. Елизаветинка

Стадия	Лист	Листов
	1	1

Масштаб 1:2500

**ХАРЬКОВ ПРОЕКТИРОВАНИЕ**  
 Формат А2

Э.Селасоана

Изд. №	Подп. и дата	Взам. инв. №

Согласовано  
 Инв. № подл.  
 Лист № док.  
 Взам. инв. №




- Условные обозначения**
- |                                |   |
|--------------------------------|---|
| существующий водопровод, чугун | перспективный водопровод, ПЭ                    |
| существующий водопровод, сталь | перспективная водоочистная станция              |
| существующий водопровод, ПЭ    | водоем  |
| водопроводная колонка          | лес   |
| водопроводный колодец          | сельскохозяйственные и промышленные предприятия |
| пожарный гидрант               | кладбище  |
| скважина                       | жилой дом                                       |
| водонапорная башня             |   |
| водоочистная станция           |   |
| перспективная насосная станция |   |

Схема расположения листов




№ 2/ЕП/2019					
Схема водоснабжения и водоотведения					
Изм.	Кол. ч.	Лист	№ док.	Подп.	Дата
Разраб.		Володин А.В.			30.08.19
Проб.		Кутейко В.В.			30.08.19
Т. Контр.		Вьюхов Р.С.			30.08.19
Н. контр.		Харьков Д.В.			30.08.19
Чтв.		Жарваев Д.В.			
д. Сергеевка					
Масштаб 1:2500					
Стадия		Лист	Листов		
1		1			
ХАРЬКОВ ПРОЕКТИРОВАНИЕ					
Формат А2					

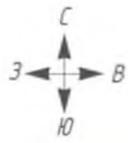


**Условные обозначения**

- |  |                                |  |   |
|--|--------------------------------|--|---|
|  | существующий водопровод, чугун |  | перспективный водопровод, ПЭ                    |
|  | существующий водопровод, сталь |  | перспективная водоочистная станция              |
|  | существующий водопровод, ПЭ    |  | водоем  |
|  | водопроводная колонка          |  | лес   |
|  | водопроводный колодец          |  | сельскохозяйственные и промышленные предприятия |
|  | пожарный гидрант               |  | кладбище  |
|  | скважина                       |  | жилой дом                                       |
|  | водонапорная башня             |  |   |
|  | водоочистная станция           |  |   |
|  | перспективная насосная станция |  |   |

**Схема расположения листов**

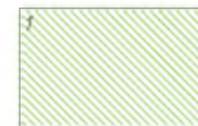


№ 2/ЕП/2019					
Схема водоснабжения и водоотведения					
Изм.	Кол. ч.	Лист	№ док.	Подп.	Дата
Разраб.		Володин А.В.			30.08.19
Проб.		Кутейко В.В.			30.08.19
Г. Контр.		Вьюхов Р.С.			30.08.19
Н. контр.		Харьков Д.Е.			30.08.19
Чтв.		Жаровлев О.В.			
п. Чугурманский			Стадия	Лист	Листов
Масштаб 1:2500				1	1
ХАРЬКОВ ПРОЕКТИРОВАНИЕ					

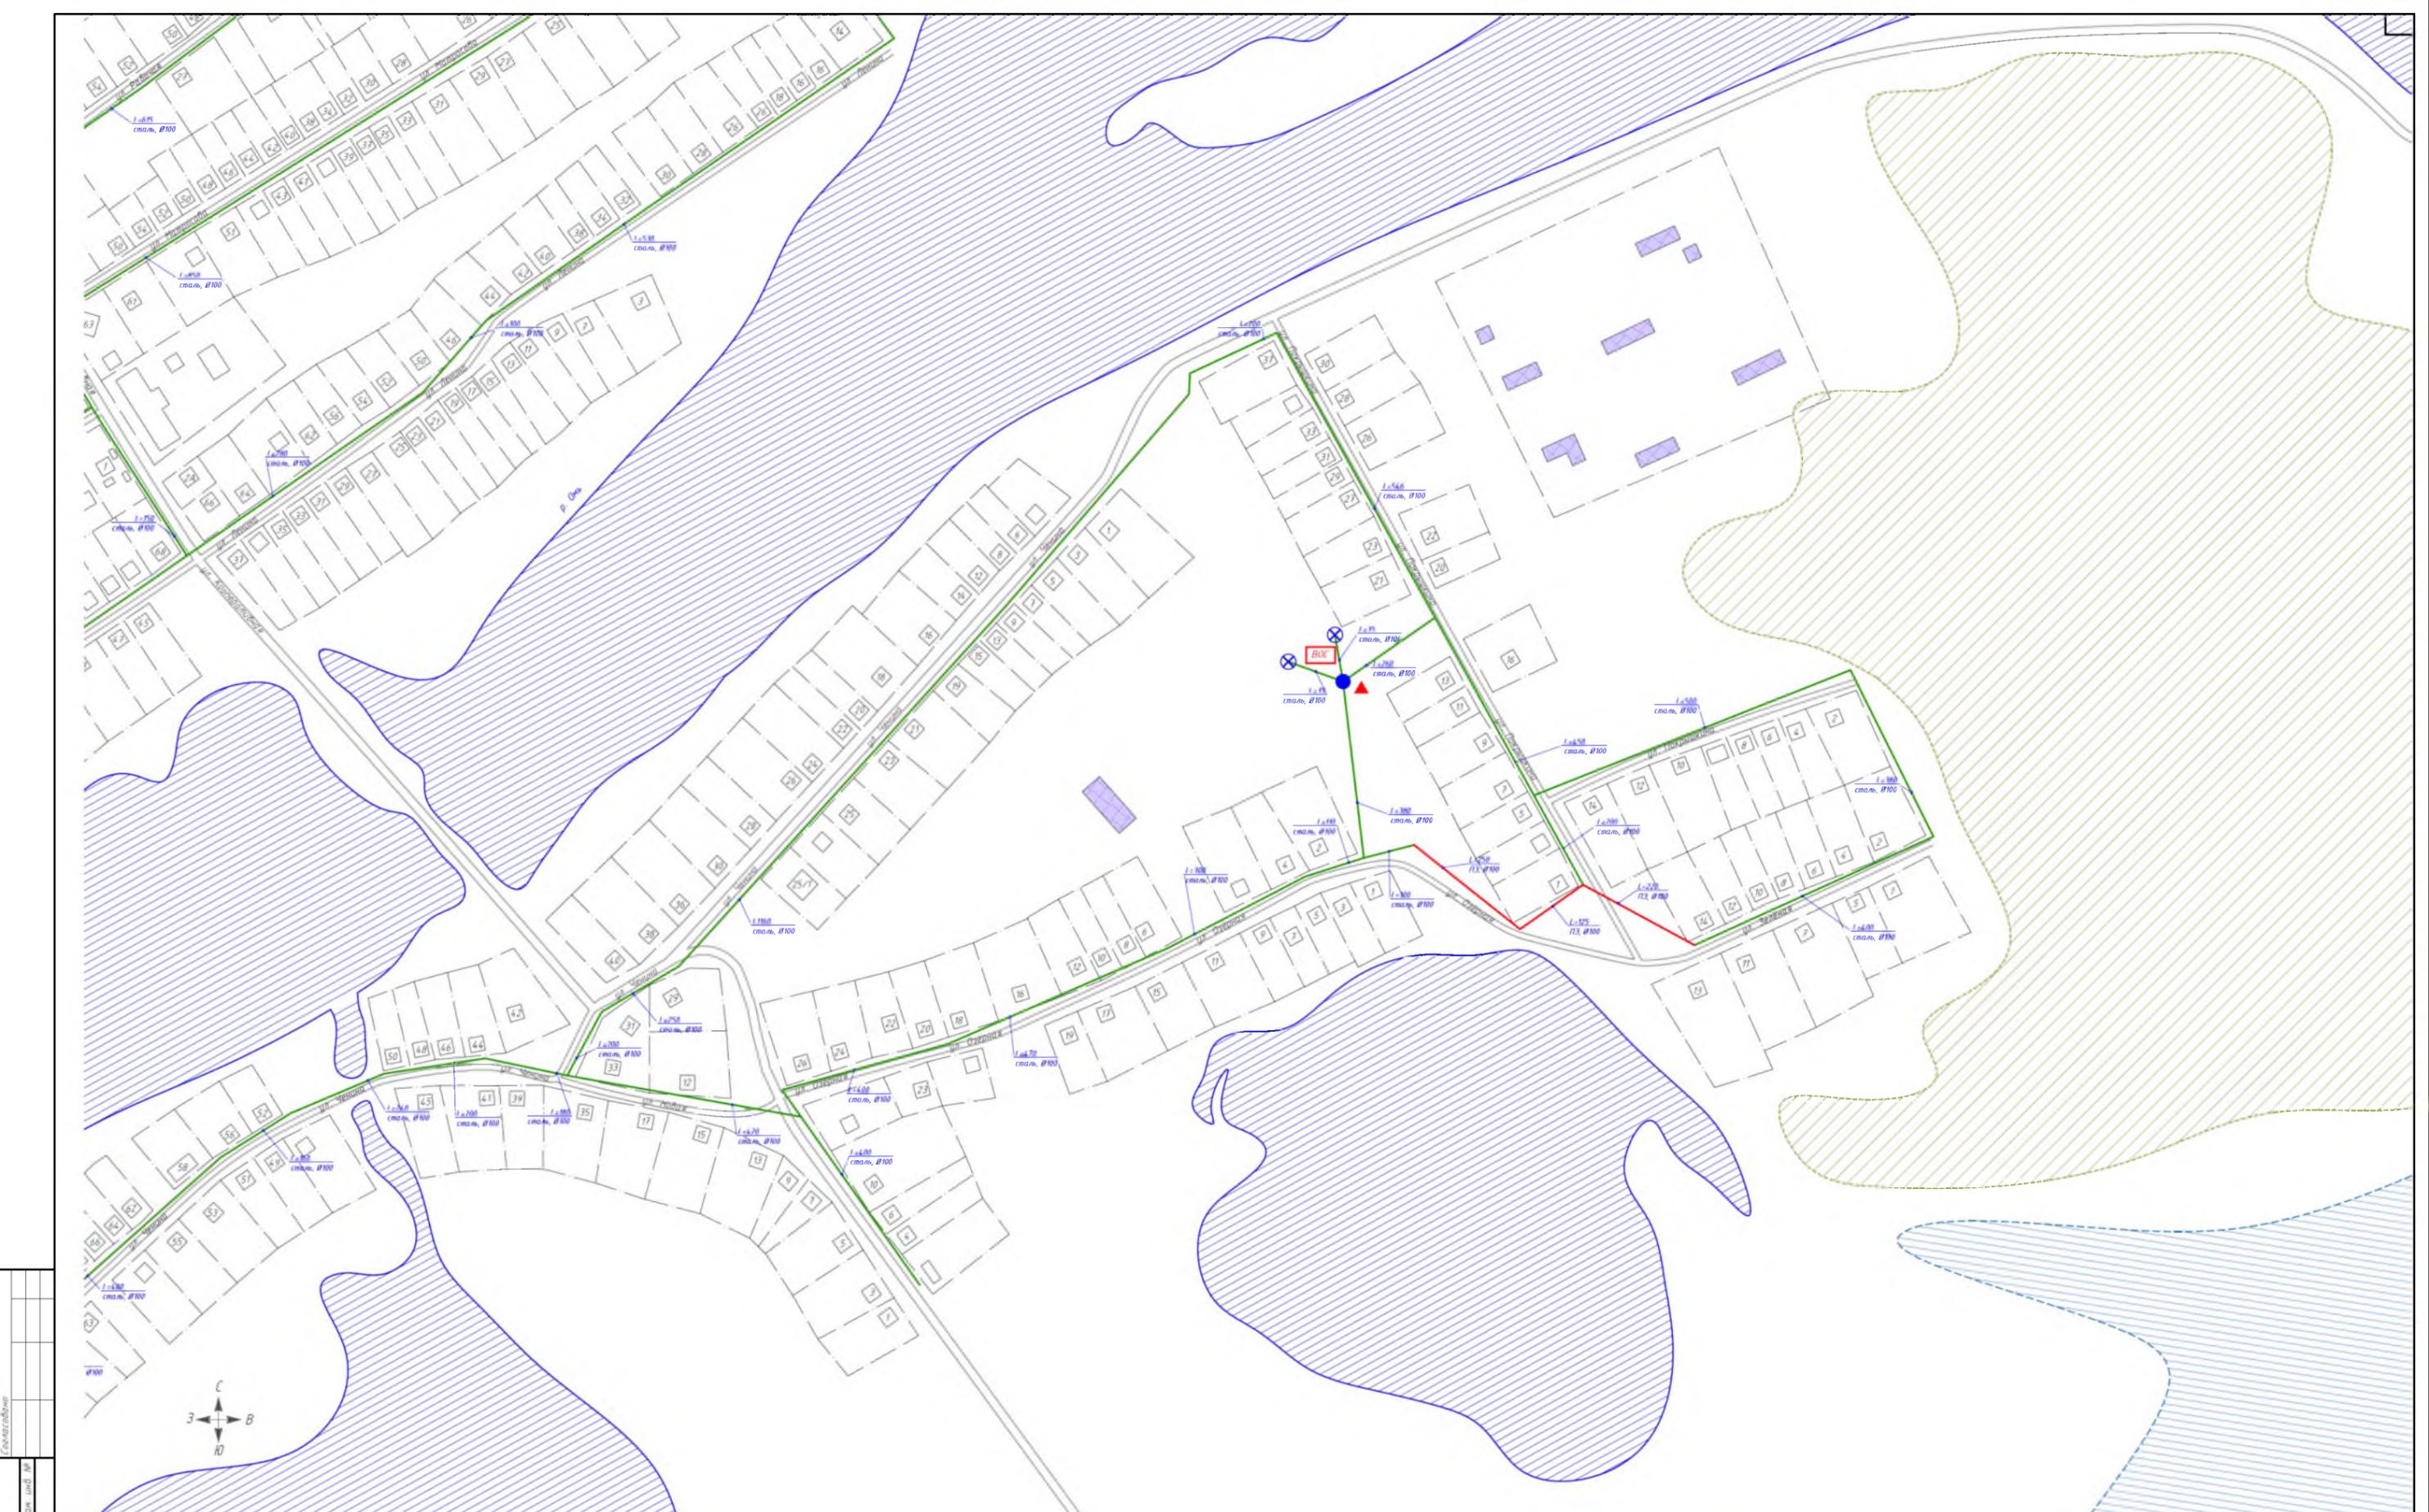

- Условные обозначения**
- существующий водопровод, чугун
  - существующий водопровод, сталь
  - перспективный водопровод, ПЗ
  - водопроводная колонка
  - ⊙ водопроводный колодец
  - ⊗ пожарный гидрант
  - ⊕ скважина
  - водонапорная башня
  - ВОС водоочистная станция
  - ▲ перспективная насосная станция
  - перспективный водопровод, ПЗ
  - ВОС перспективная водоочистная станция
  - водоем
  - лес
  - сельскохозяйственные и промышленные предприятия
  - кладбище
  - жилой дом

Схема расположения листов

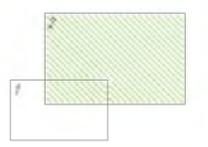


№ 2/ЕП/2019			
Схема водоснабжения и водоотведения			
Имя	Фамилия	Должность	Дата
Резиди	Владимир А.В.	Инженер	08.08.19
Проект	Кутяков В.В.	Инженер	08.08.19
Т. Констр.	Ольхов Р.С.	Инженер	08.08.19
Н. контр.	Харьков Д.П.	Инженер	08.08.19
Имя	Фамилия	Должность	Дата
Имя	Фамилия	Должность	Дата
с. Чашково		Лист	Листов
Масштаб 1:2500		2	2
ХАРЬКОВ ПРОЕКТИРОВАНИЕ		Формат А1	



**Условные обозначения**

- |  |                                |  |   |
|--|--------------------------------|--|---|
|  | существующий водопровод, чугун |  | перспективный водопровод, ПЭ                    |
|  | существующий водопровод, сталь |  | перспективная водоочистная станция              |
|  | существующий водопровод, ПЭ    |  | водоём  |
|  | водопроводная колонка          |  | лес   |
|  | водопроводный колодец          |  | сельскохозяйственные и промышленные предприятия |
|  | пожарный гидрант               |  | кладбище  |
|  | скважина                       |  | жилой дом                                       |
|  | водонапорная башня             |  |   |
|  | водоочистная станция           |  |   |
|  | перспективная насосная станция |  |   |

Схема расположения листов

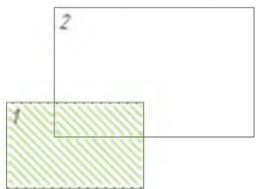


№ 2/ЕП/2019				
Схема водоснабжения и водоотведения				
Изм.	Кол. ч.	Лист	№ док.	Подп.
Разраб.	Володин А.В.			30.08.19
Проб.	Кутейко В.В.			30.08.19
Г. Контр.	Вьюхов Р.С.			30.08.19
Н. контр.	Харьков Д.Б.			30.08.19
Чтв.	Жаровцев О.В.			
с. Ушково			Стадия	Лист
Масштаб 1:2500				Листов
1				2
ХАРЬКОВ ПРОЕКТИРОВАНИЕ			Формат А2	




- Условные обозначения**
- существующий водопровод, чугун
  - существующий водопровод, сталь
  - существующий водопровод, ПЗ
  - водопроводная колонка
  - водопроводный колодец
  - пожарный гидрант
  - скважина
  - водонапорная башня
  - водоочистная станция
  - перспективная насосная станция
  - перспективный водопровод, ПЗ
  - перспективная водоочистная станция
  - водоем
  - лес
  - сельскохозяйственные и промышленные предприятия
  - кладбище
  - жилой дом

Схема расположения листов

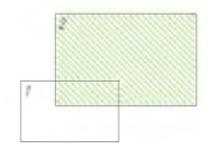

№ 2/ЕП/2019					
Схема водоснабжения и водоотведения					
с. Чунаково				Стадия	Лист
Масштаб 1:2500				2	2
ХАРЬКОВ ПРОЕКТИРВАНІЕ				Формат А1	


Изм.	Кто в.	Лист	№ док.	Подпись	Дата
Р.проб.	Владан А.В.				30.08.19
Г. контр.	Вьюхов Р.С.				30.08.19
Н. контр.	Харьков Л.Б.				30.08.19

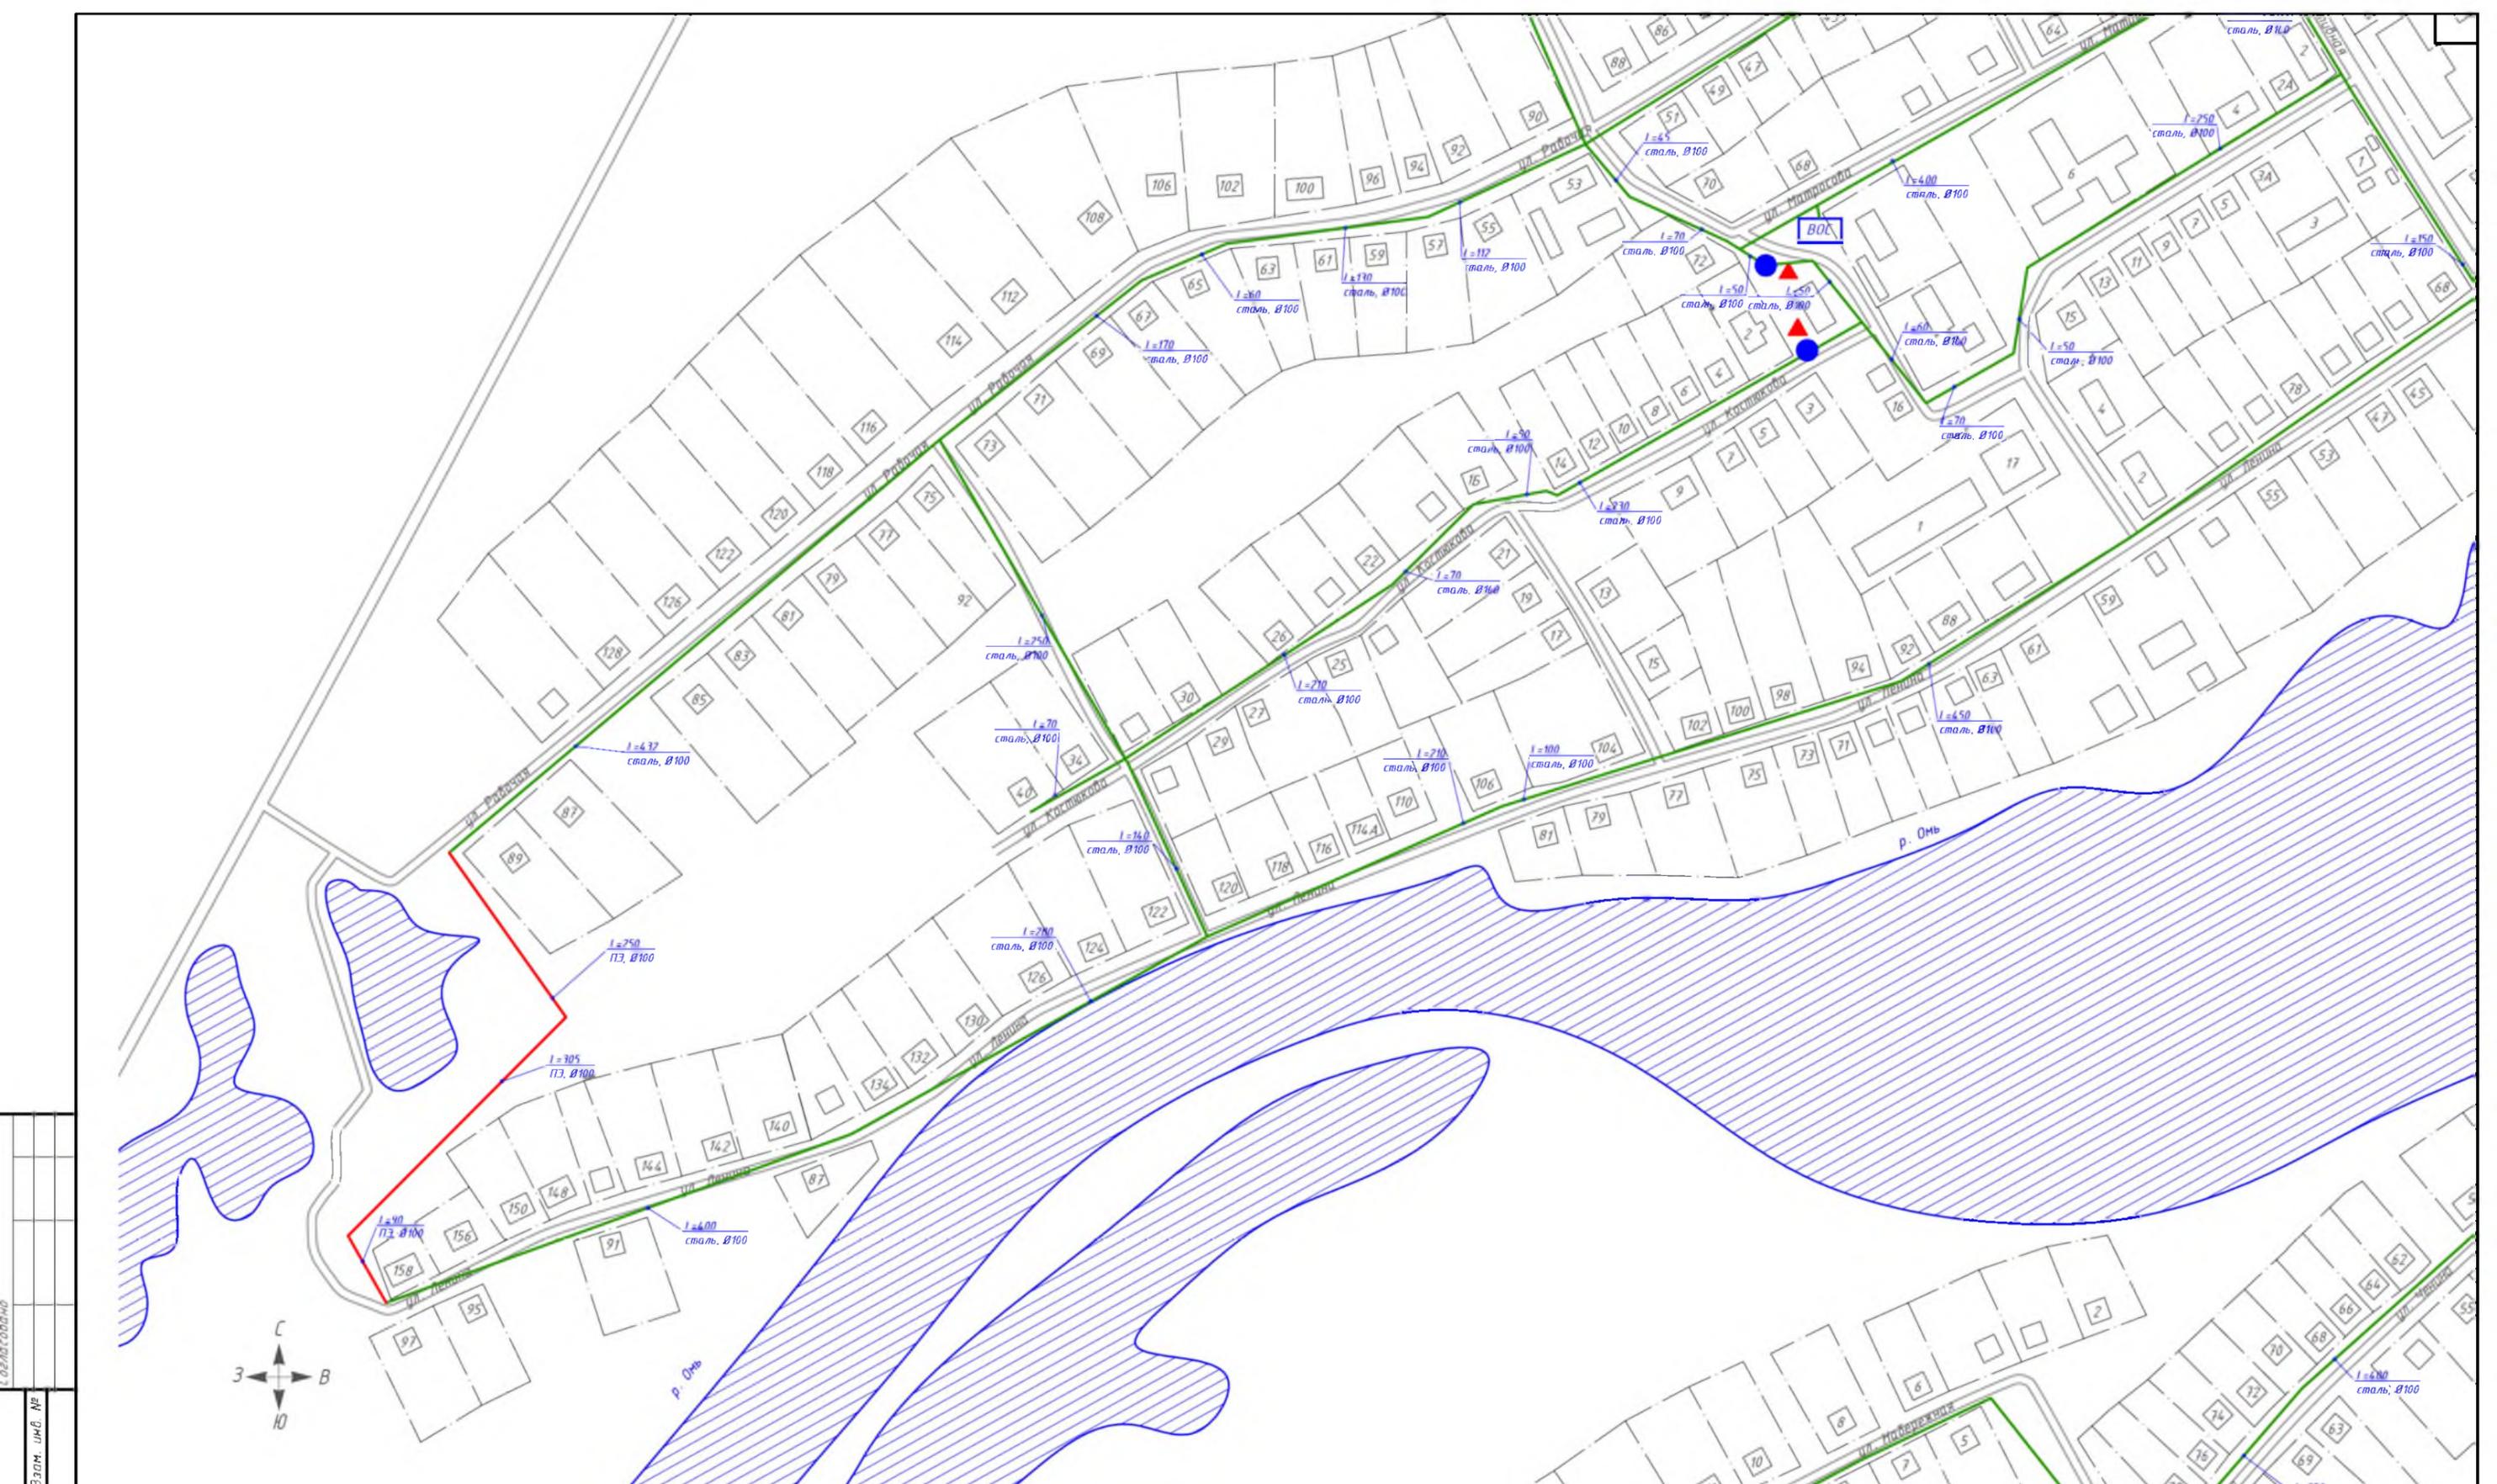

**Условные обозначения**

- |  |                                |  |   |
|--|--------------------------------|--|---|
|  | существующий водопровод, чугун |  | перспективный водопровод, ПЗ                    |
|  | существующий водопровод, сталь |  | перспективная водоочистная станция              |
|  | существующий водопровод, ПЗ    |  | водоем  |
|  | водопроводная колонка          |  | лес   |
|  | водопроводный колодец          |  | сельскохозяйственные и промышленные предприятия |
|  | пожарный гидрант               |  | кладбище  |
|  | скважина                       |  | жилой дом                                       |
|  | водонапорная башня             |  |   |
|  | водоочистная станция           |  |   |
|  | перспективная насосная станция |  |   |

Схема расположения листов

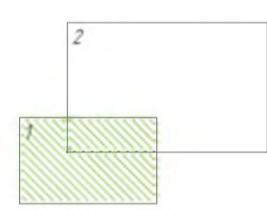

№ 2/ЕП/2019				
Схема водоснабжения и водоотведения				
с. Чумаково				
Масштаб 1:2500				
Изм.	Кол. ч.	Лист № док.	Подп.	Дата
Разраб.		Володин А.В.		30.08.19
Проб.		Кутейко В.В.		30.08.19
Т. Контр.		Вьюхов Р.С.		30.08.19
Н. контр.		Харьков Д.Б.		30.08.19
Итв.		Карабаев О.В.		
Стадия	Лист	Листов		
	1	2		
			<b>ХАРЬКОВ ПРОЕКТИРОВАНИЕ</b>	
Формат А2				